



PERFIL LONGITUDINAL 1/2  
ESCALA: H:1:2000 V:1:200 (A1)  
H:1:4000 V:1:400 (A3)

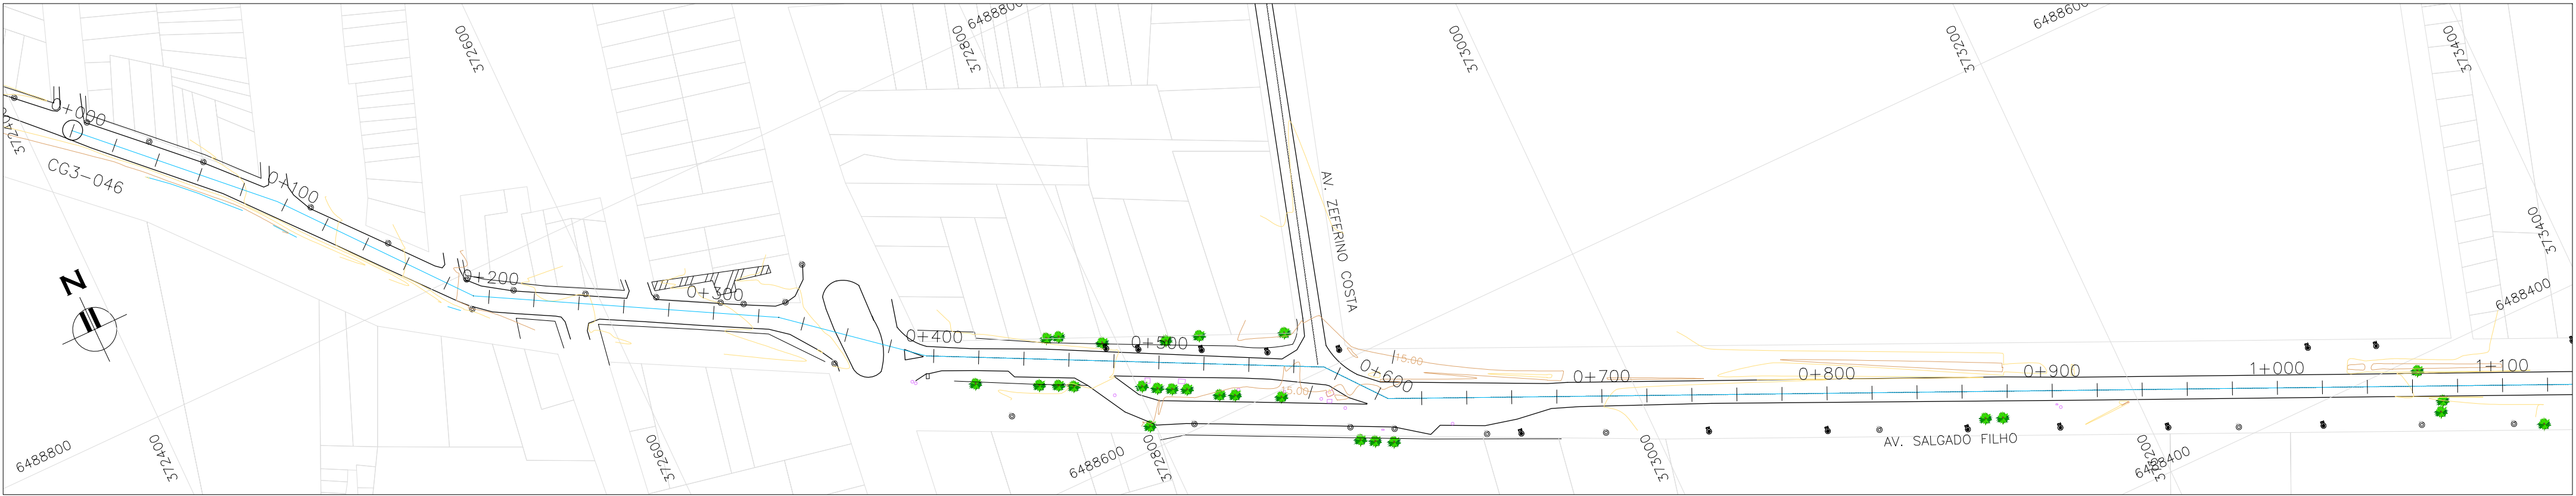

PLANTA BAIXA 1/2  
ESCALA: 1:2000 (A1)  
1:4000 (A3)

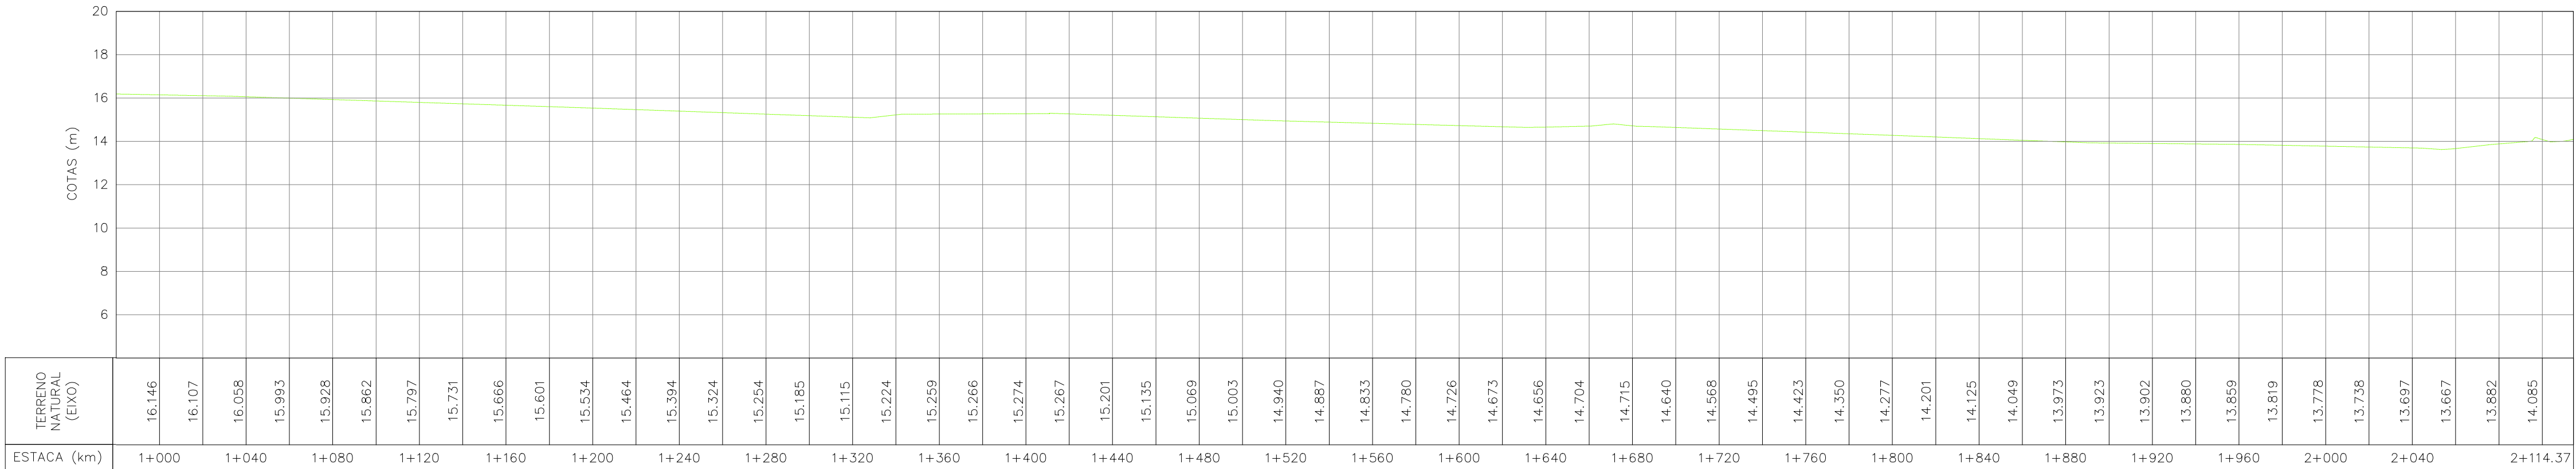

PERFIL LONGITUDINAL 2/2  
ESCALA: H:1:2000 V:1:200 (A1)  
H:1:4000 V:1:400 (A3)



PLANTA BAIXA 2/2  
ESCALA: 1:2000 (A1)  
1:4000 (A3)

- NOTAS:
- 1- LEVANTAMENTO PLANIALTIMÉTRICO REALIZADO PELA ENGEPLUS ENGENHARIA E CONSULTORIA LTDA. EM AGOSTO/2014.
  - 2- LEVANTAMENTO REALIZADO ATRAVÉS DE ESTAÇÃO TOTAL MODELO MCA NIKON FOCUS 6.
  - 3- REFERÊNCIA DE NÍVEL MARCO 1965J - ALTITUDE ORTOMÉTRICA 19,6510m

LEGENDA:

PLANTA

- CURVAS DE NÍVEL
- BORDO DA RUA
- ALINHAMENTO
- ÁRVORE
- POSTE DE CONCRETO
- POSTE DE MADEIRA

PERFIL

- TERRENO

01 COMPLEMENTAÇÃO DA TOPOGRAFIA NO TRECHO PROLONGADO		Carlos B.	Luiz Carlos	Luiz Carlos	04/09/2013
0 EMISSÃO INICIAL		Carlos B.	Luiz Carlos	Luiz Carlos	18/08/2014
REVISÃO	DESCRIÇÃO	DESENHO	VERIFICAÇÃO	APROVAÇÃO	DATA
DIREITOS AUTORAIS RESERVADOS CONFORME TERMOS CONTRATUAIS. PROIBIDA A REPRODUÇÃO TOTAL OU PARCIAL, DESSE DESENHO SEM O EXPRESSO CONSENTIMENTO DO PROPRIETÁRIO.					
CLIENTE					
IDENTIFICAÇÃO DO PROJETO					
PROJETO EXECUTIVO PARA REDE COLETORA EM SETE VIAS DO BAIRRO TRÊS VENDAS - PELOTAS/RS					
CLIENTE		TÍTULO DO DESENHO			
NOME DO CLIENTE		LEVANTAMENTO TOPOGRÁFICO			
RESPONSÁVEL TÉCNICO		AV. SALGADO FILHO			
LUIZ CARLOS KRAMER CAMPOS (CRA 41.007)		PLANTA BAIXA E PERFIL LONGITUDINAL			
CÓDIGO	ESCALA	NOME DO ARQUIVO	DATA	NÚMERO DO CLIENTE	
EG0185-D-SFO-TOP-01	INDICADA	EG0185-D-SFO-TOP-01-01.dwg	08/2014	SFO-TOP-01	