





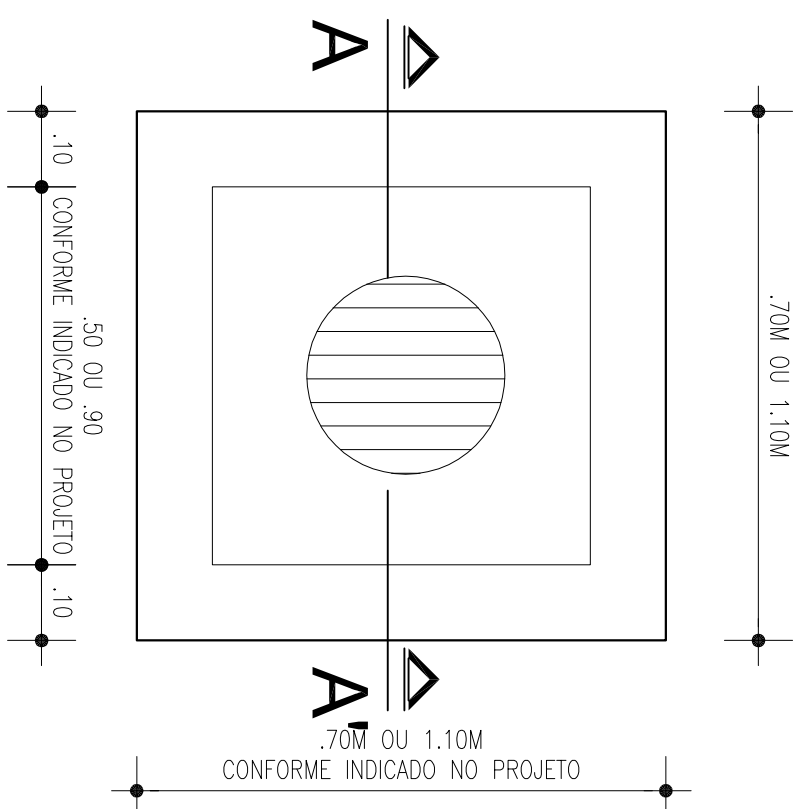


PLANTA BAIXA

DETALHE PADRÃO CAIXAS DE BRITA
ESCALA 1:10

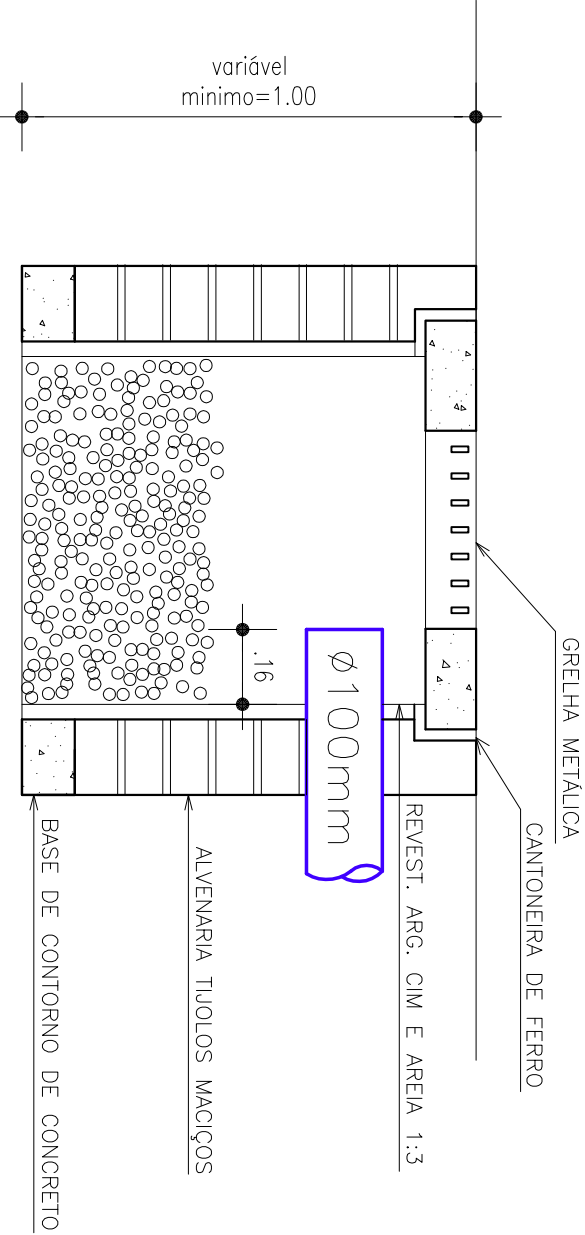


CORTE A-A'

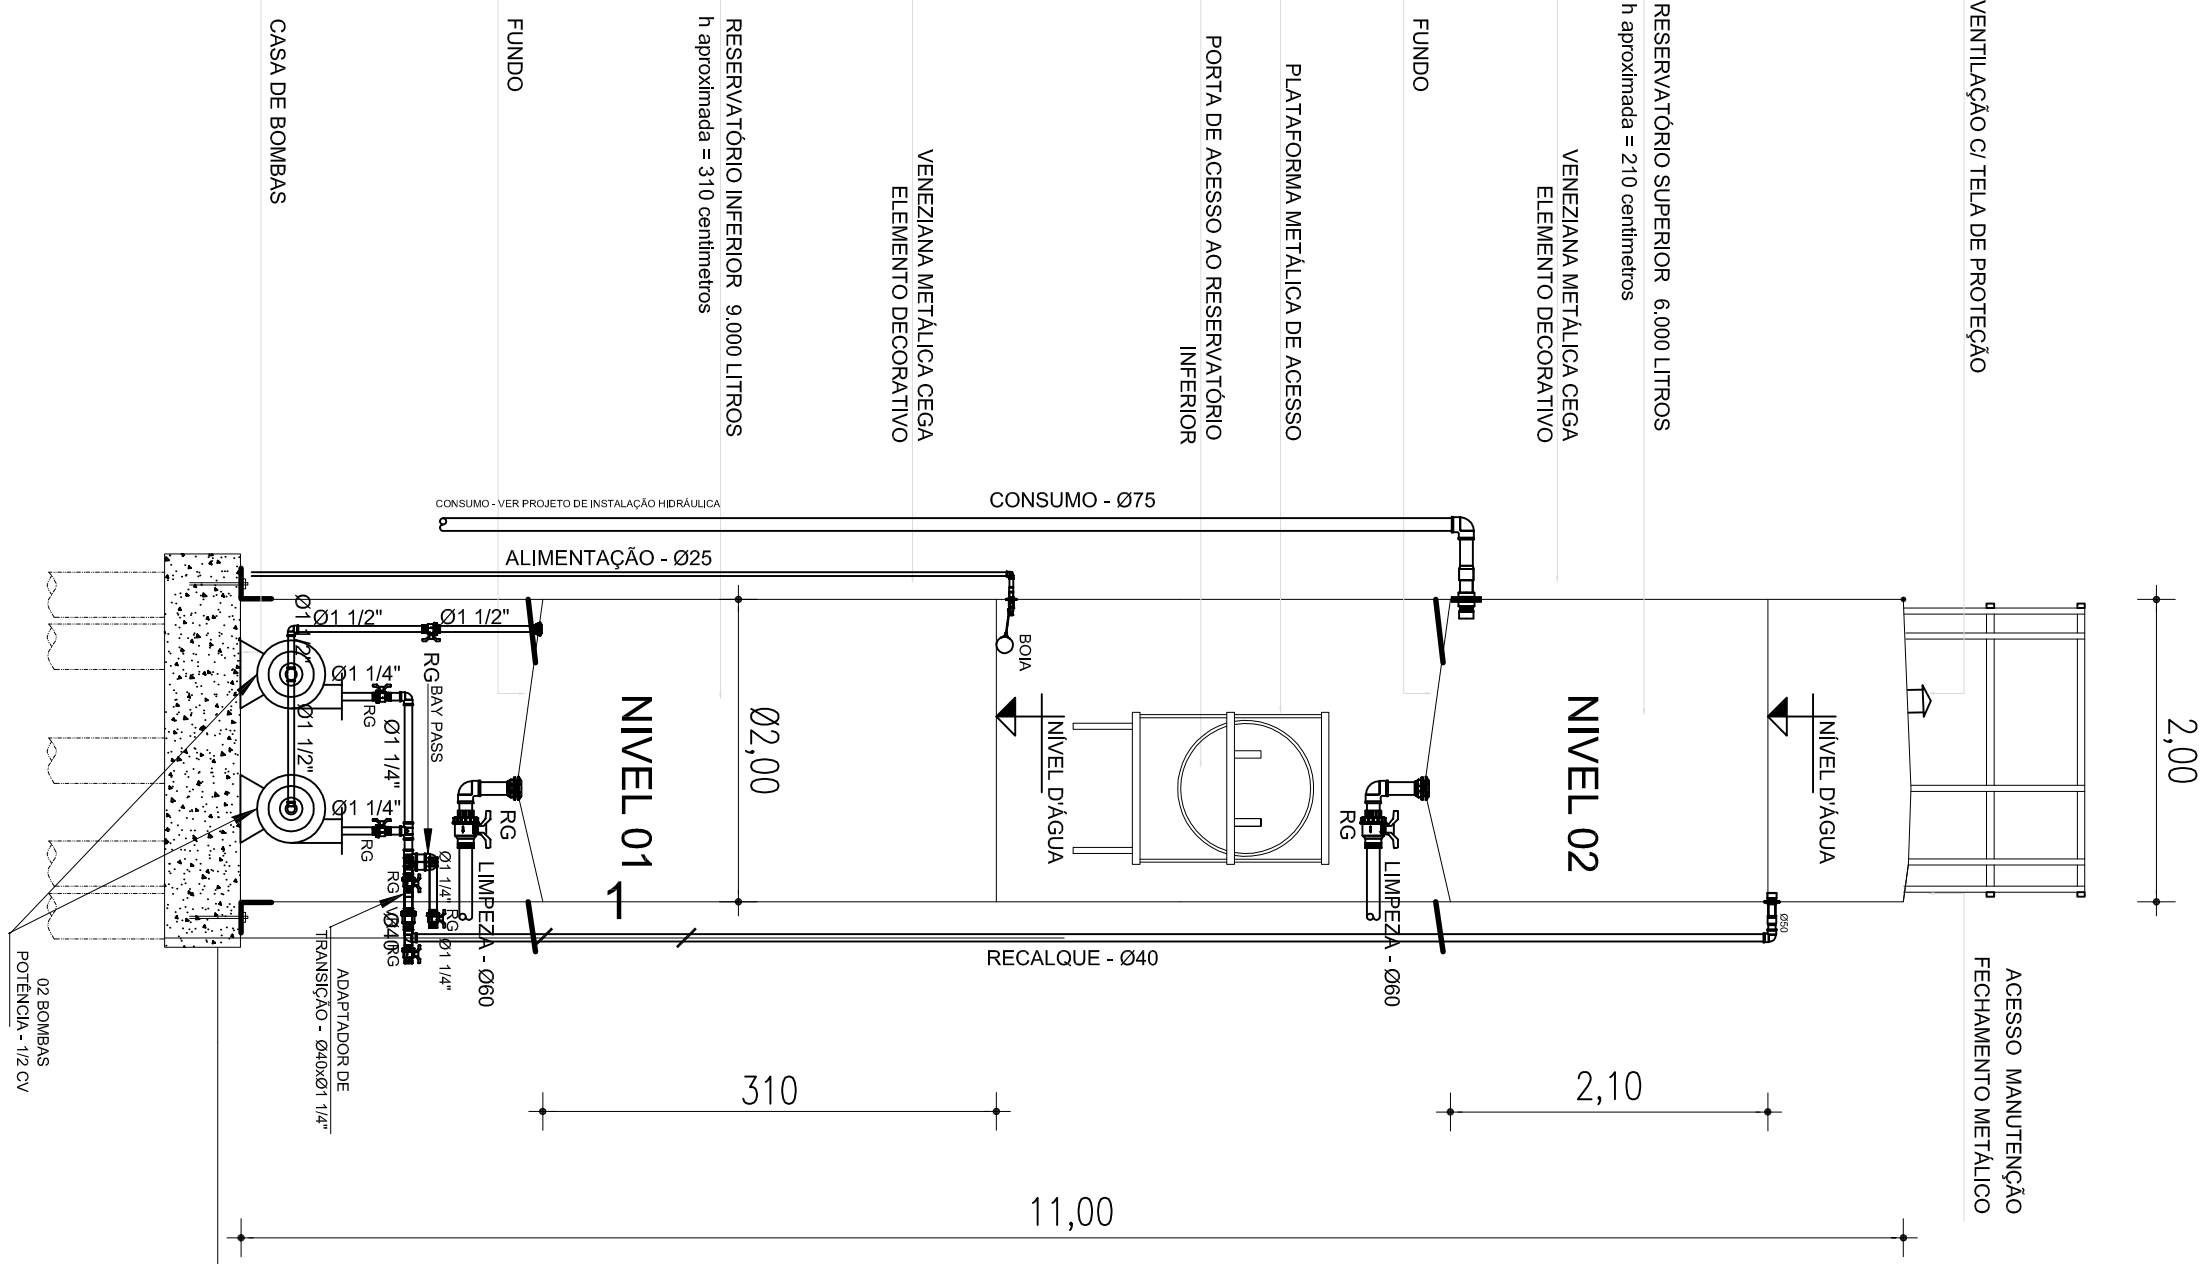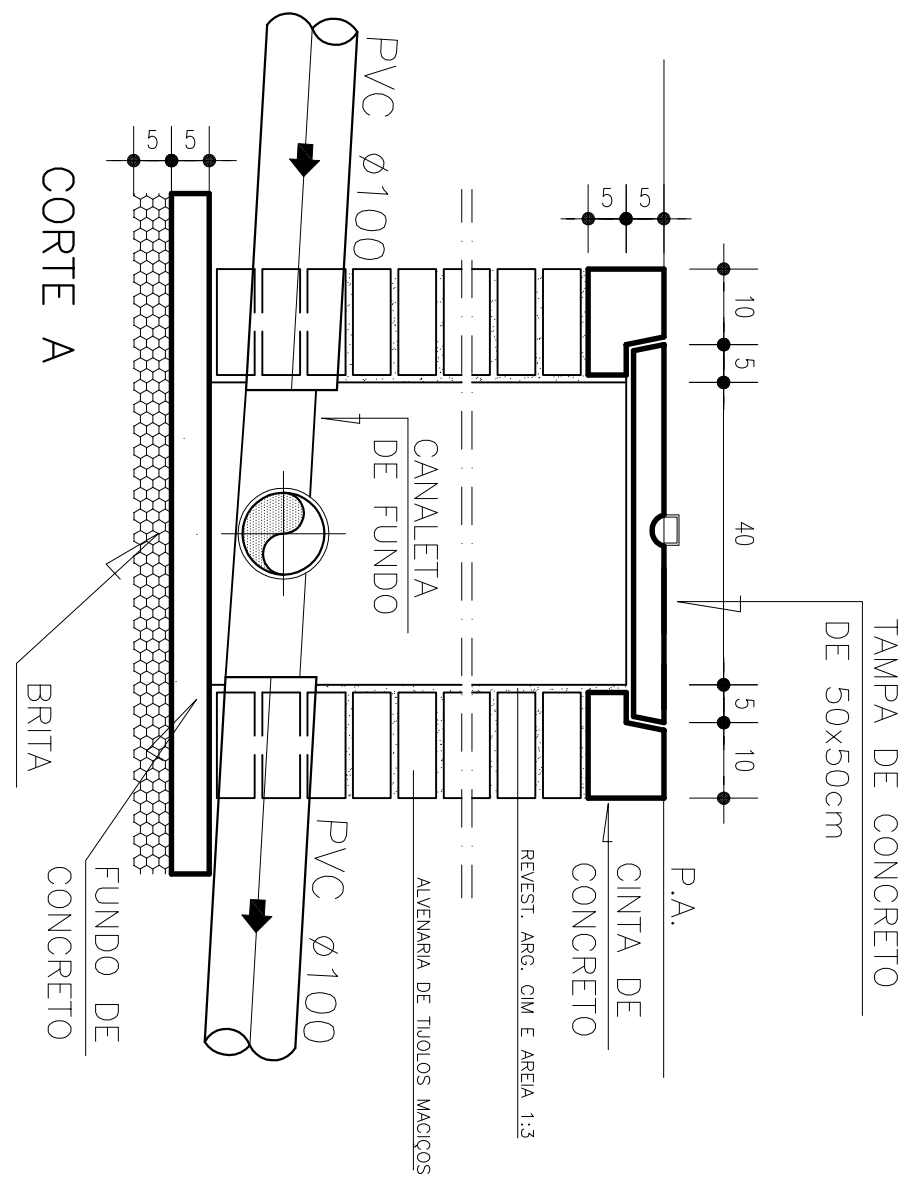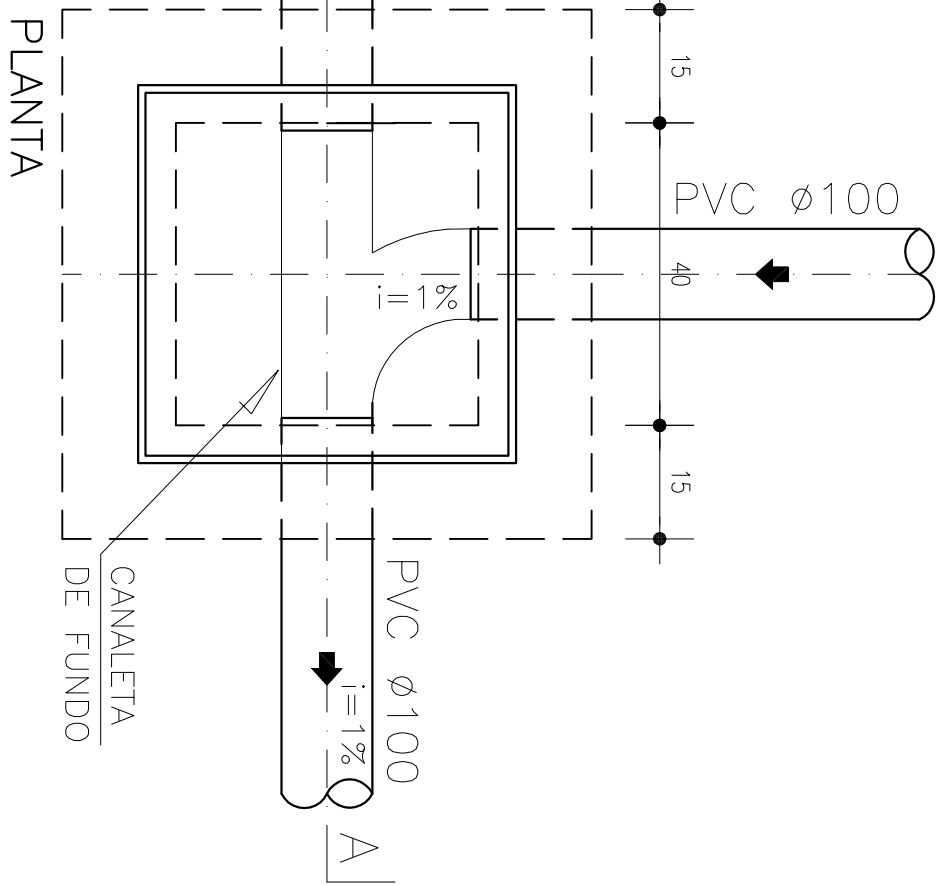


DETALHE RESERVATÓRIO METÁLICO
ESCALA 1:50




DETALHE SUMIDOURO
ESCALA 1:50

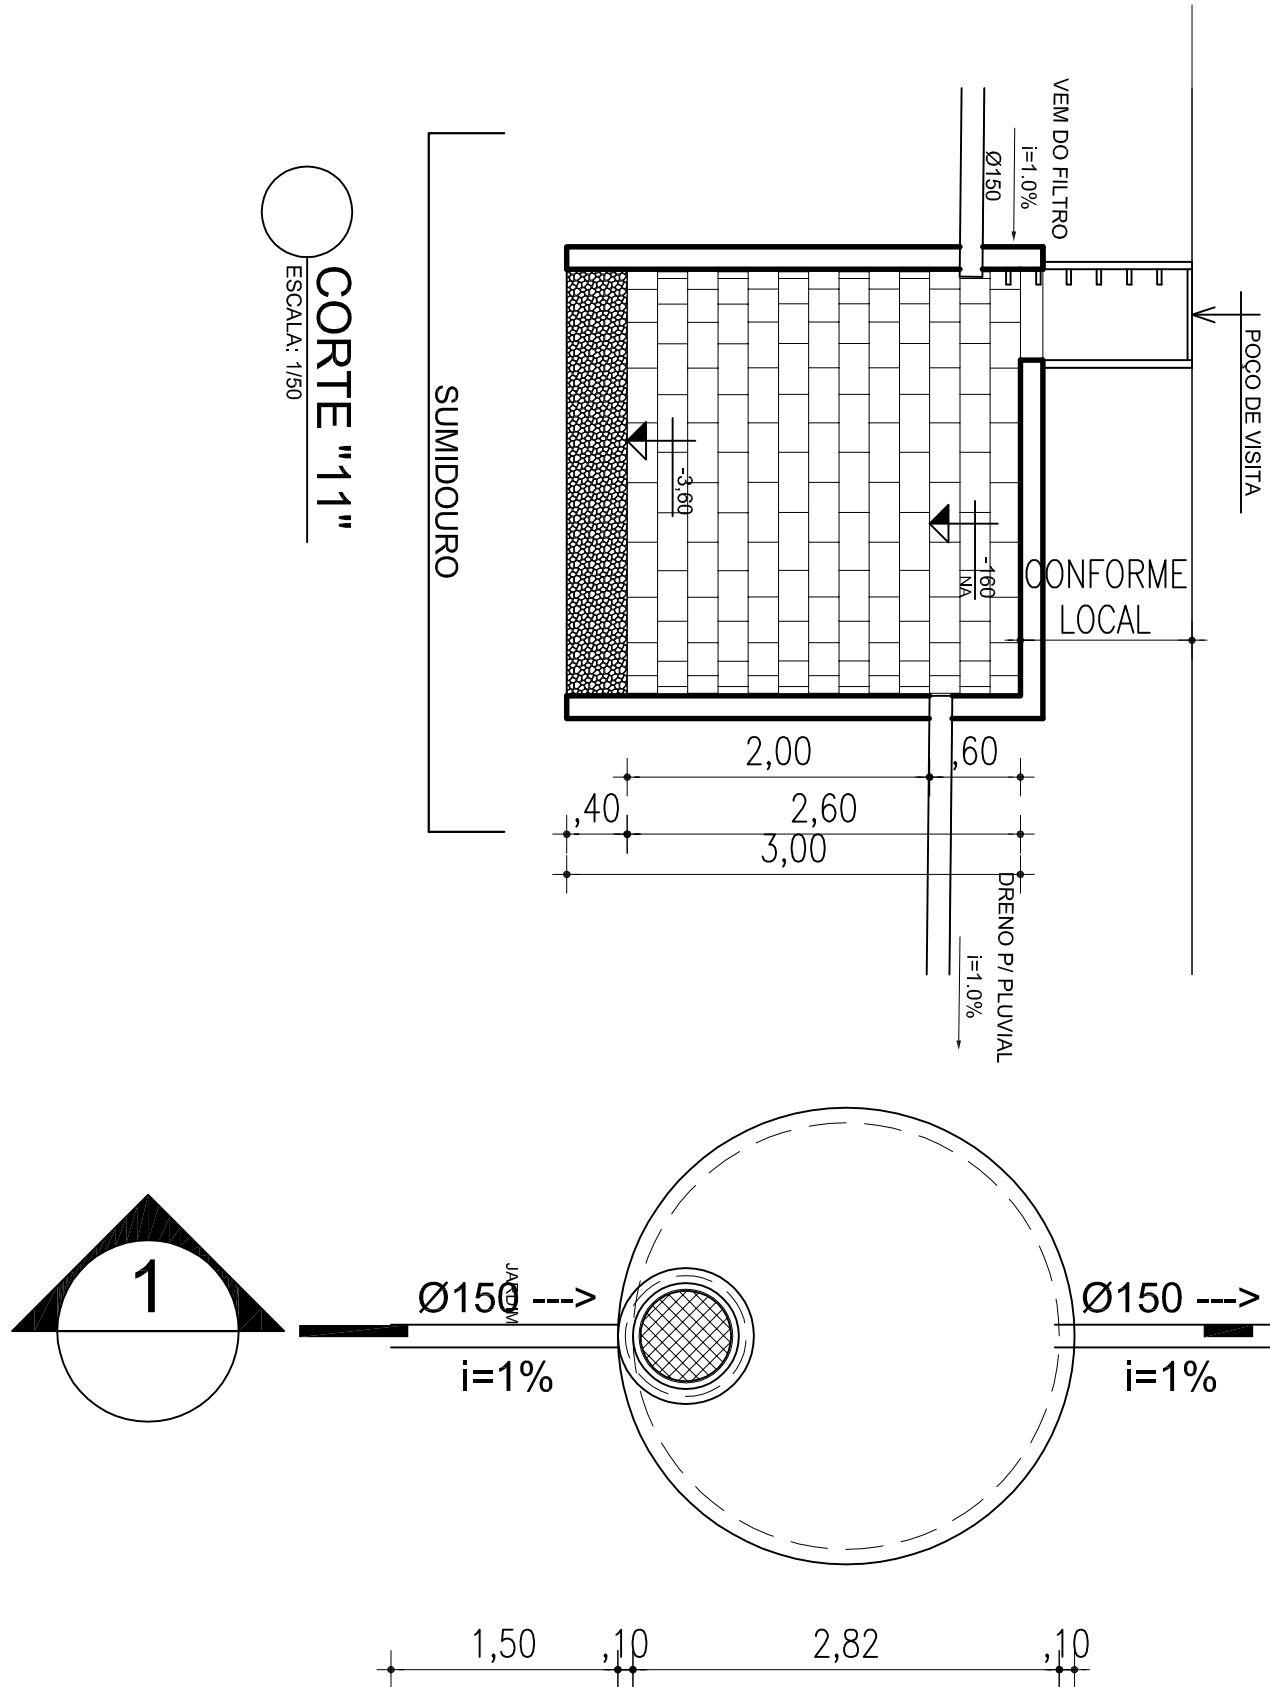

DETALHE PADRÃO - ENTRADAS E SAÍDAS DAS CAIXAS DE INSPEÇÃO
ESCALA: 1/10

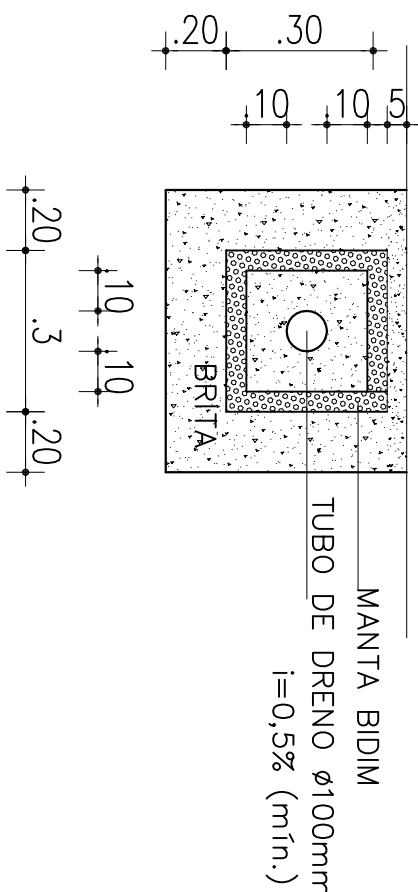

DETALHE EM CORTE — DRENO FRANCES
escala 1/25

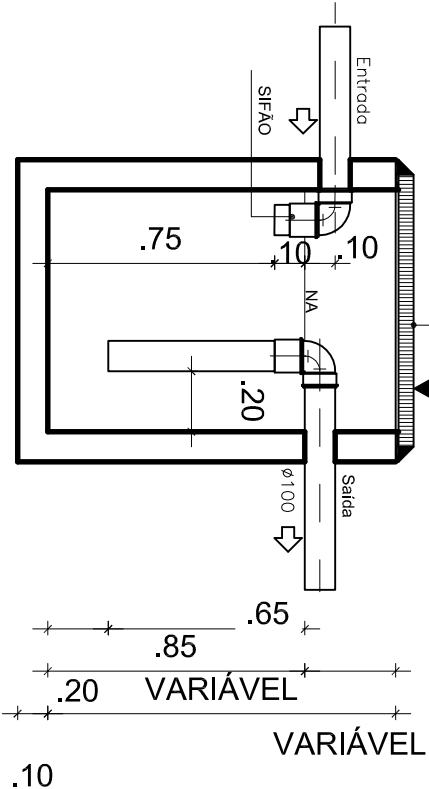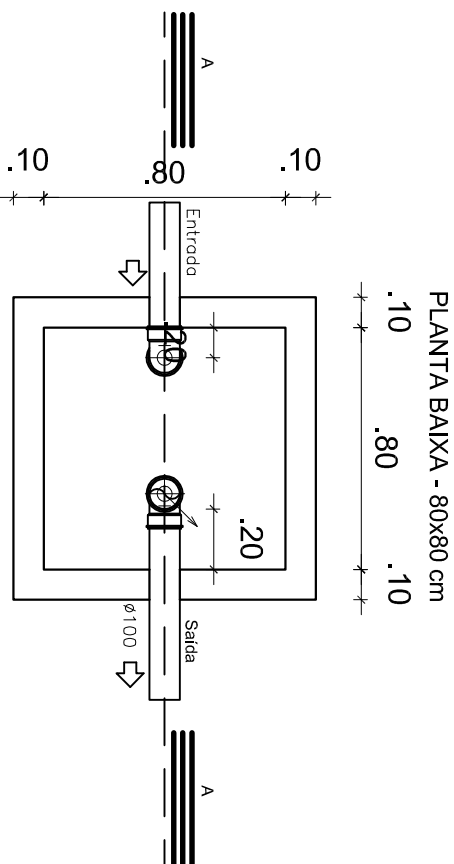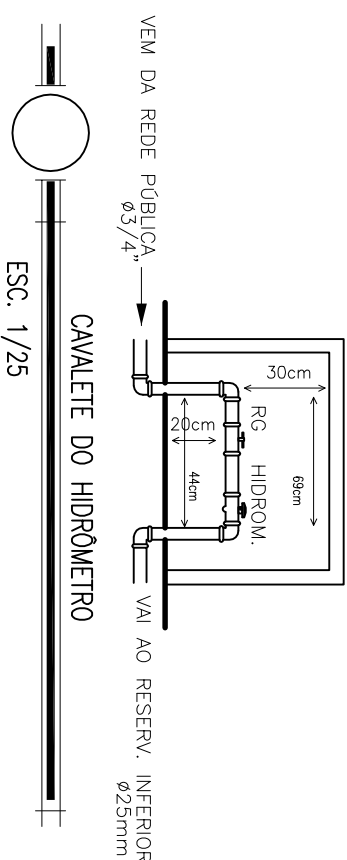

CAIXA DE GORDURA ESPECIAL (CGE) E DE SABÃO (CSS)
ESCALA 1:25

REVISÃO	DATA	RESPONSÁVEL	OBSERVAÇÃO
PREFEITURA MUNICIPAL DE PELOTAS SECRETARIA MUNICIPAL DA EDUCAÇÃO DEPARTAMENTO DE PLANEJAMENTO E ENGENHARIA			
E. I. ÉRICO VERISSIMO			
SECRETÁRIO MUNICIPAL DA EDUCAÇÃO			
PROJETO:			
PROJETO HIDROSSANITÁRIO			
ENGENHEIRO:			
Rua Darcy Vargas s/n - NAVEGANTES			
CONTEÚDO:			
DETALHES			
LOCAL E DATA:			
Pelotas, OUTUBRO de 2014.			
ESCALA:			
INDICADA			