



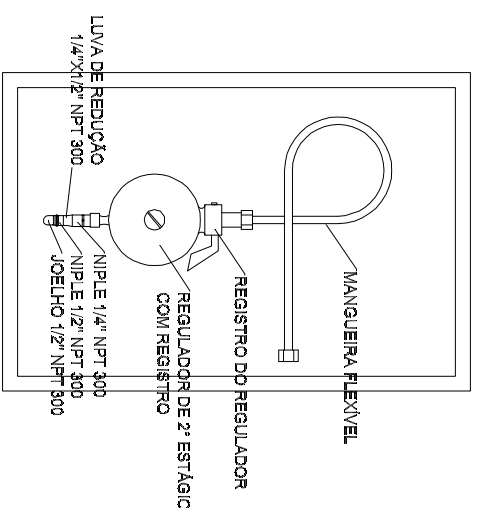


REGULADOR DE 2º ESTÁGIO

INSTALADOS NAS PAREDES PRÓXIMAS AOS PONTOS DE CONSUMO

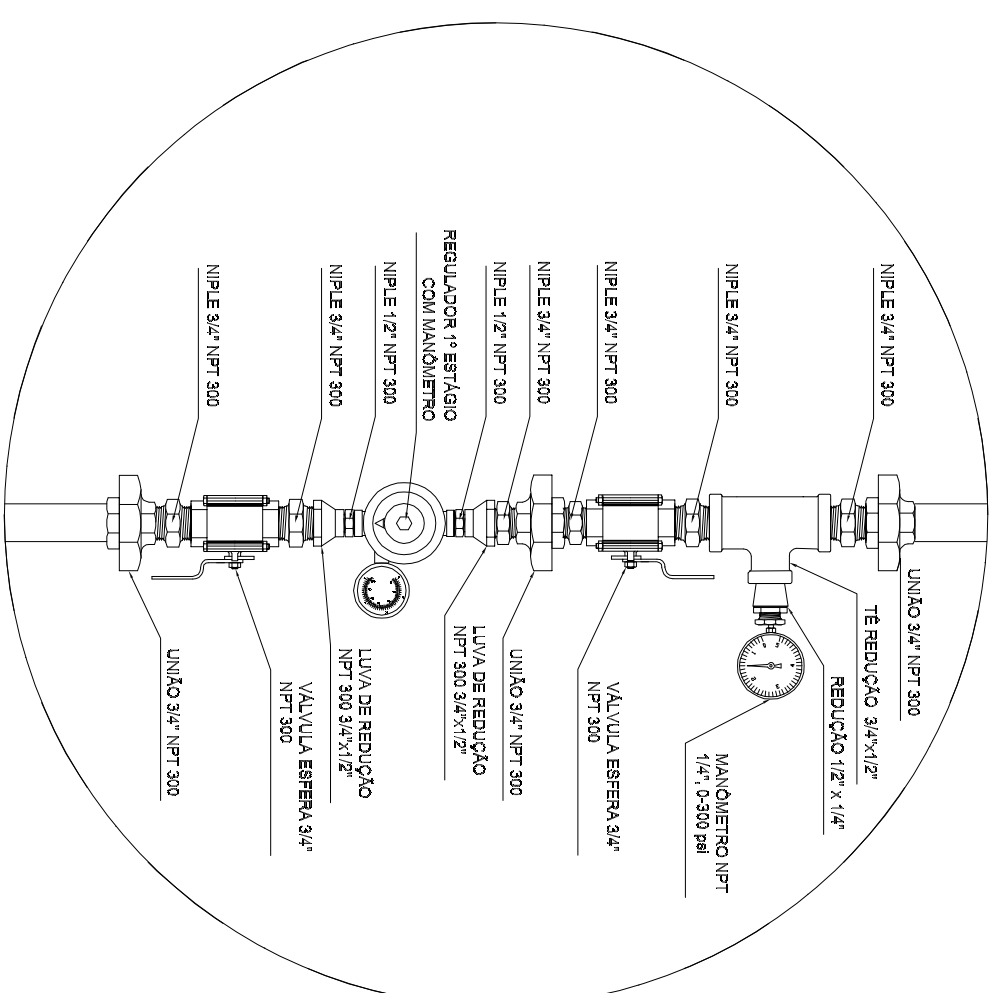


REGULADOR DE 1º ESTÁGIO

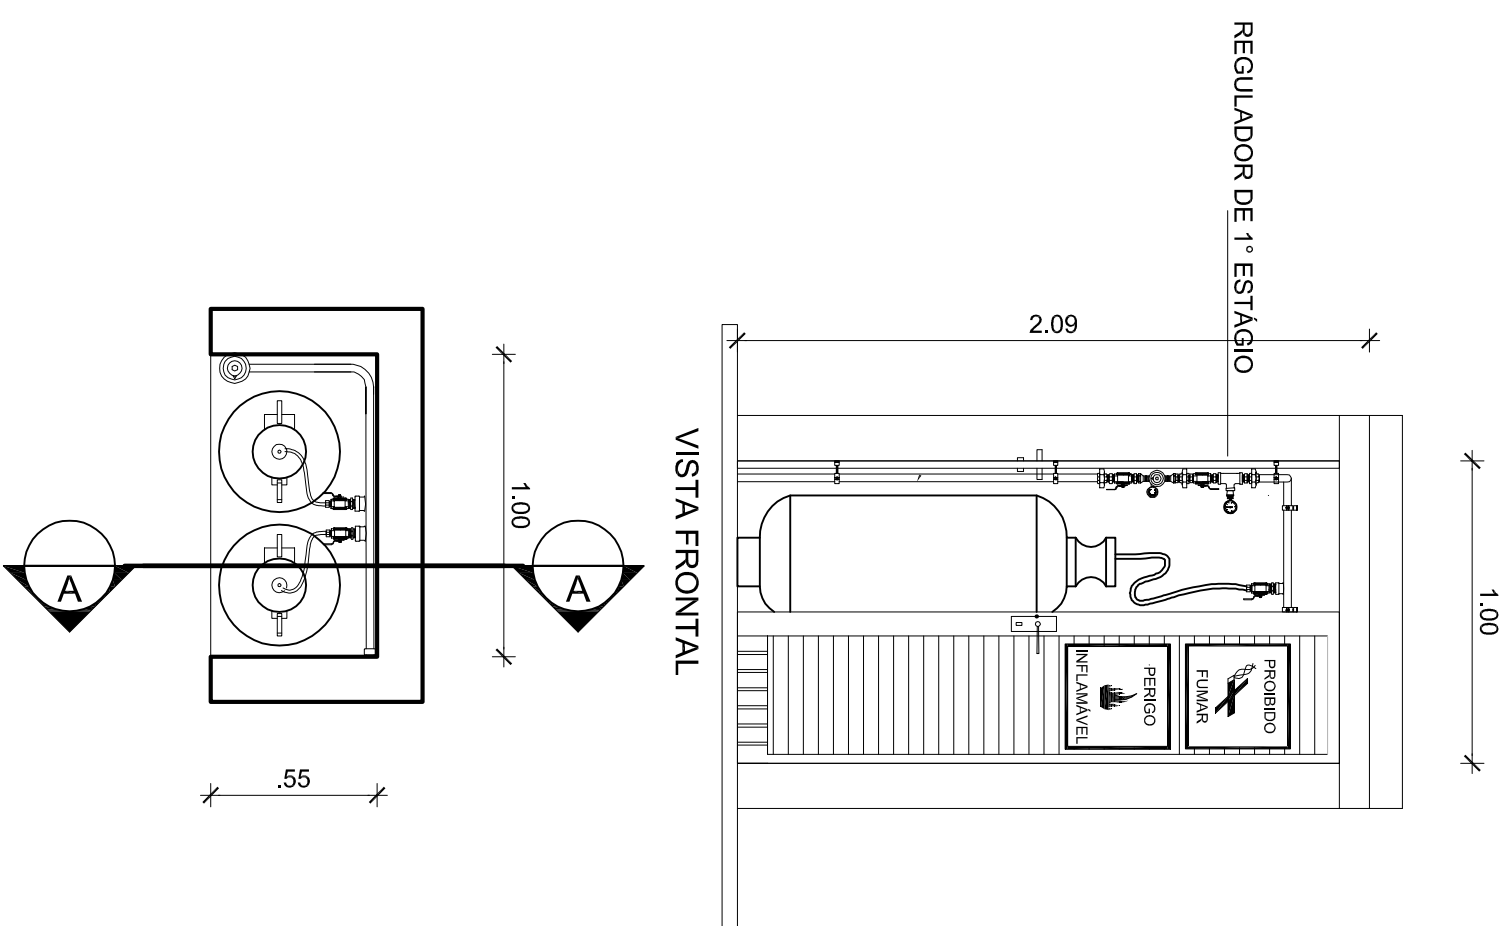

VISTA SUPERIOR

DETLAHE CENTRAL DE GLP

Escala: 1/25

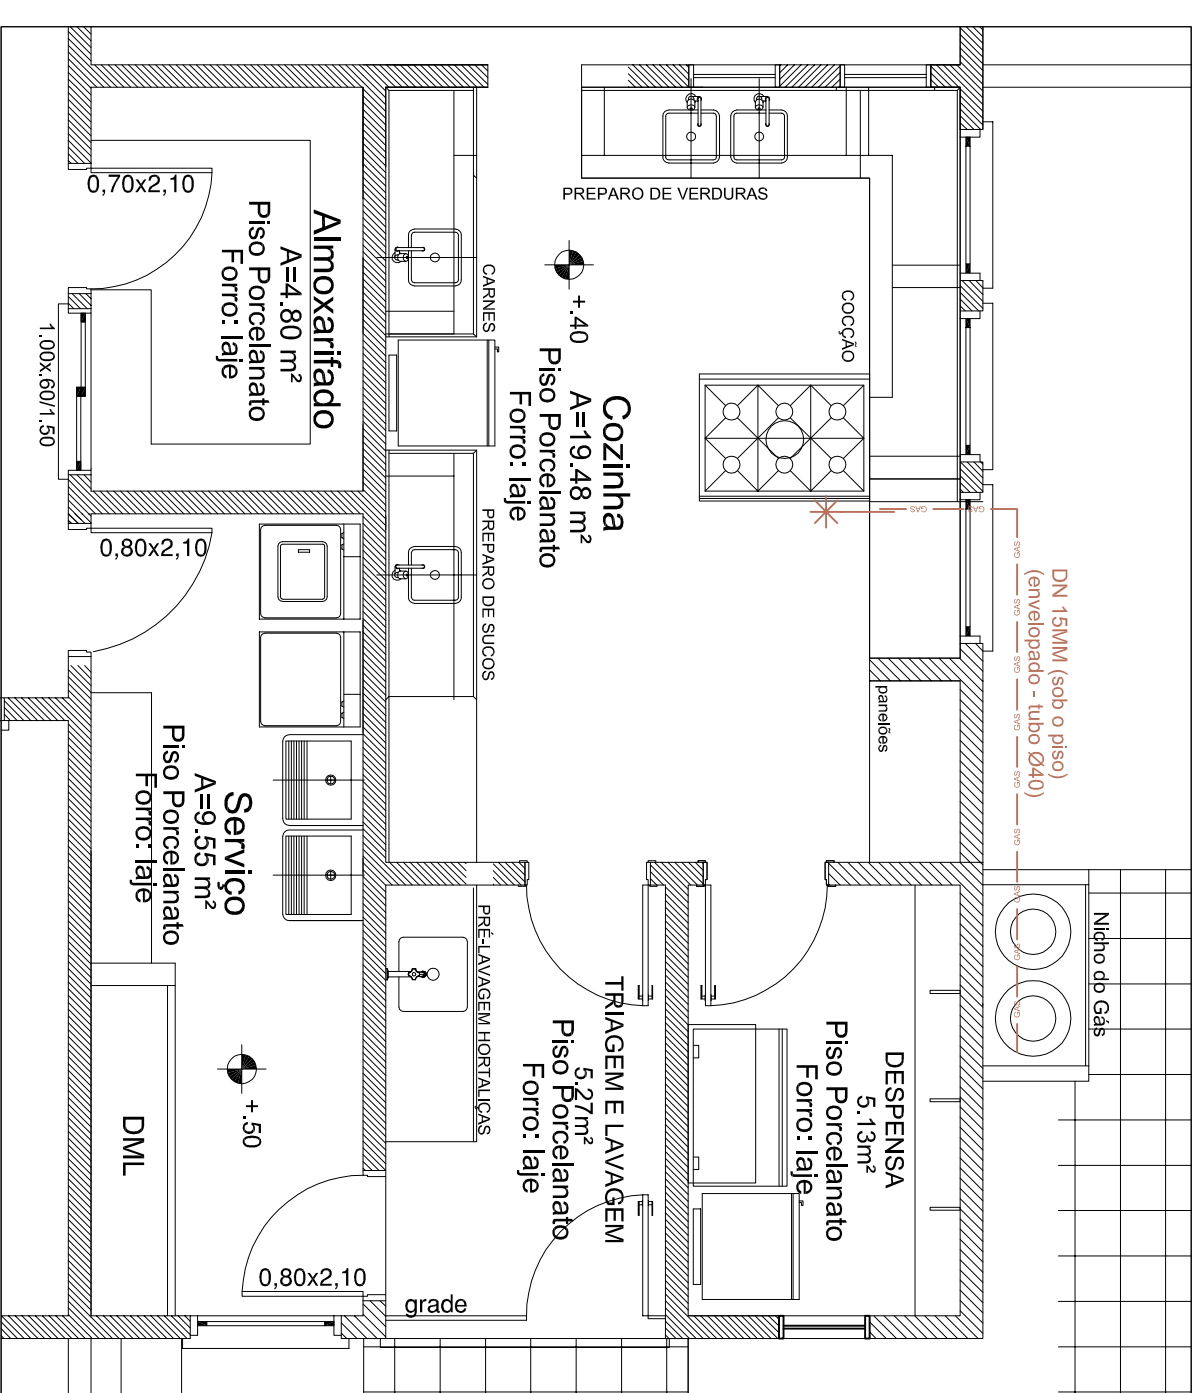

Planta Baixa

Escala: 1/50

REVISÃO	DATA	RESPONSÁVEL	OBSERVAÇÃO

PREFEITURA MUNICIPAL DE PELOTAS
SECRETARIA MUNICIPAL DA EDUCAÇÃO
DEPARTAMENTO DE PLANEJAMENTO E ENGENHARIA



E.M.E.I. ERICO VERISSIMO

SECRETÁRIO MUNICIPAL DA EDUCAÇÃO

PROJETO

Angela Baenkecker

1

RUA GEN. TELLES, 35,
PELOTAS - RS - CEP 96010-310

FONE: 3303-0021

e-mail: angela.rosenbecker@gmail.com

Coordenação do Projeto: Ângela C. Bosenbecke
CAU - A31414-5

CAU - A31414-5

PROJETO

PROJETO - REDE GLP

PRANCHIA:

ENDEREÇO:

Rua Machado de Assis, 285

CONTEÚDO

PLANTA BAIXA

GAS-0

LEGENDA:

— ponto GÁS GLP – registro esfera

DN – DIÂMETRO NOMINAL (GASES – COBRE)

REDE GLP

CILINDRO DE GLP - 13kg

