

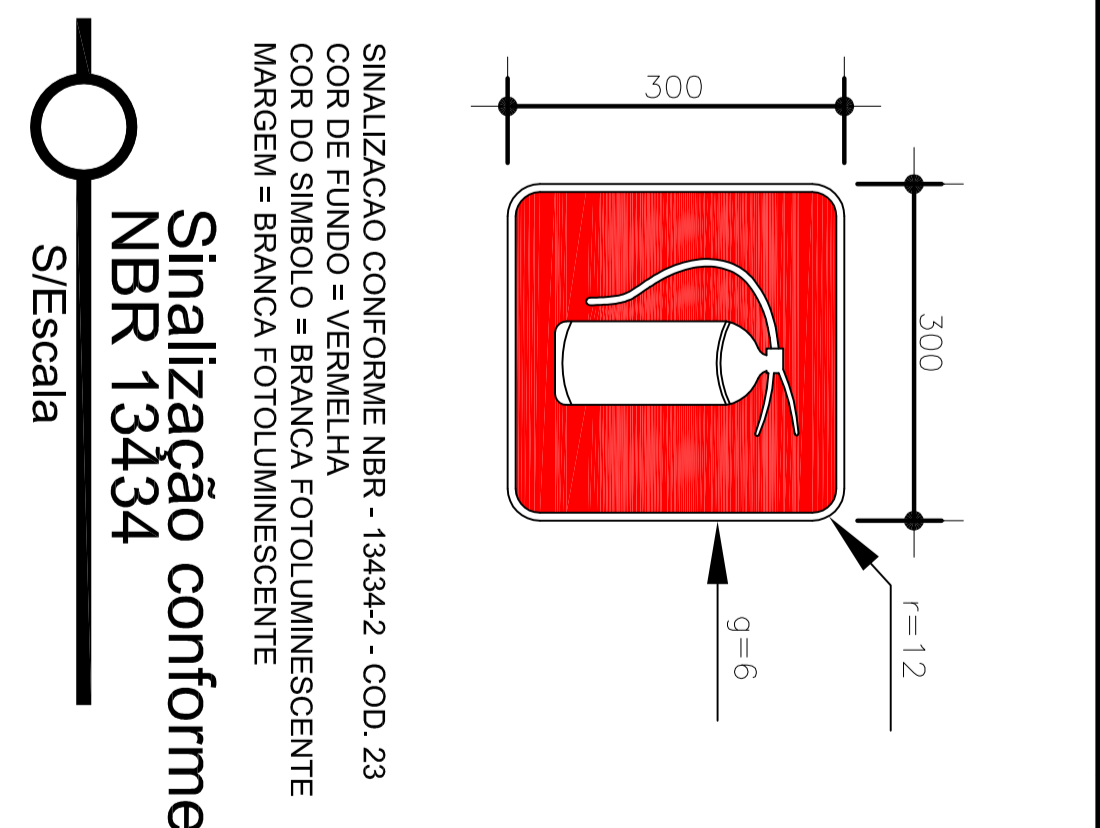


Simbolo	Significado	Forma e cor	Aplicação
	Saída de emergência	Simbolo: retangular Fundo: verde Pictogramas: fotoluminescente	INDICAÇÃO DO SENTIDO DE UMA SAÍDA DE EMERGENÇA. ESPECIALMENTE PARA SER PAREDES, COLUNA DO PISO ACABADO.
	Saída de emergência	Simbolo: retangular Fundo: verde Pictogramas: fotoluminescente	INDICAÇÃO DO SENTIDO DE UMA SAÍDA DE EMERGENÇA. ESPECIALMENTE PARA SER PAREDES, COLUNA DO PISO ACABADO.
	Extintor de incêndio	Simbolo: quadrado Fundo: vermelho Pictogramas: fotoluminescente	INDICAÇÃO DA SAÍDA DE UM EXTINTOR DE INCÊNDIO COMO COMPLEMENTAÇÃO DO PICTOGRAMA FOTO LUMINESCENTE (SETA OU IMAGEM OU AMBOS).
	Extintor de incêndio	Simbolo: quadrado Fundo: vermelho Pictogramas: fotoluminescente	INDICAÇÃO DE LOCALIZAÇÃO DOS EXTINTORES DE INCÊNDIO.

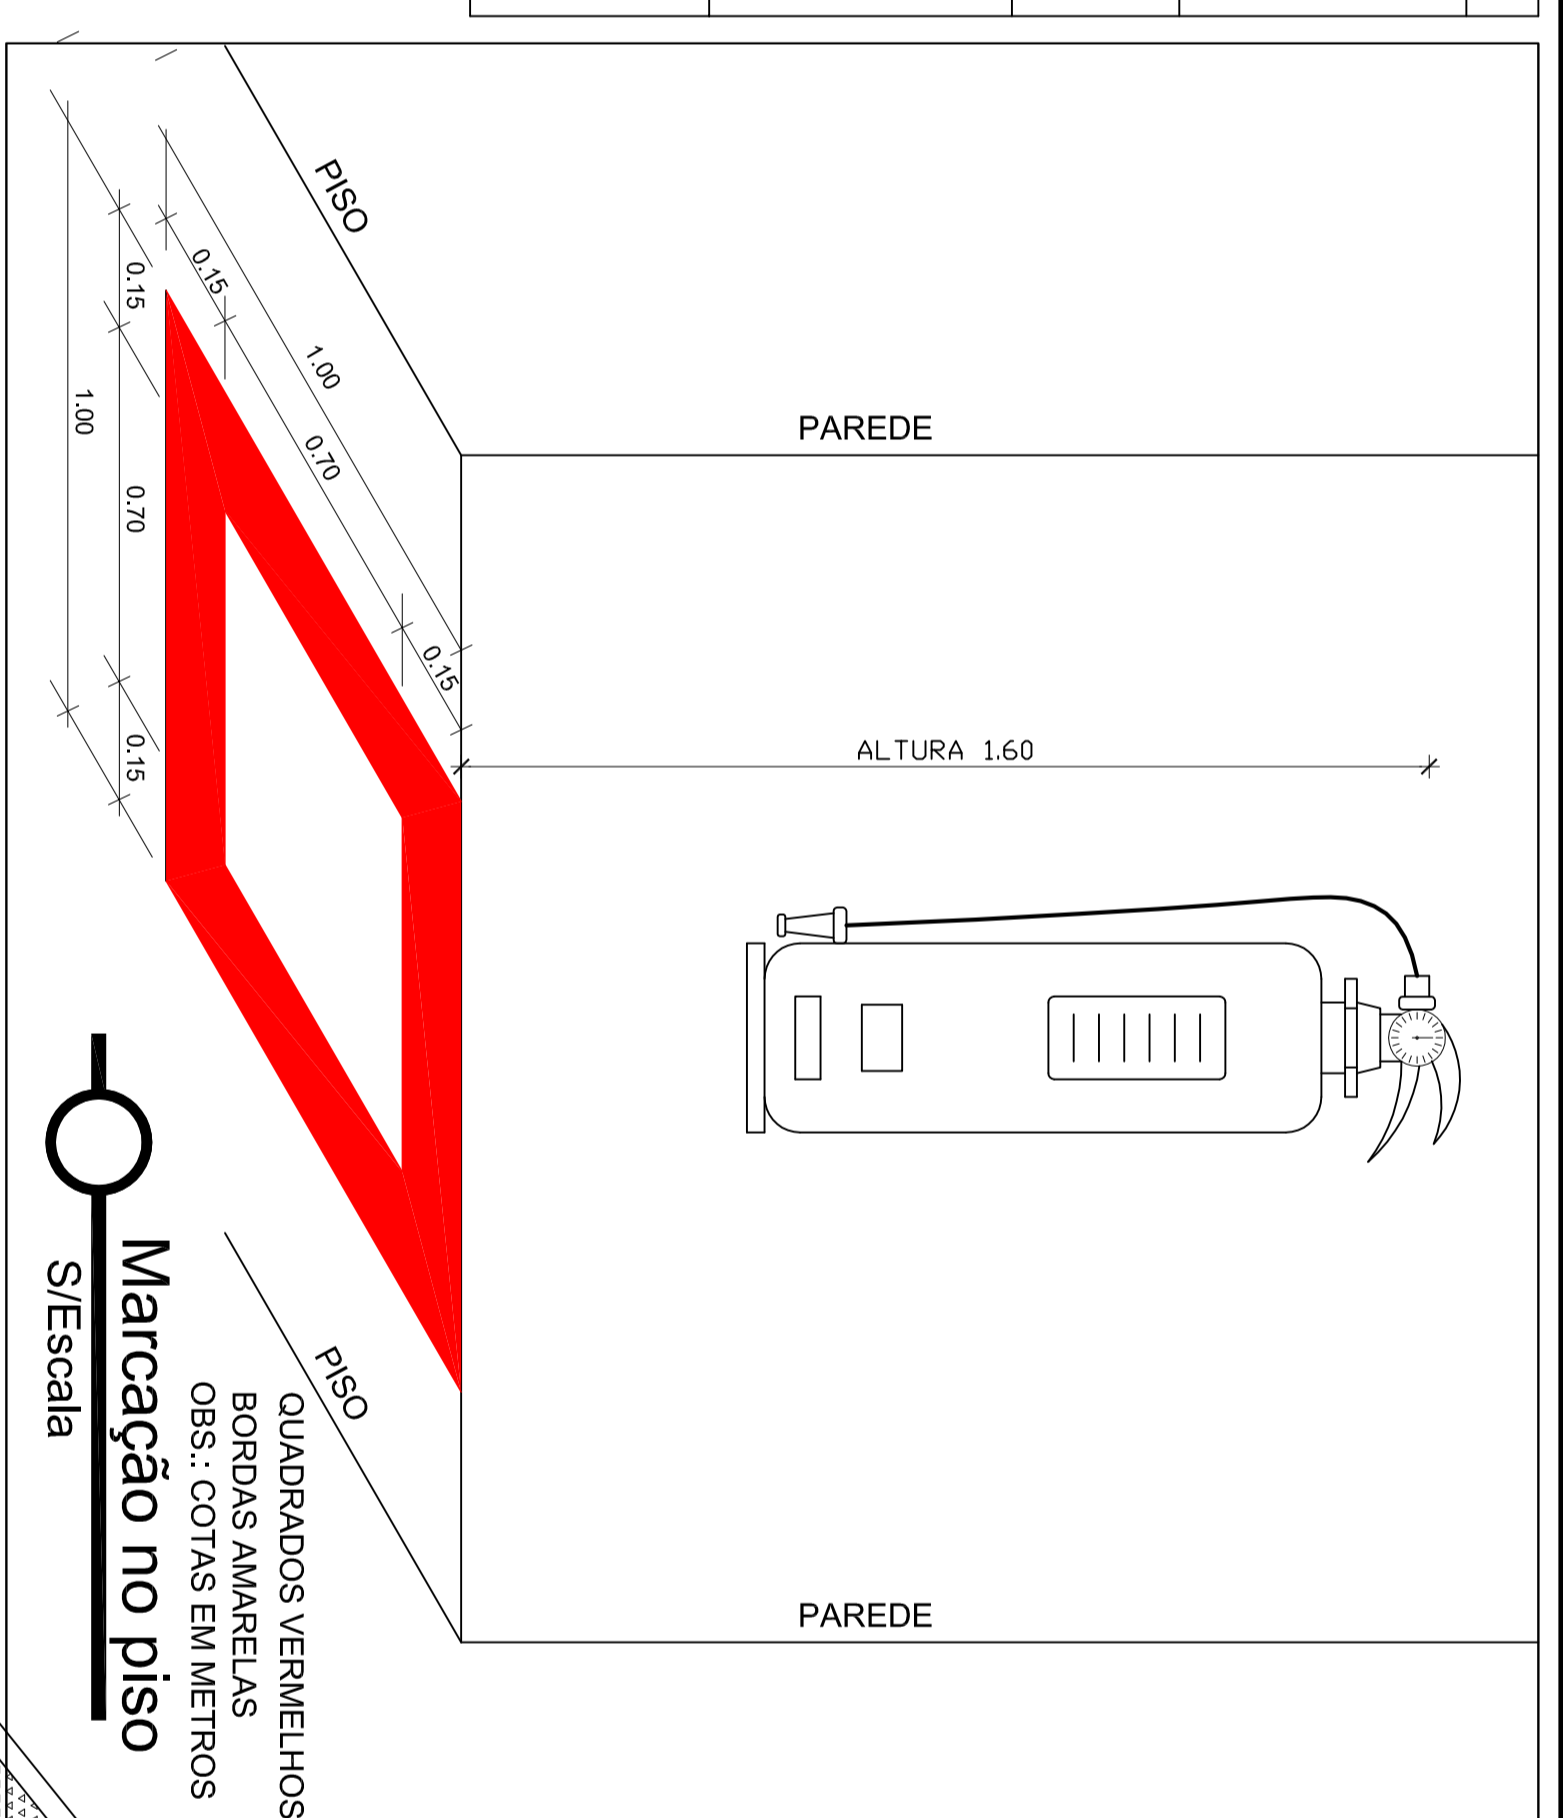


## LEGENDA

- EXTINTOR DE FO QUINICO SECO 4kg - ABC
- LUMINACÃO DE EMERGENCIA (BLOCO AUTONOMO-30 LEDs)
- PLACA FOTOLUMINESCENTE INDICANDO A SAÍDA
- PLACA INDICANDO A ROTA SAÍDA
- PLACA PROIBIDO FUMAR

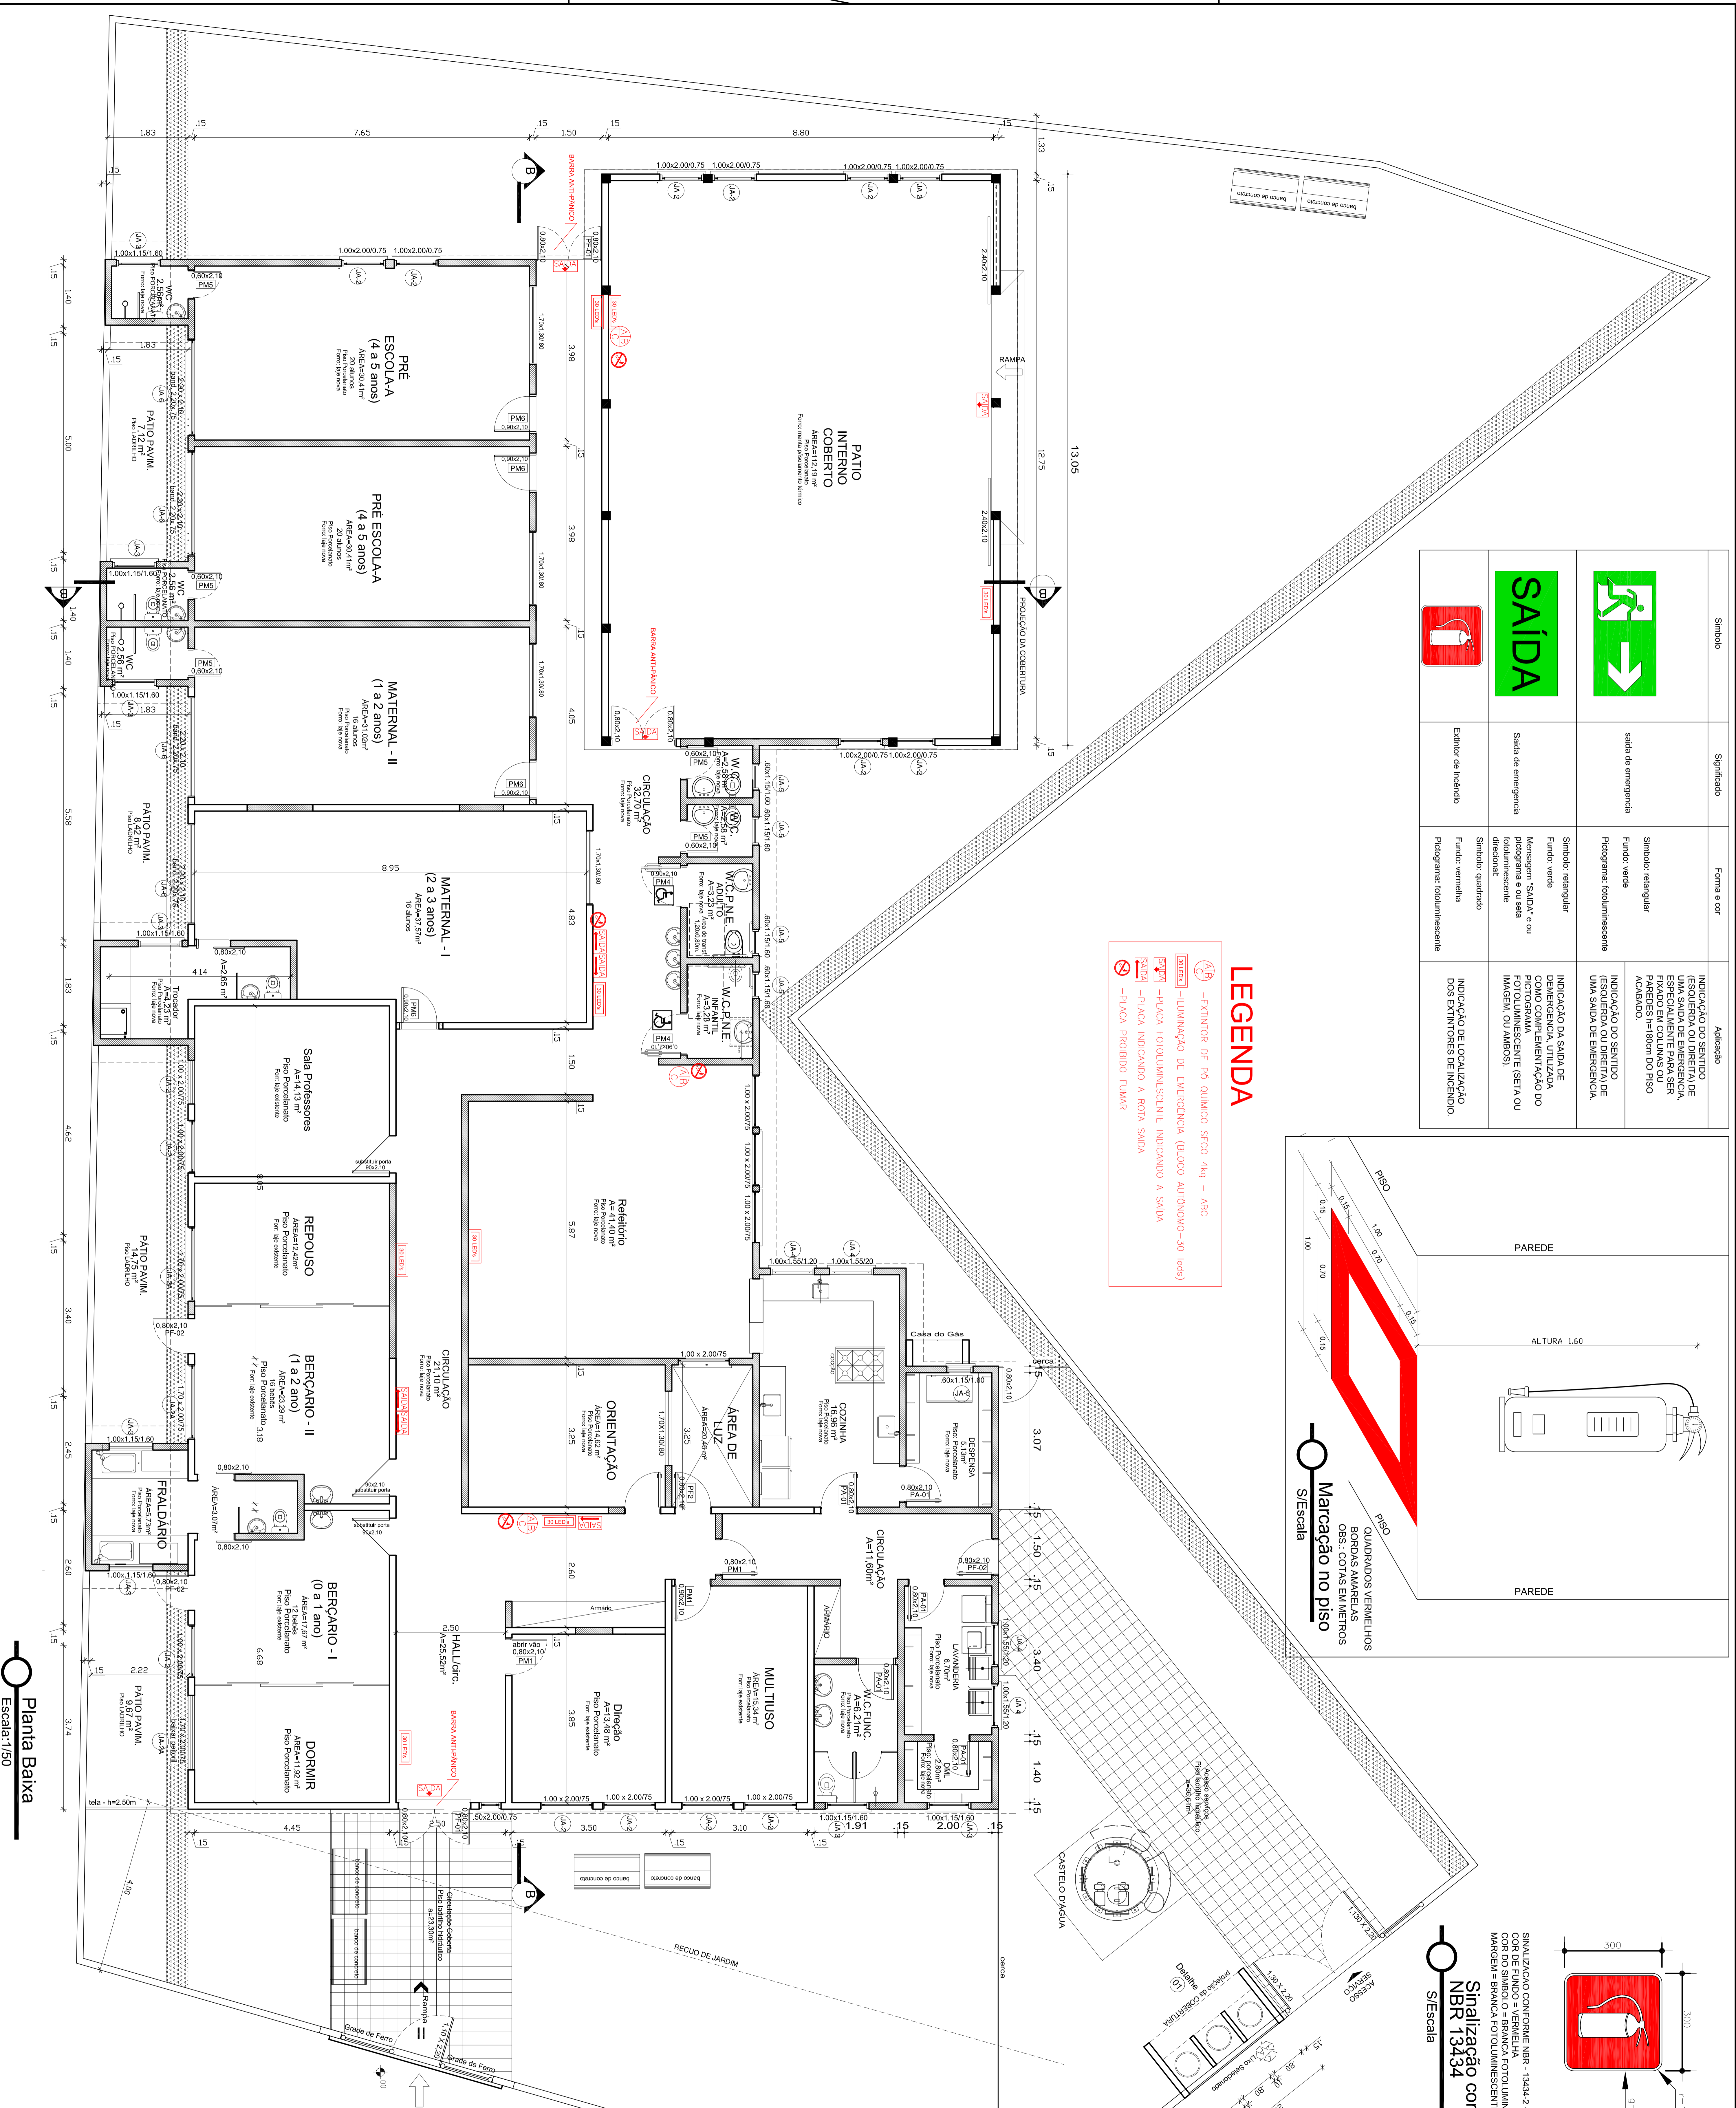

Planta Baixa  
Escala: 1/50

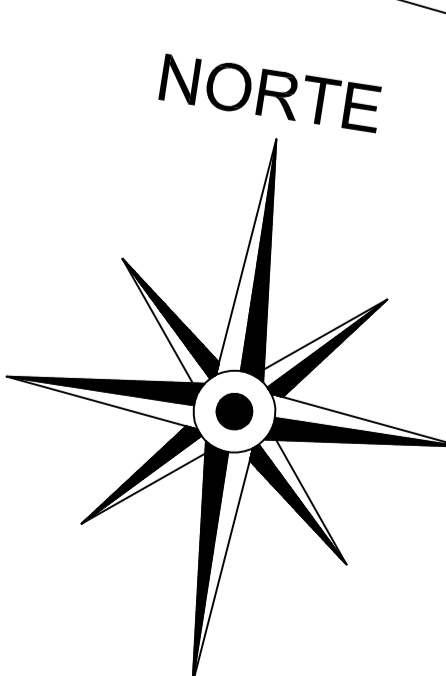

SECRETARIA MUNICIPAL DA EDUCAÇÃO		E. I. OSVALDO DE ANDRADE	
PROJETO	PREFETURA MUNICIPAL DE PELOTAS	DEPARTAMENTO DE PLANEJAMENTO E ENGENHARIA	
PROJETO	Huelga Bauwacker		
PROJETO	Região Acadêmica: Angelo C. Bauerbacher		
PROJETO	CAU: AB414.45		
PROJETO	Condicionando do Projeto: Angelo C. Bauerbacher		
PROJETO	CAU: AB414.45		
PROJETO	PROJETO POCI		
PROJETO	FRANZISK		
PROJETO	PPC-01		
PROJETO	ESCALA 1/50		