



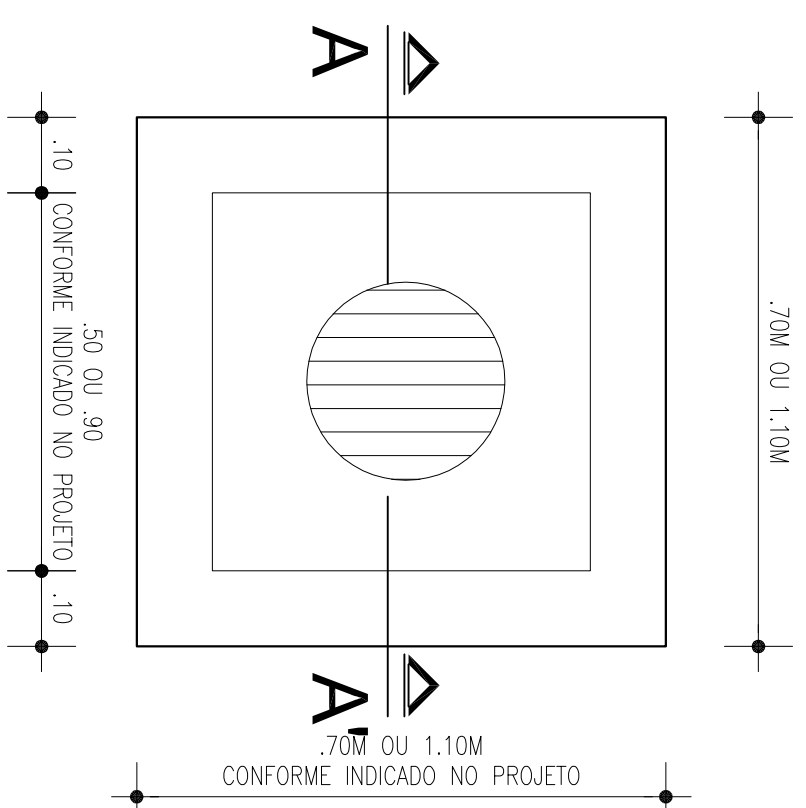


PLANTA BAIXA

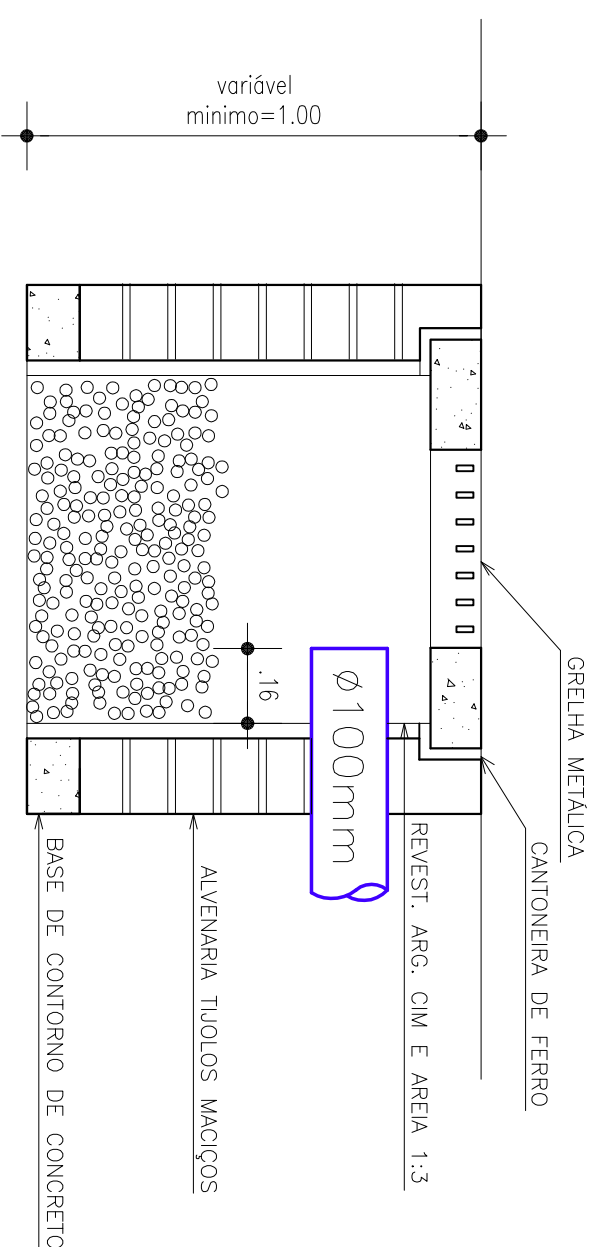

CORTE A-A'




ESCALA 1:10

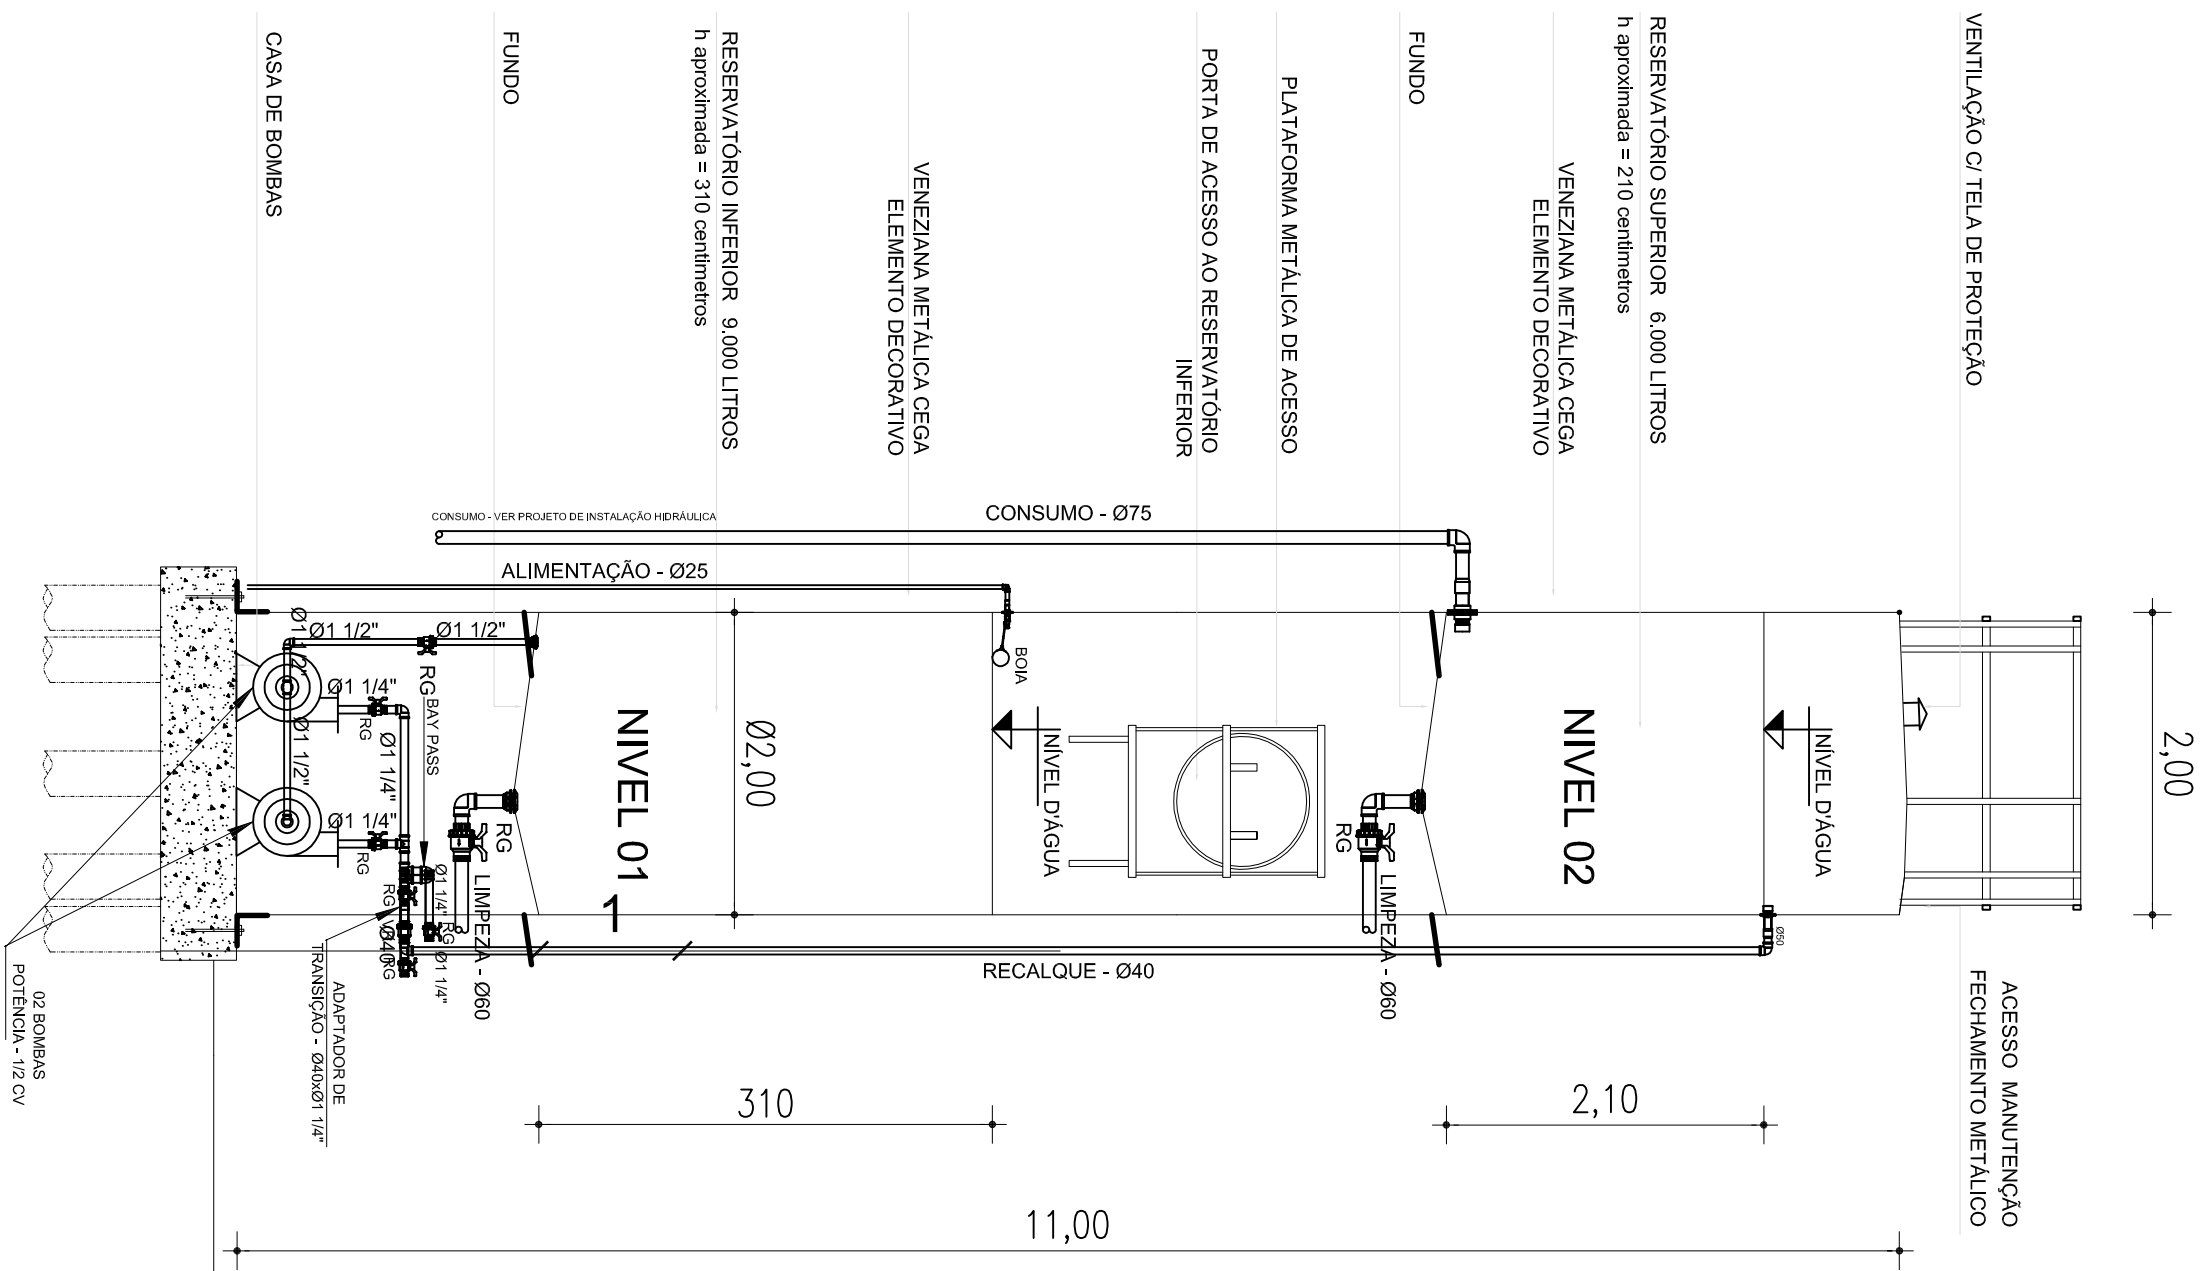


DETALHE RESERVATÓRIO METÁLICO

ESCALA 1:50


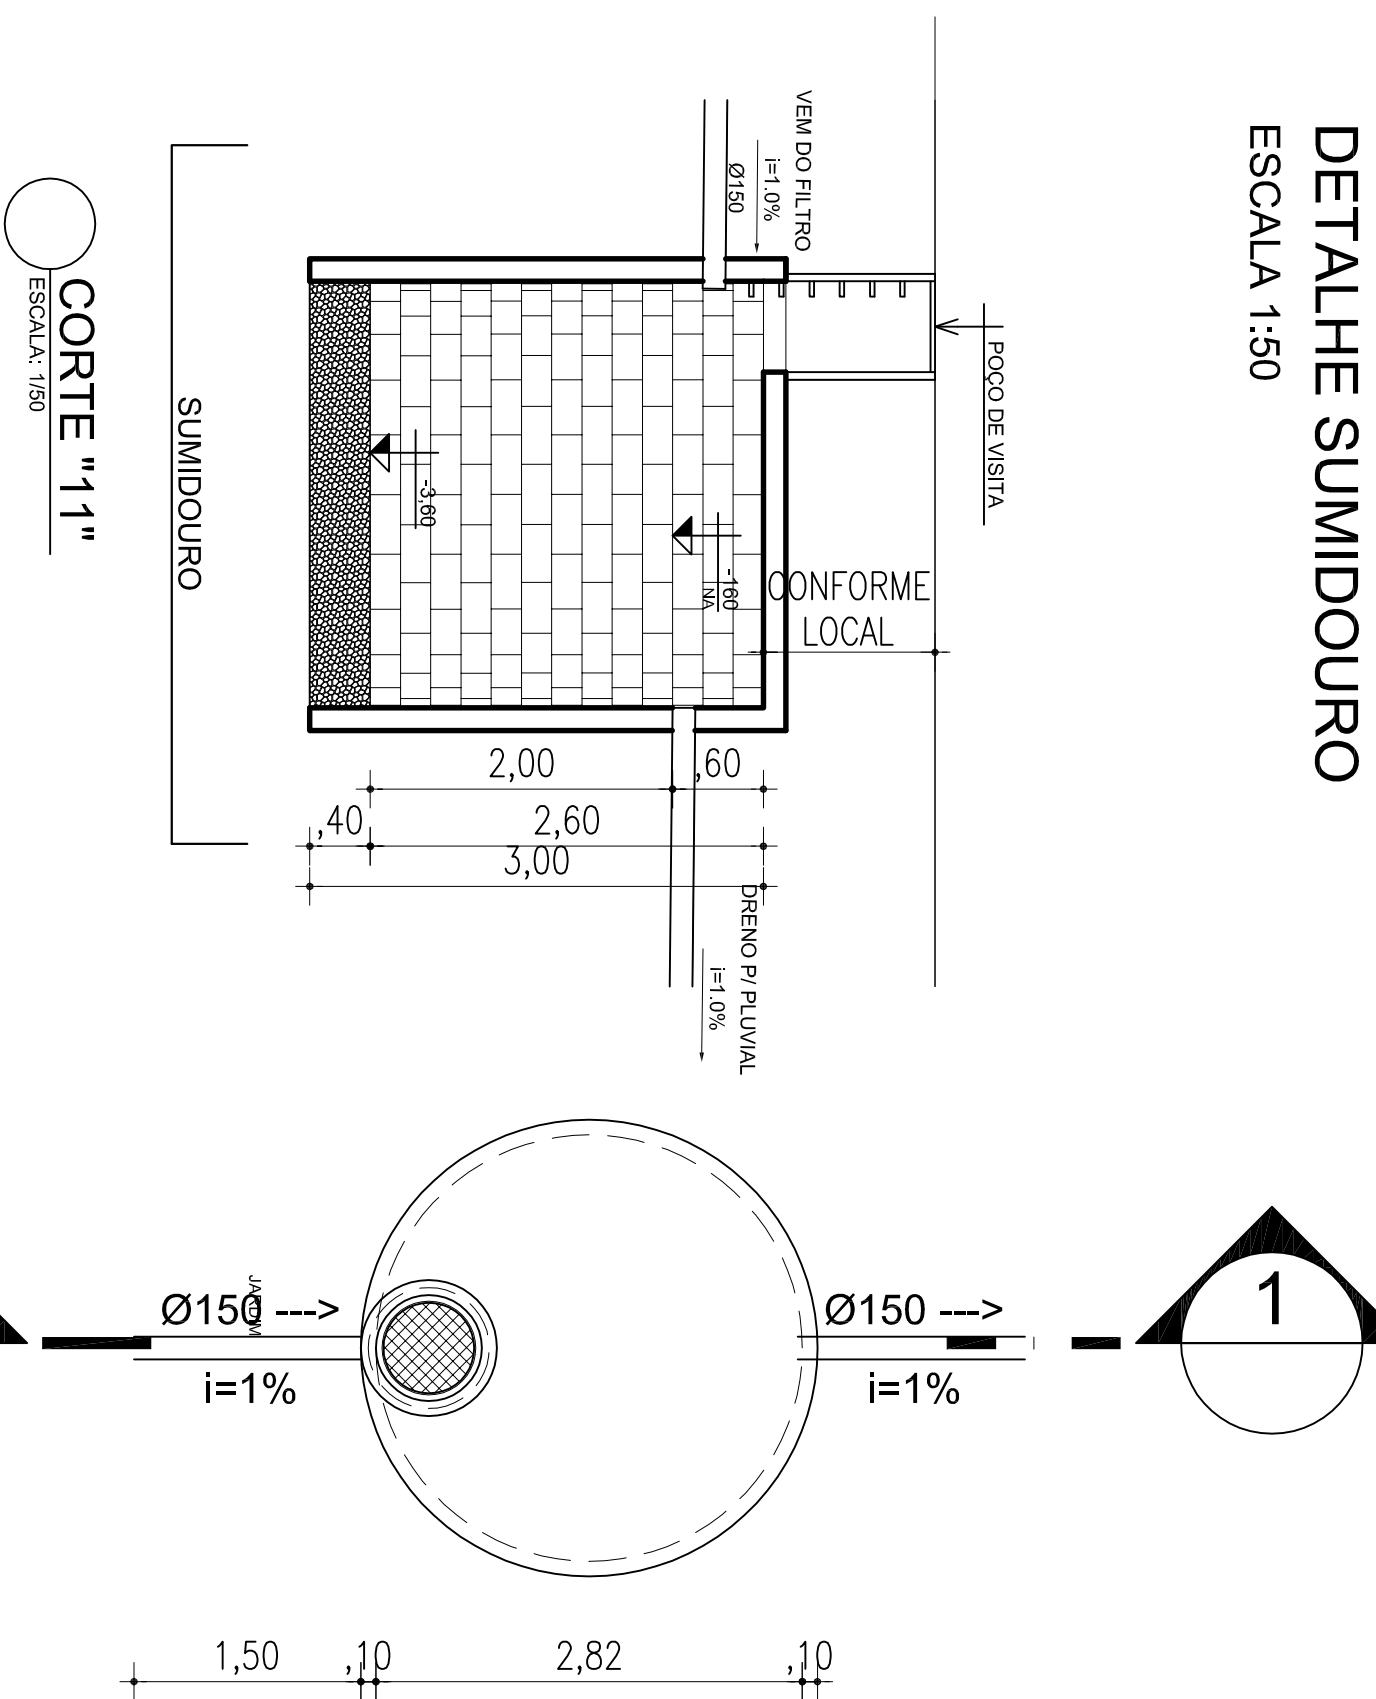


DETALHE SUMIDOURO



ESCALA 1:50

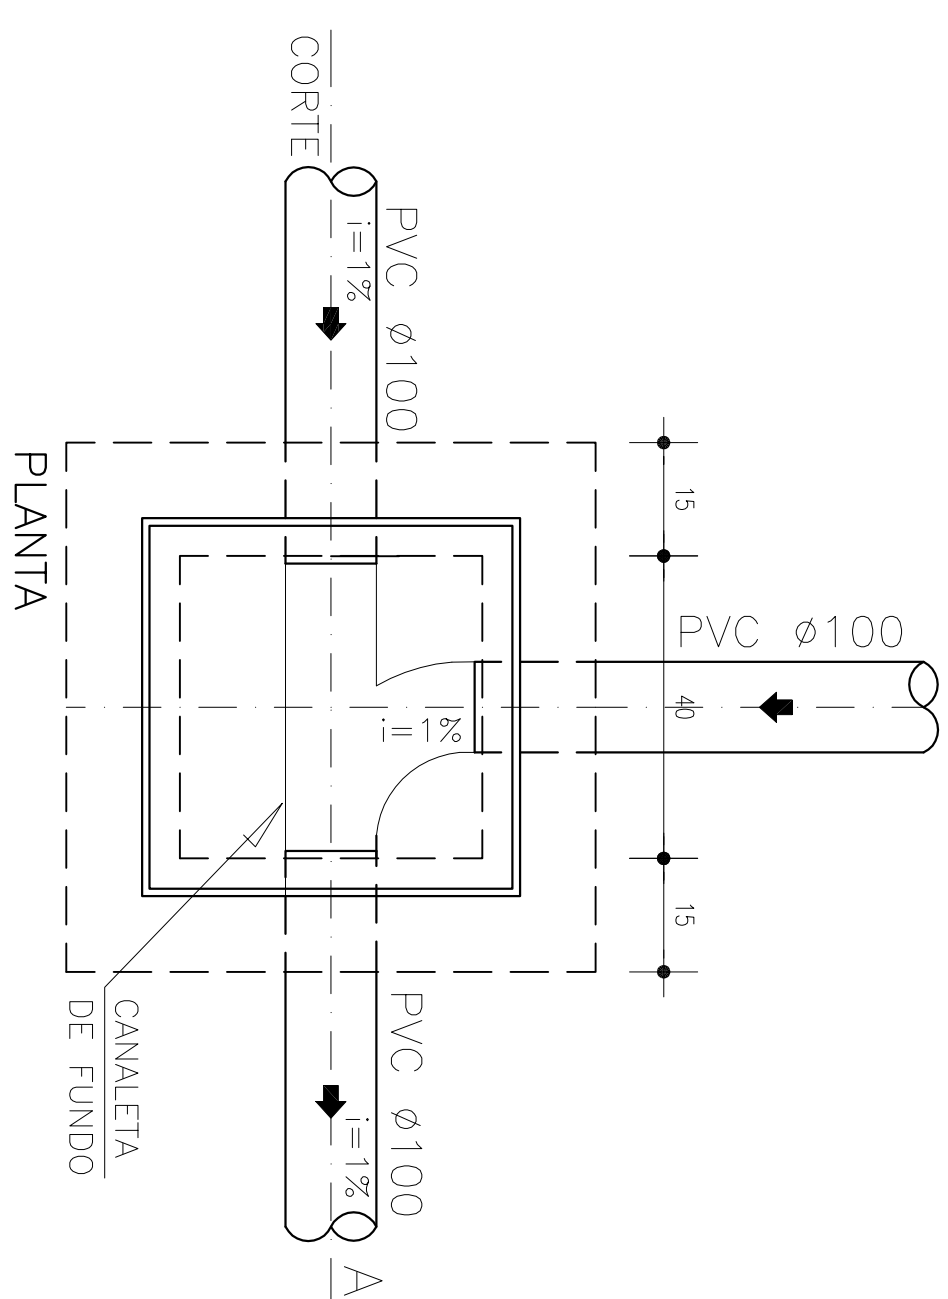

DETALHE PADRÃO - ENTRADAS E SAÍDAS DAS CAIXAS DE INSPEÇÃO
ESCALA: 1/10

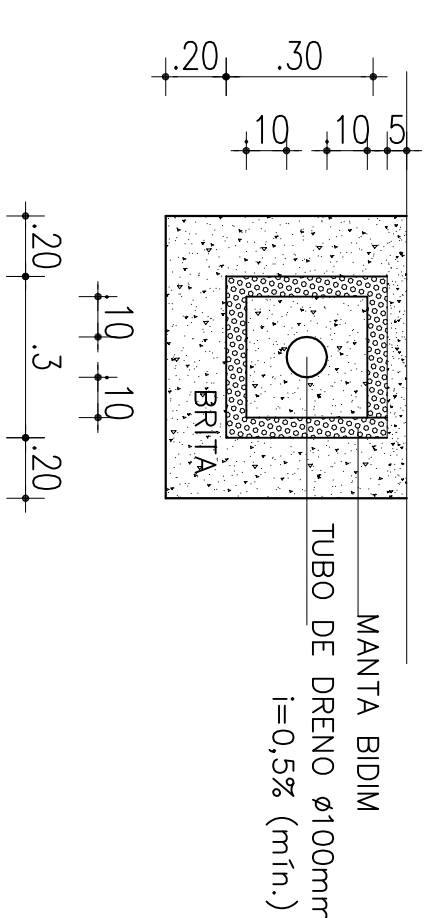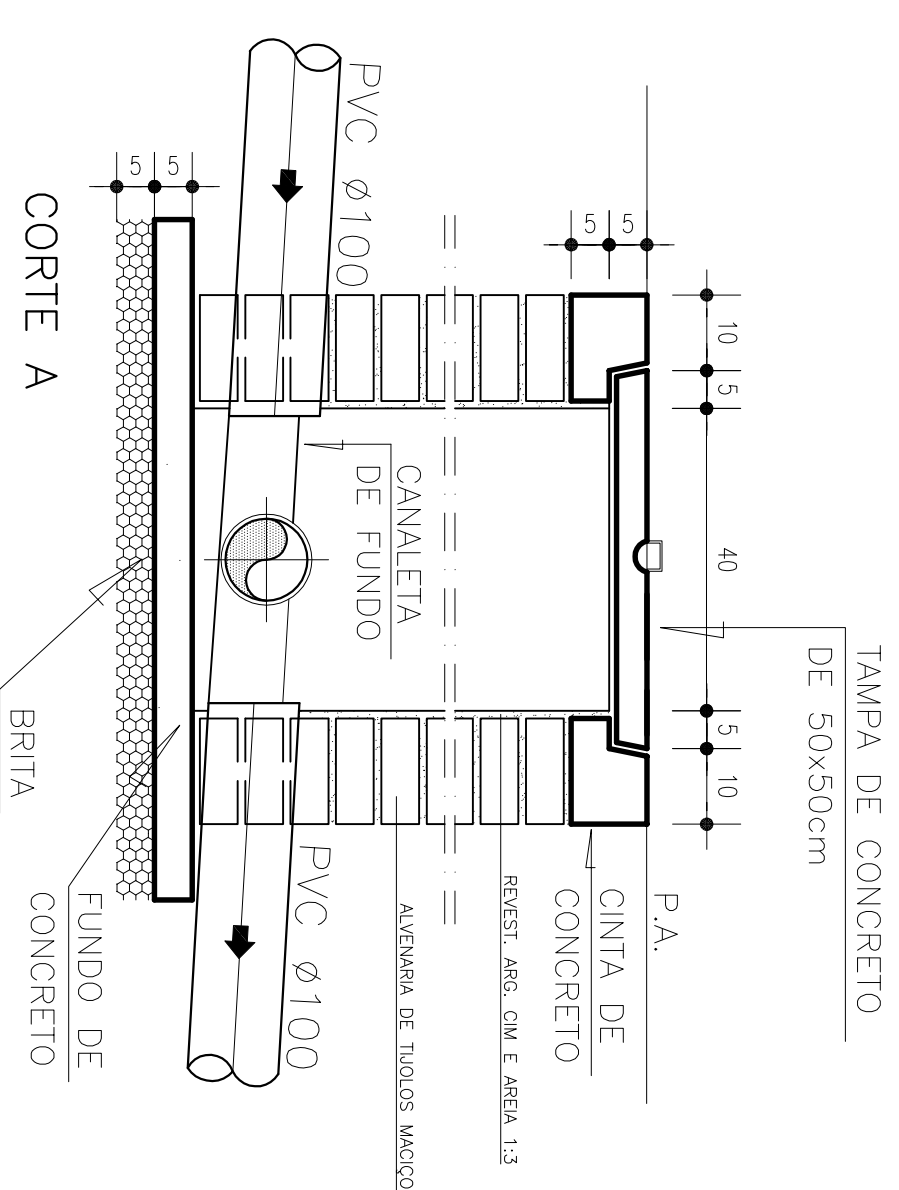

DETALHE EM CORTE - DRENO FRANCES
escala 1/25

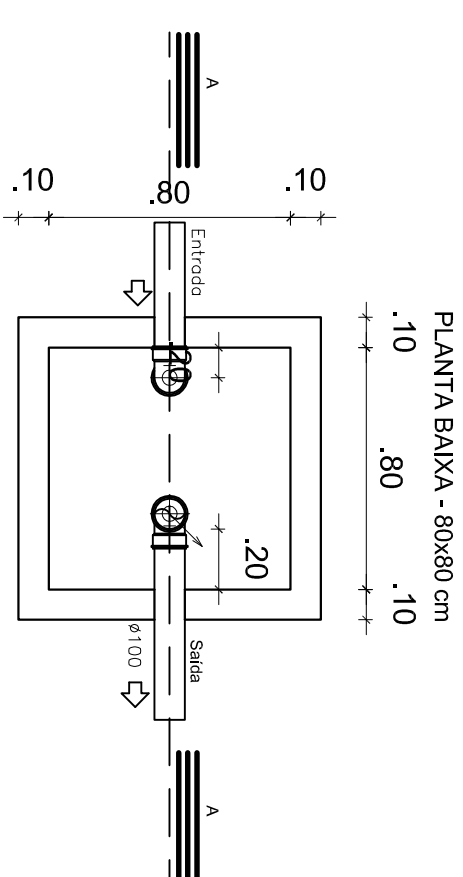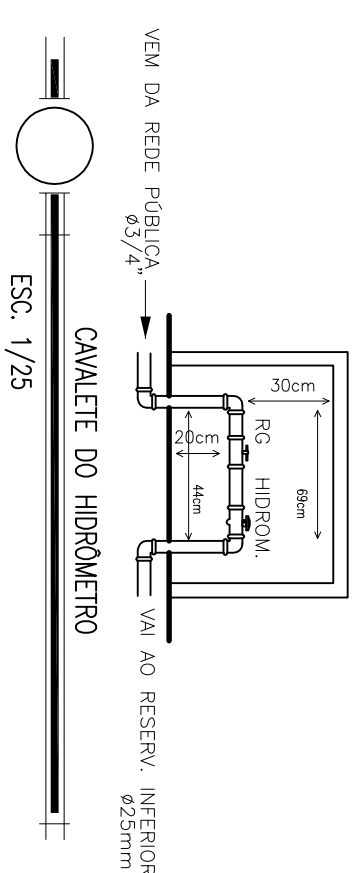


PLANTA BANHA - 80x80 cm


.10 .80 .10

.20

CORTE AA

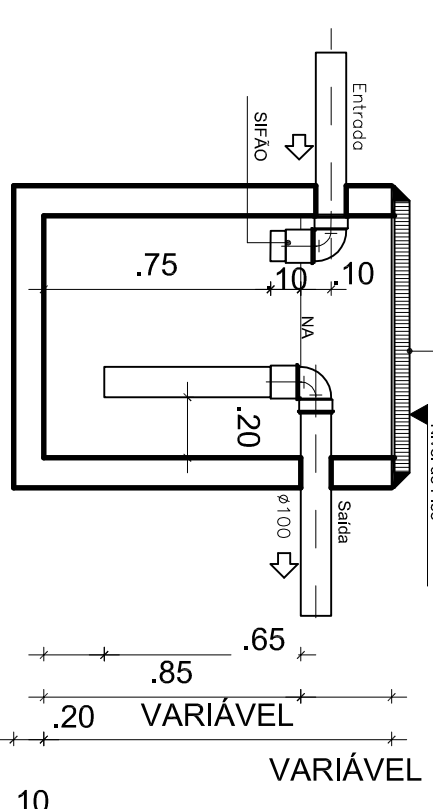

CAIXA DE GORDURA ESPECIAL
(CGE) E DE SABÃO (CSS)

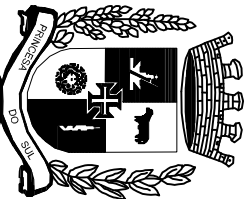REVISÃO		DATA	RESPONSÁVEL	OBSERVAÇÃO
				
PREFEITURA MUNICIPAL DE PELOTAS SECRETARIA MUNICIPAL DE EDUCAÇÃO DEPARTAMENTO DE PLANEJAMENTO E ENGENHARIA				
E.I. OSVALDO DE ANDRADE				
SECRETARIA MUNICIPAL DA EDUCAÇÃO				
PROJETO:				
<i>Angela Bosenbecker</i> Rua Carlos Teodoro, 142 Fone: 33052051 e-mail: angela.bosenbecker@pm.pe.com.br Projeto Arquitetônico: Angela C. Bosenbecker CAU - A314145 Coordenador do Projeto: Angela C. Bosenbecker CAU - A314145				
PROJETO:				
PROJETO HIDROSSANITÁRIO				
ENDEREÇO:				
Praça Arábica, S/N - Barro Duro				
CONTEÚDO:				
DETA LHES				
FRANCA:				
PH-04				
ESCALA:				
INDICADA				
LOCAL E DATA:				
Pelotas, OUTUBRO de 2014.				