



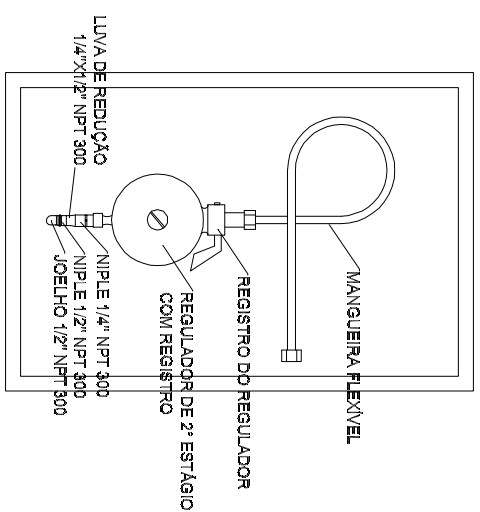


REGULADOR DE 2º ESTÁGIO

INSTALADOS NAS PAREDES PRÓXIMAS AOS PONTOS DE CONSUMO

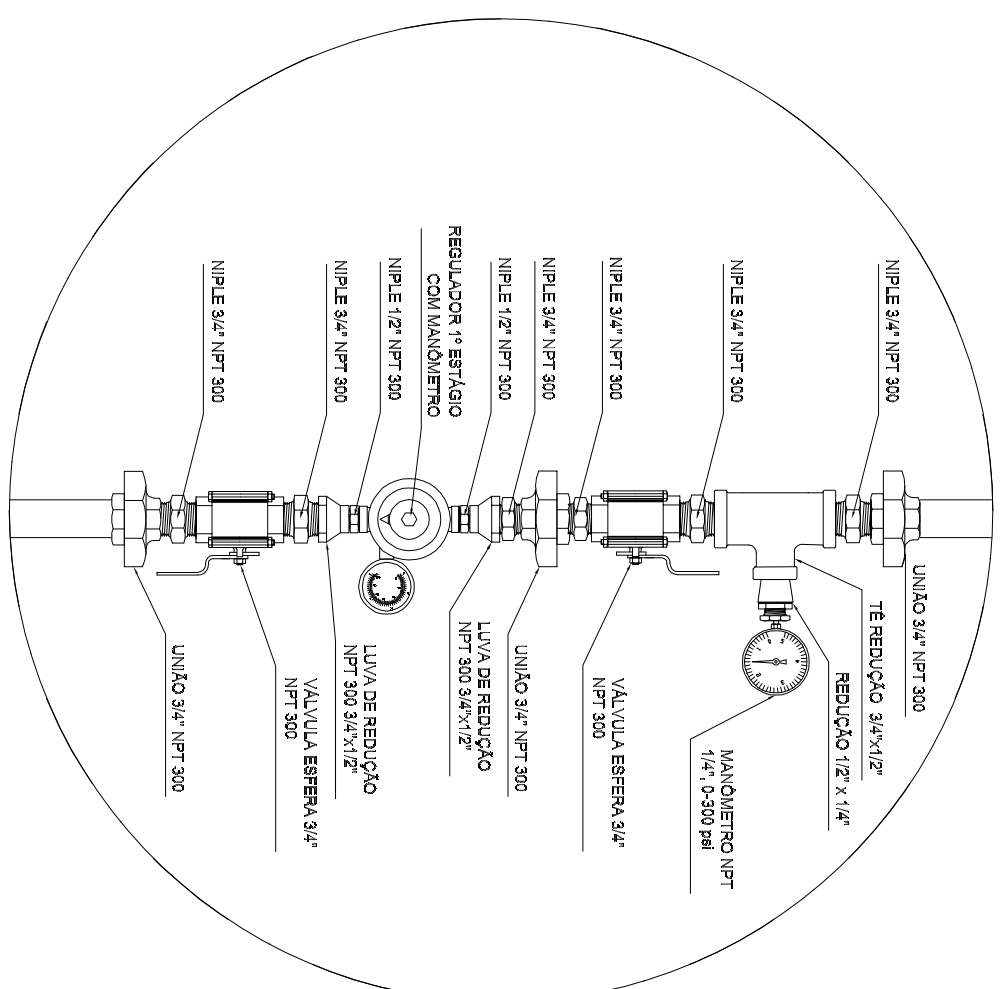


REGULADOR DE 1º ESTÁGIO

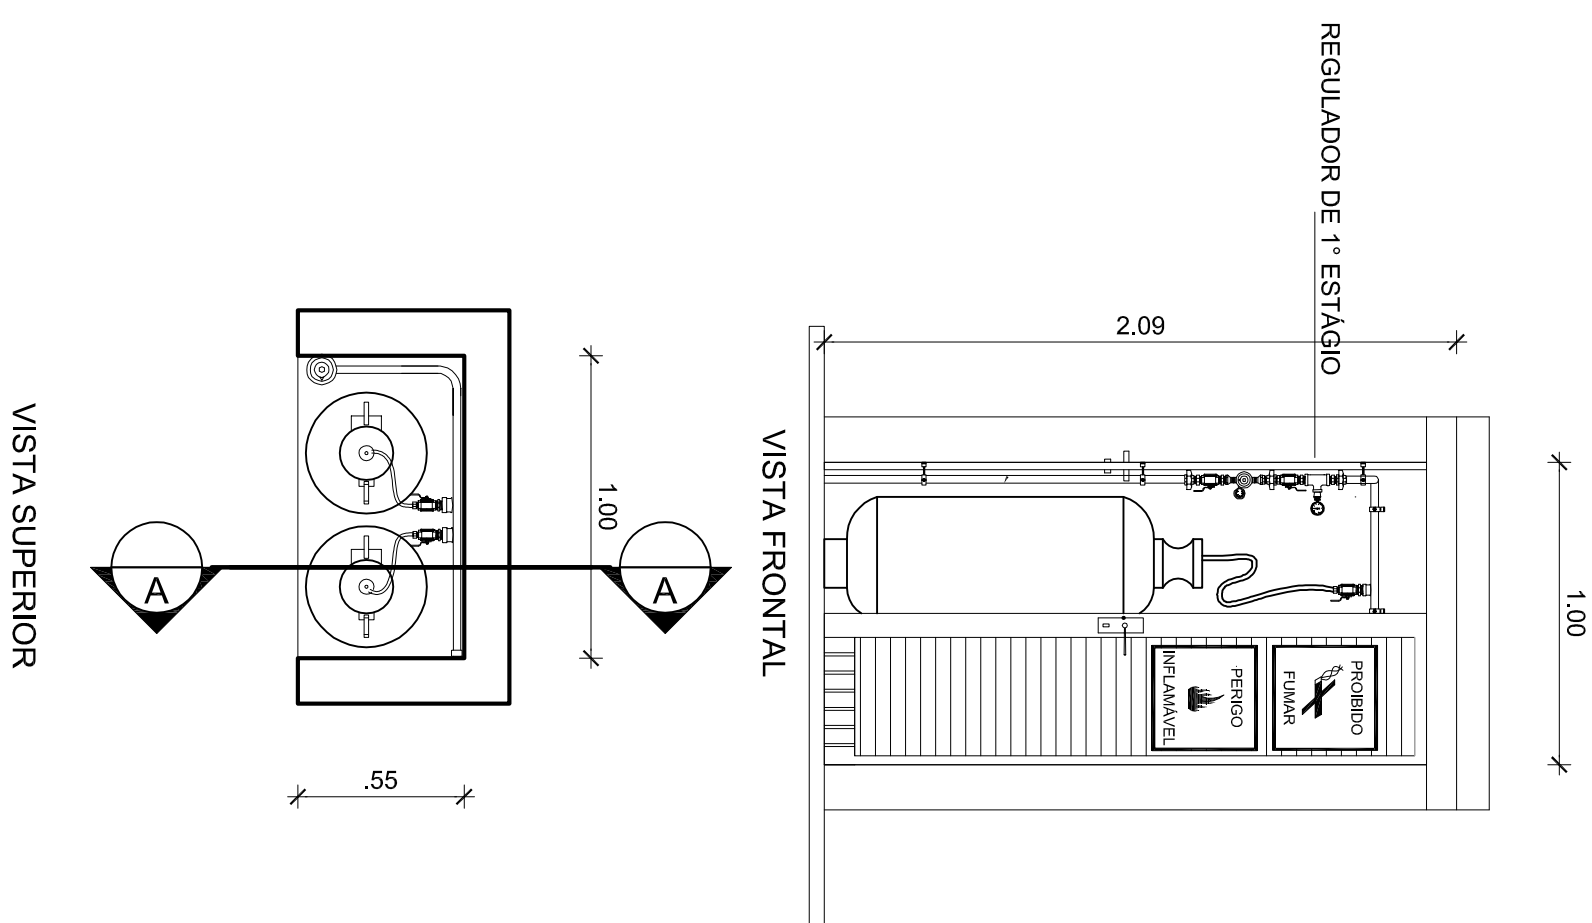

DETLAHE CENTRAL DE GLP

Escala: 1/25

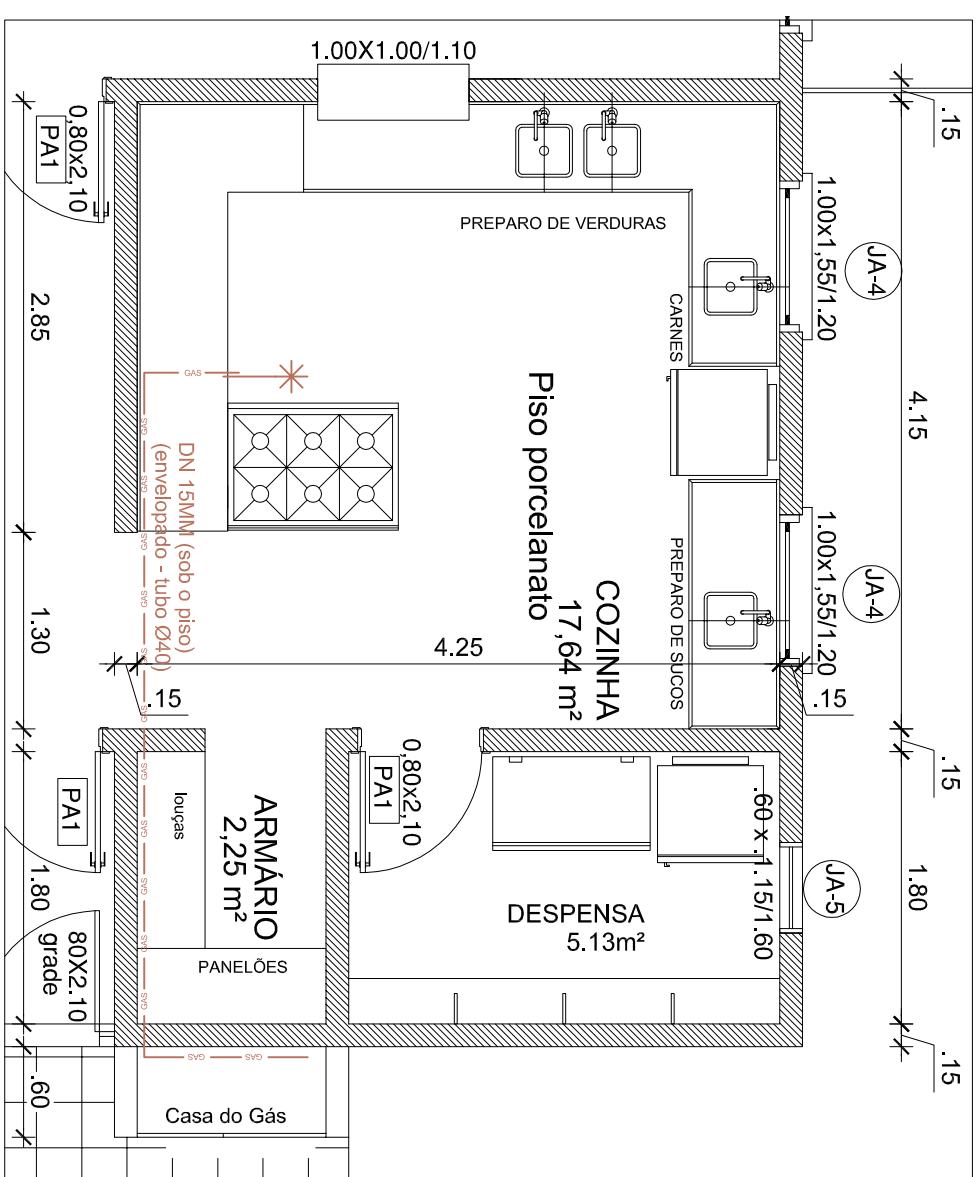

Planta Baixa

Escala: 1/50

REVISÃO	DATA	RESPONSÁVEL OBSERVAÇÃO

PREFEITURA MUNICIPAL DE PELOTAS
SECRETARIA MUNICIPAL DA EDUCAÇÃO
DEPARTAMENTO DE PLANEJAMENTO E ENGENHARIA

SECRETARIA MUNICIPAL DA EDUCAÇÃO

DEPARTAMENTO DE PLANEJAMENTO E ENGENHARIA



E.M.E.I. INÁCIO DE FREITAS ROLIM

SECRETÁRIO MUNICIPAL DA EDUCAÇÃO

PROJETO:

Angela Baderbecher

CAU - A31414-5

RUA GEN. TELLES, 35,
PELOTAS - RS - CEP 96010-310

PELOIAS - KS - CEP 76010-310
FONE: 3303-0021

e-mail: angela.bosenbecker@gmail.com

Coordenação do Projeto: Ângela C. Bosenbecker
CAU - A31414-5

CAU - A31414-5

PROJETO: PROJETO - REDE GLP

PRANCHIA:

ENDEREÇO:

Pça Domingos Rodrigues, 32 - PORTO

CONTEÚDO:

PLANTA BAIXA

GAS-01

LOCAL E DATA:

ESCALA:

Pelotas, maio de 2014

1/50

LEGENDA:

- ponto GÁS GLP – registro esfera

DN – DIÂMETRO NOMINAL (GASES – COBRE)

REDE GLP

CILINDRO DE GLP – 13kg