



PLANTA BAIXA


DETALHE PADRÃO CAIXAS DE BRITA  
ESCALA 1:10

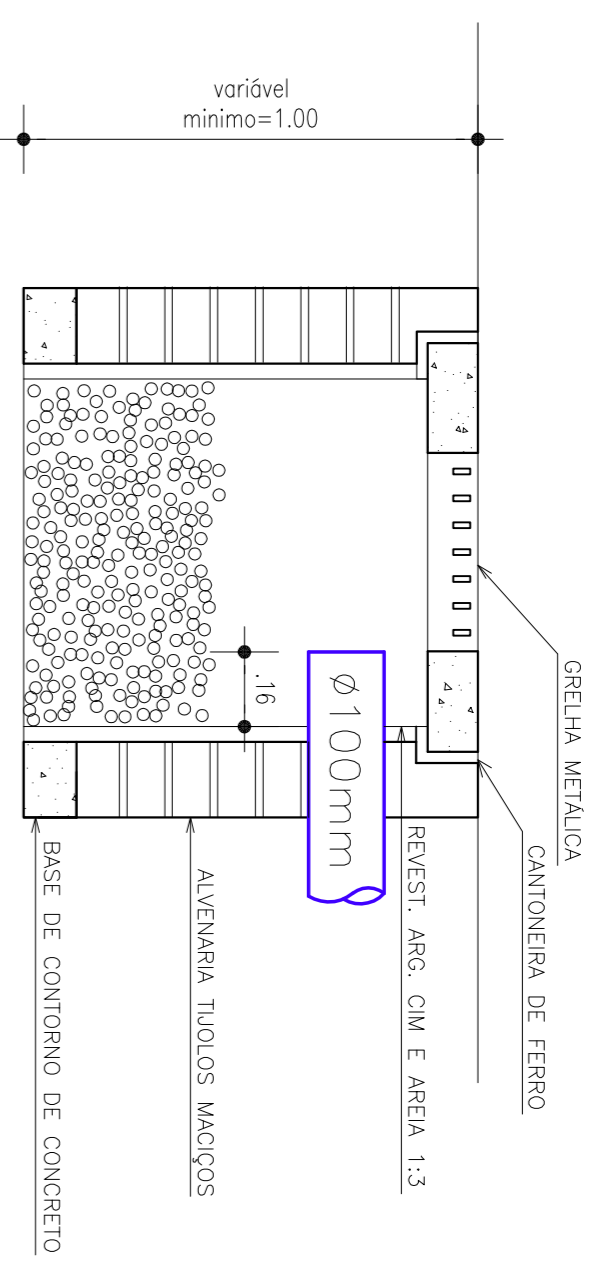

CORTE A-A'


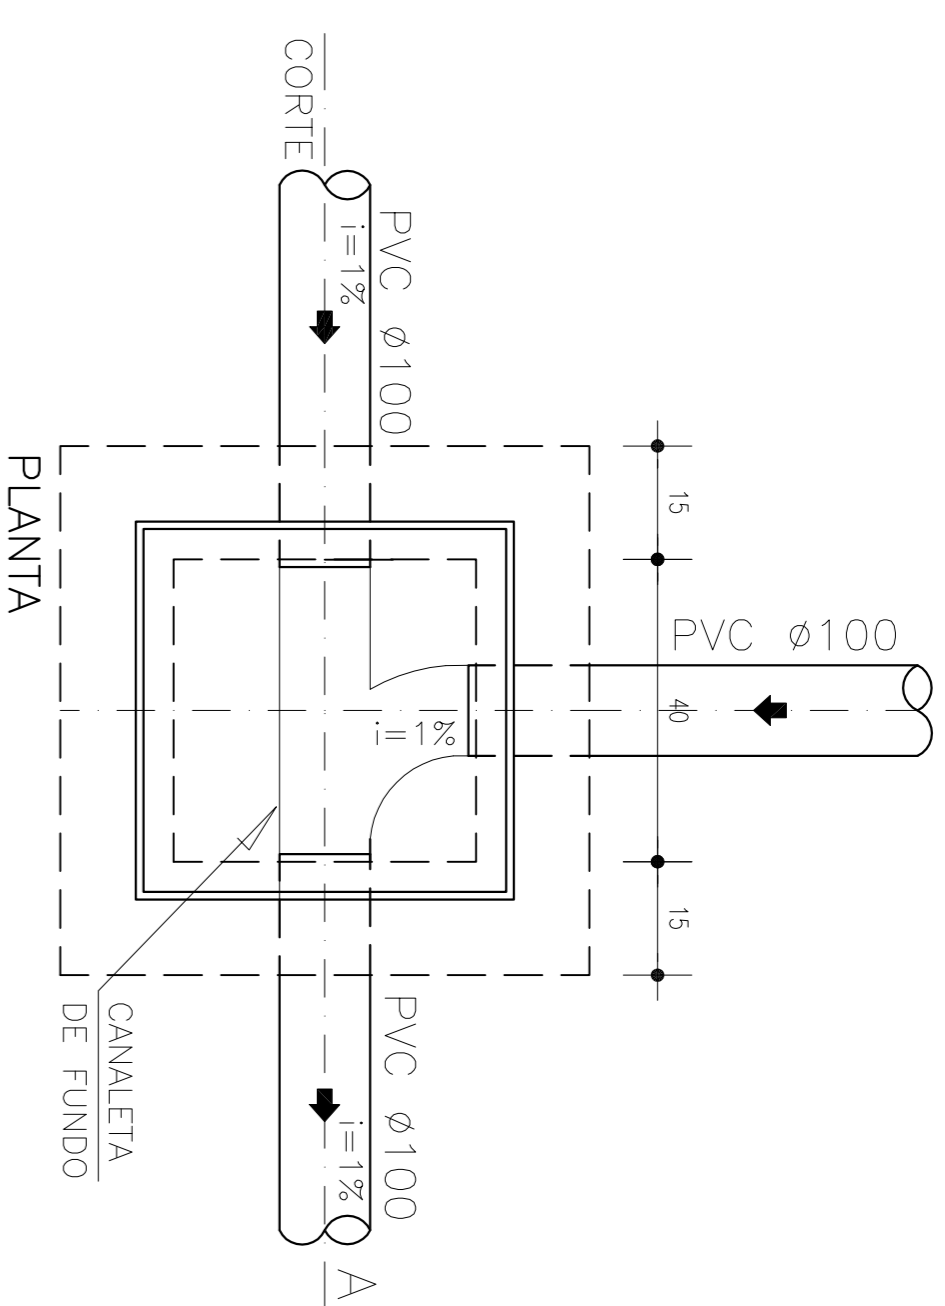


PLANTA

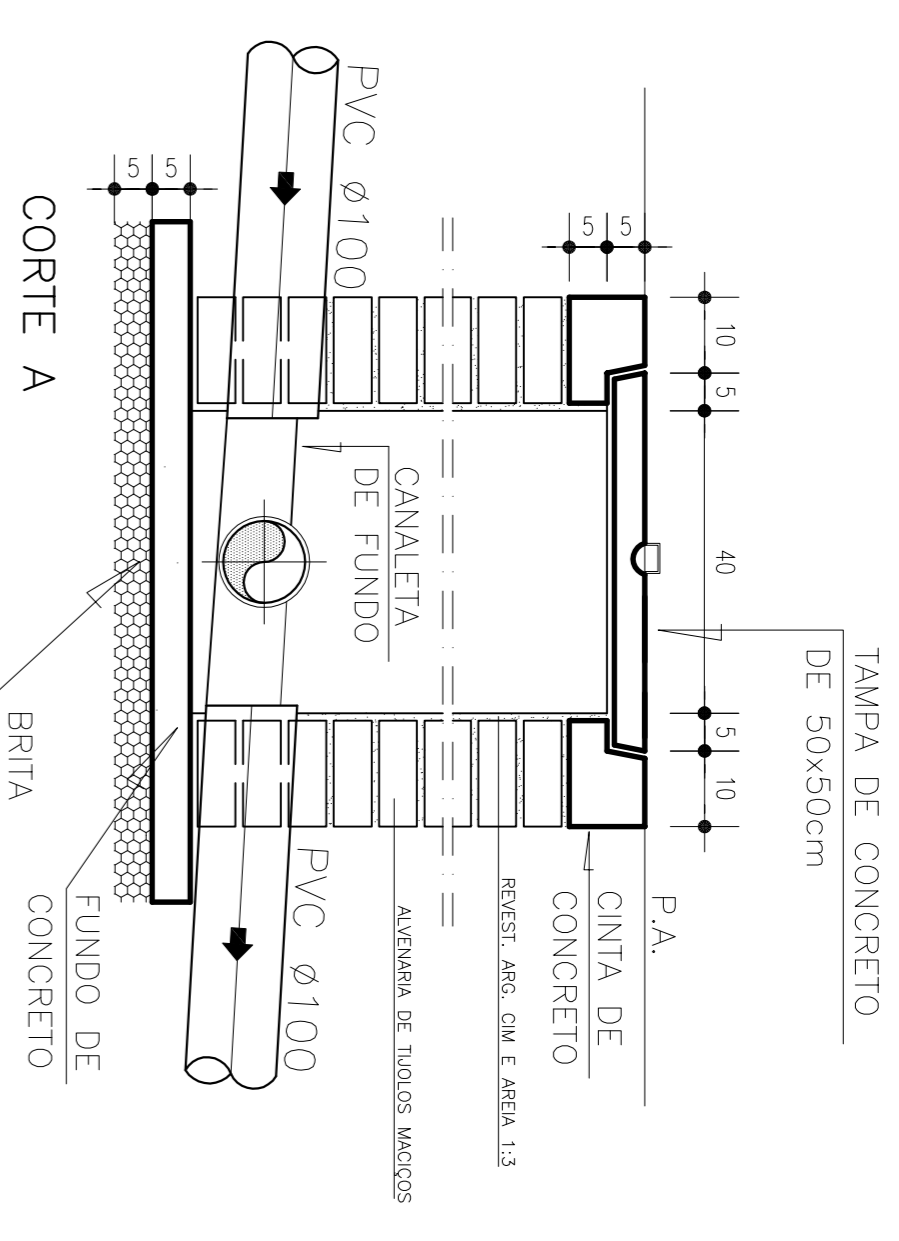


CORTE A


DETALHE PADRÃO - ENTRADAS E SAIDAS DAS CAIXAS DE INSPEÇÃO  
ESCALA: 1/10

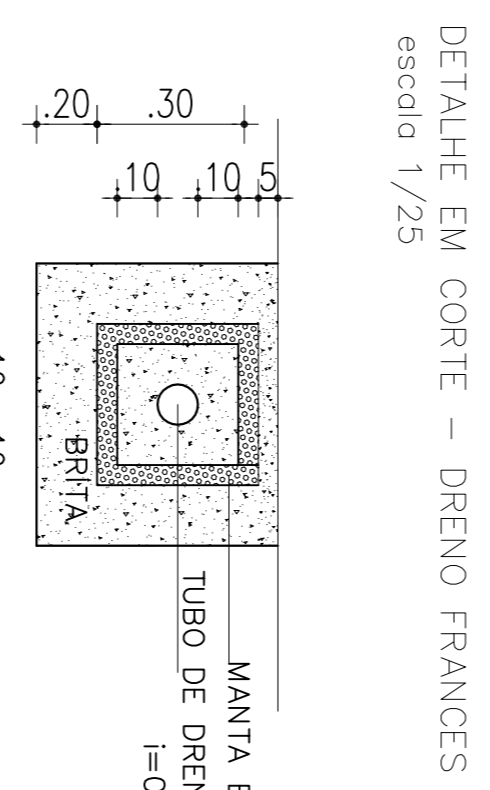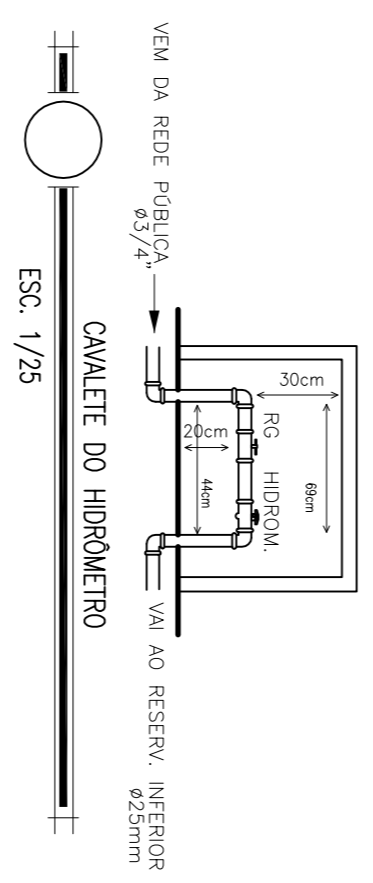


DETALHE EM CORTE - DRENO FRANCES  
escala 1/25

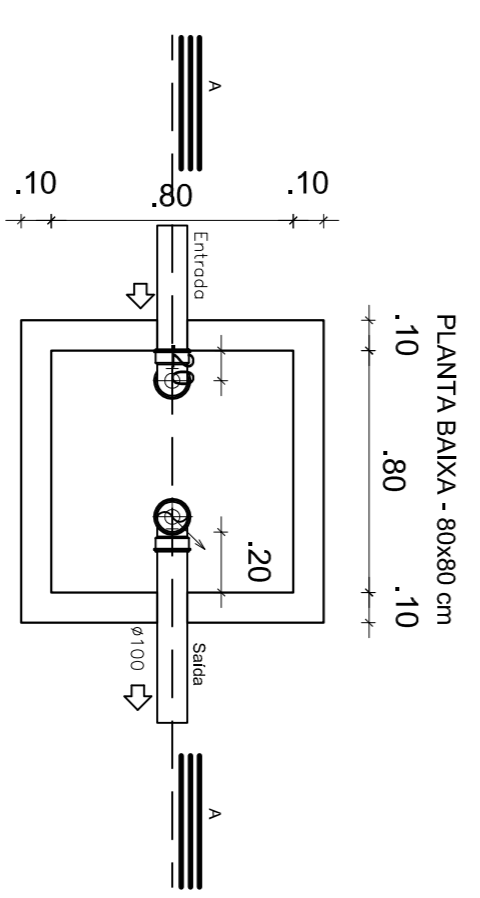

CORTE A-A

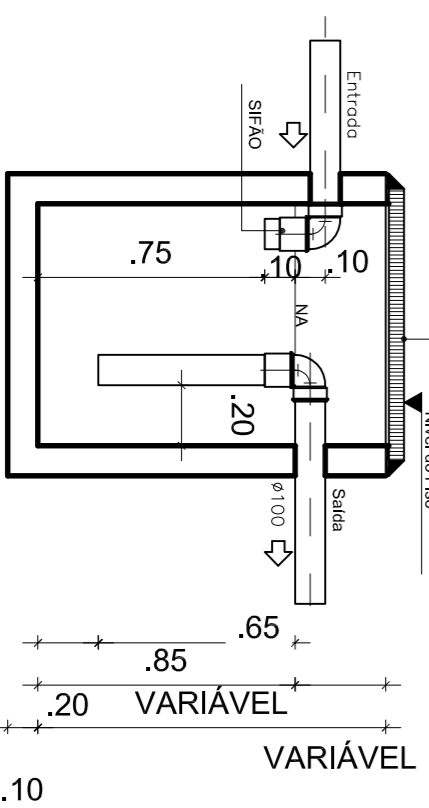

CAIXA DE GORDURA ESPECIAL (CGE) E DE SABÃO (CSS)  
ESCALA 1:25

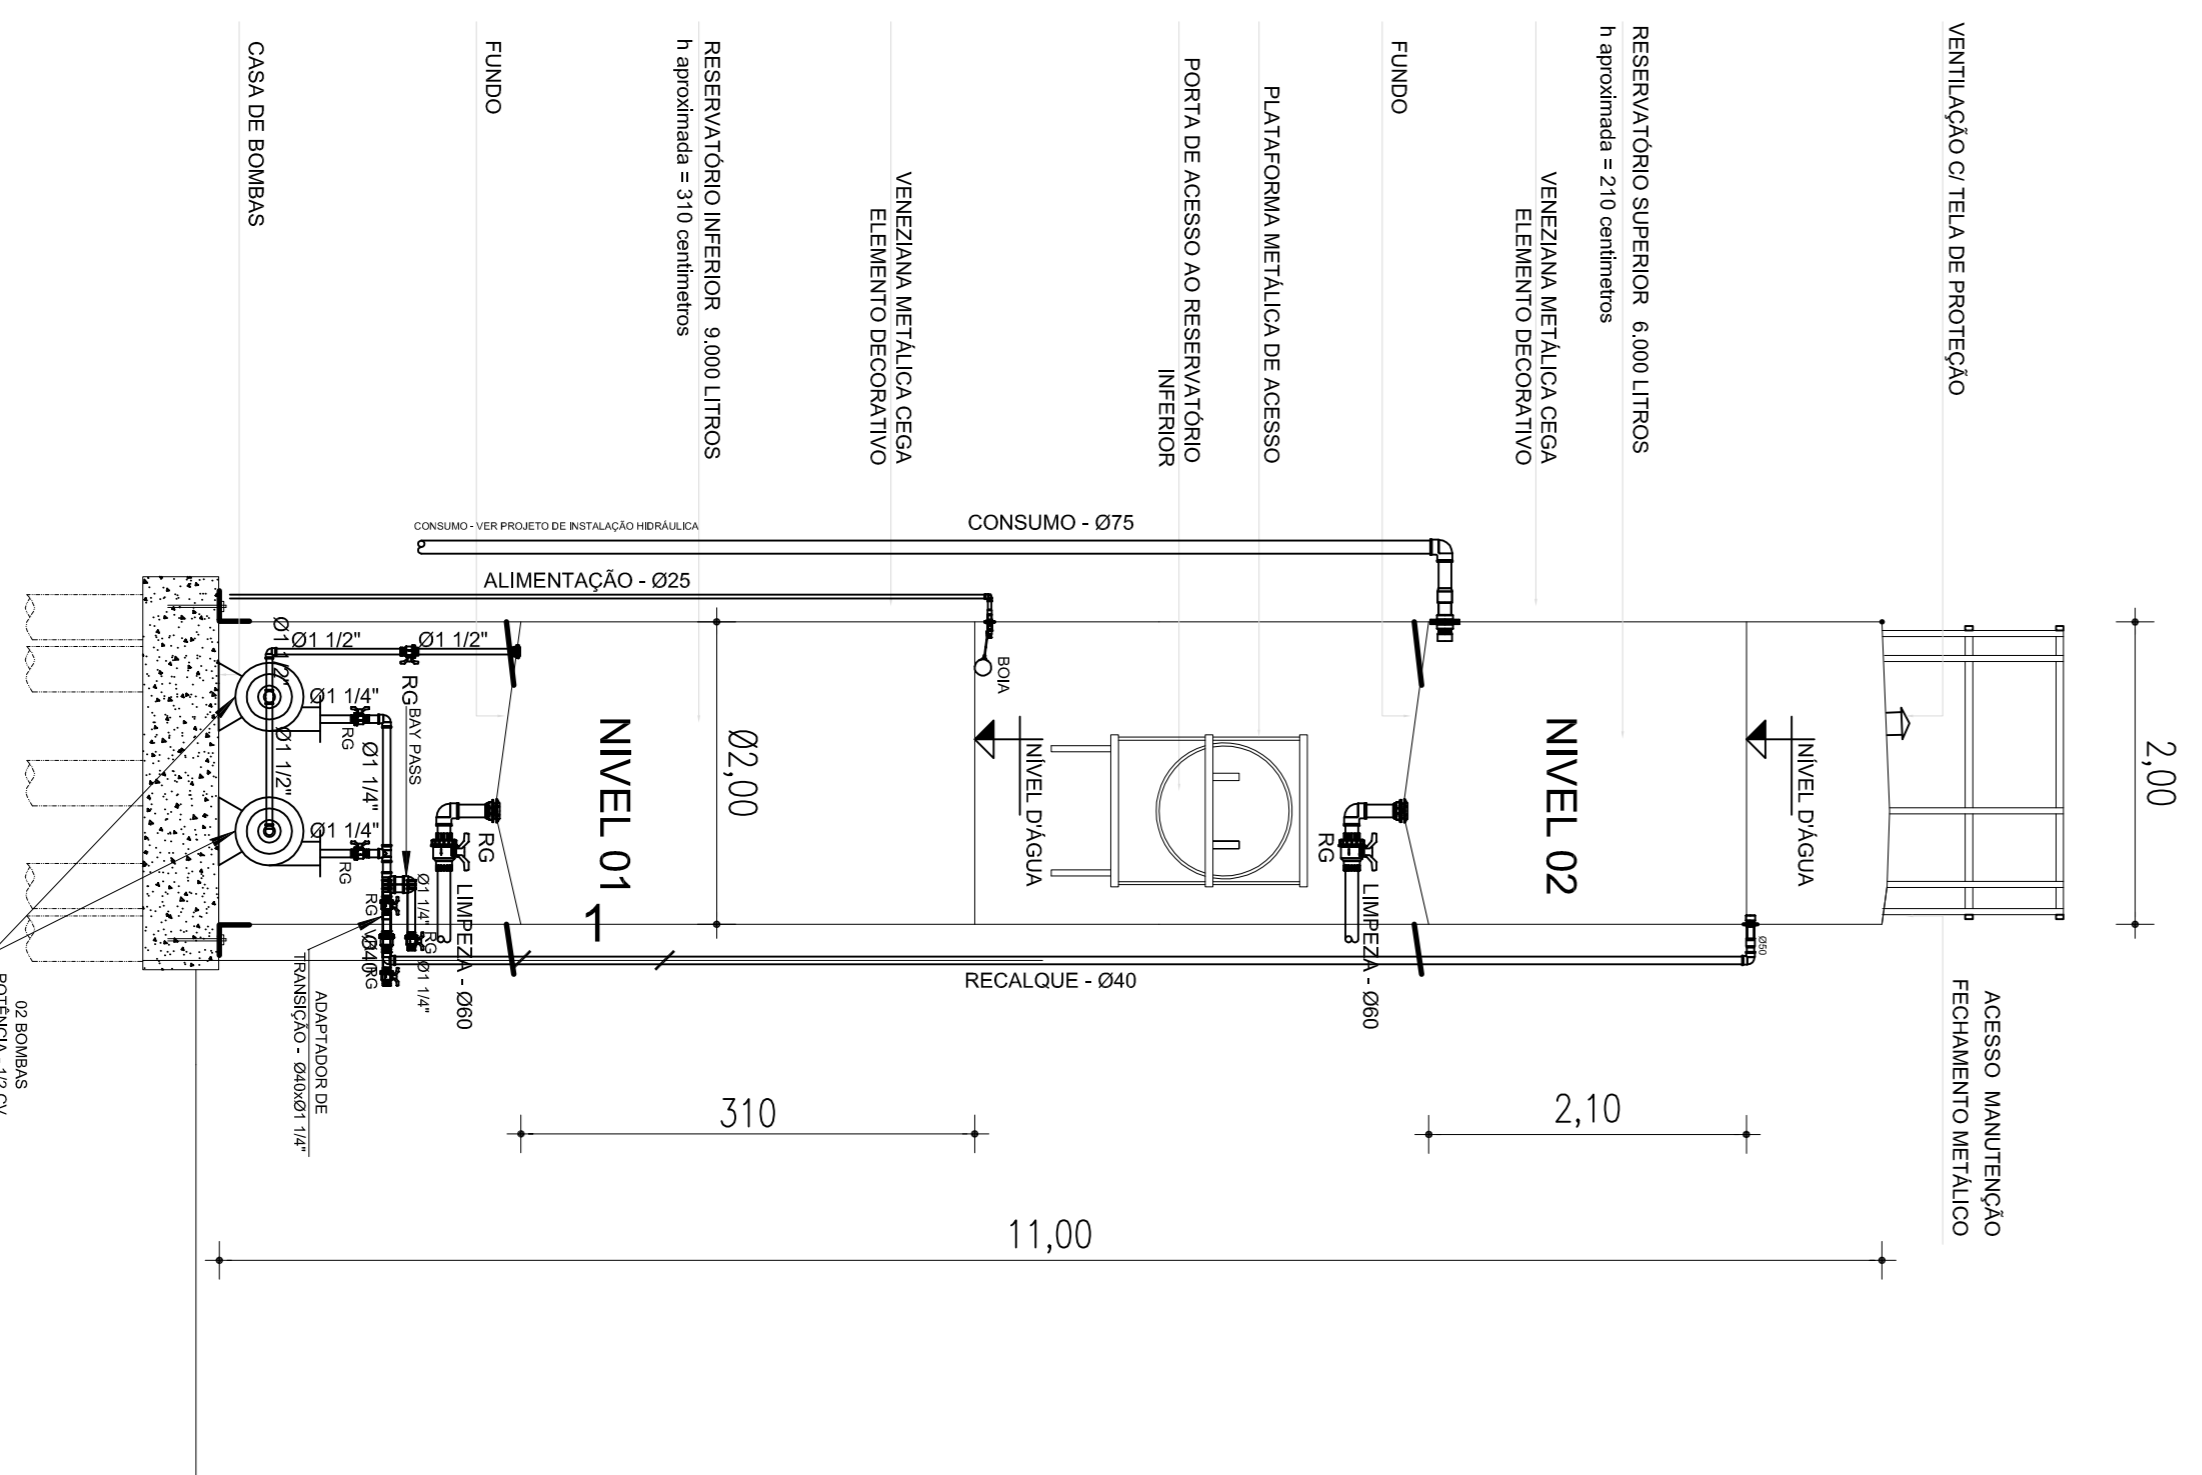

DETALHE RESERVATÓRIO METÁLICO  
ESCALA 1:50

<p><b>E.M.E.I. INÁCIO DE FREITAS ROLIM</b> SECRETARIA MUNICIPAL DA EDUCAÇÃO</p>		
<p><b>Angela Bosenbecker</b> PROJETO ARQUITETÔNICO</p>		
<p>PROJETO: PROJETO HIDROSSANITÁRIO</p>	<p>PRANCHA: PH-04</p>	
<p>ENDEREÇO: Rua Domingos Rodrigues, 32 - PORTO</p>	<p>PROJETO: PROJETO HIDROSSANITÁRIO</p>	
<p>CONTEÚDO: DETALHES</p>	<p>PROJETO: PROJETO HIDROSSANITÁRIO</p>	
<p>LOCAL E DATA: Pelotas, OUTUBRO de 2014.</p>	<p>ESCALA: INDICADA</p>	