




1 PLANTA BAIXA - entrada d'água, saída de esgoto e rede de gás  
esc 1:50

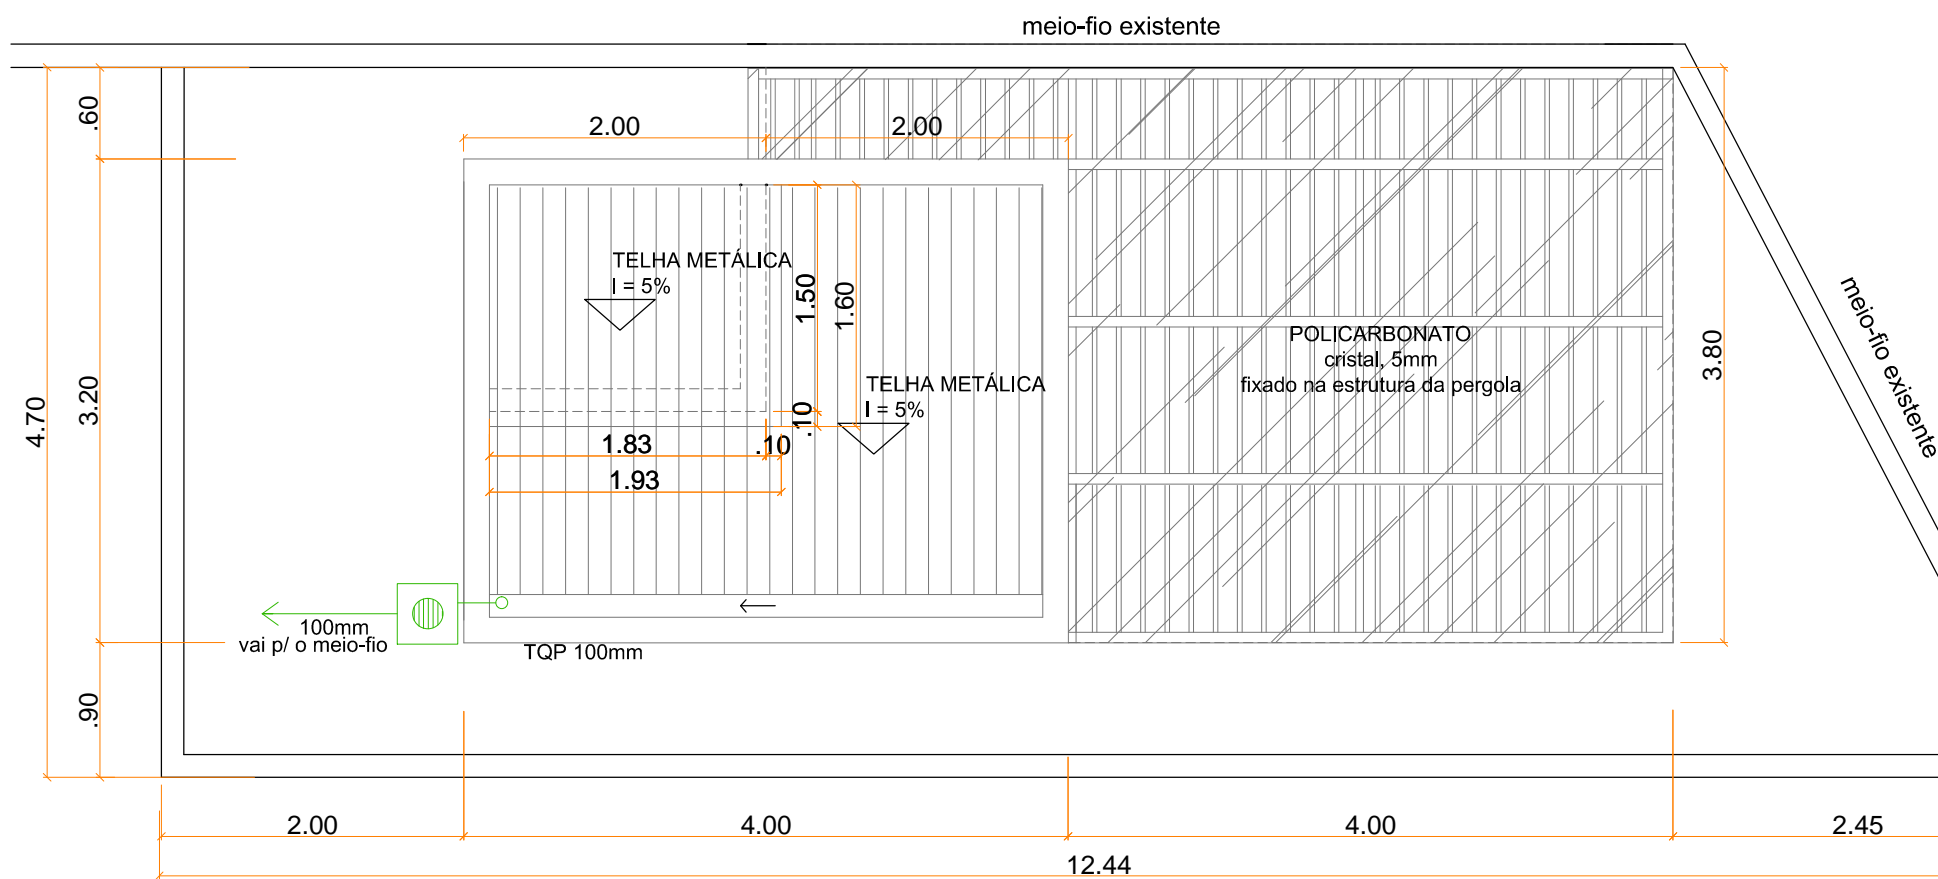


2 PLANTA COBERTURA  
esc 1:50

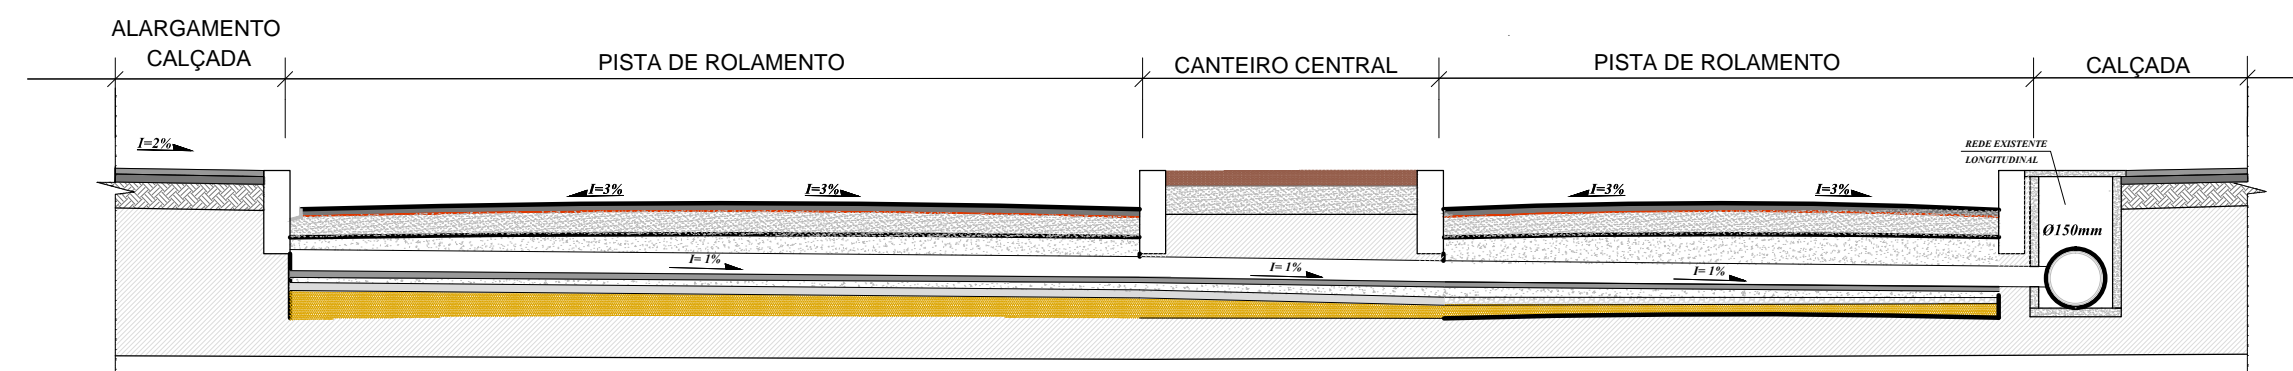

6 Detalhe travessia  
sem escala

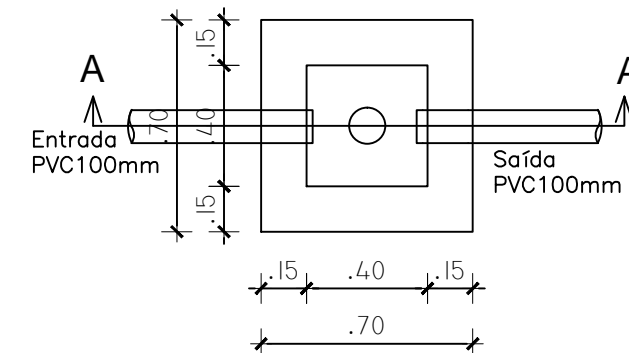


PLANTA BAIXA

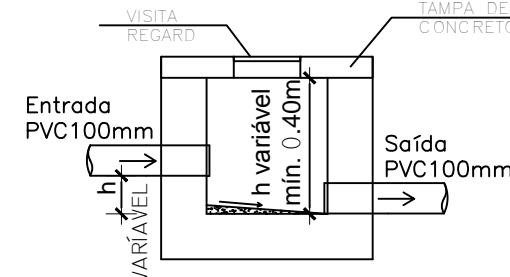


CORTE AA

3 DETALHE CAIXA INSPEÇÃO  
SEM ESCALA

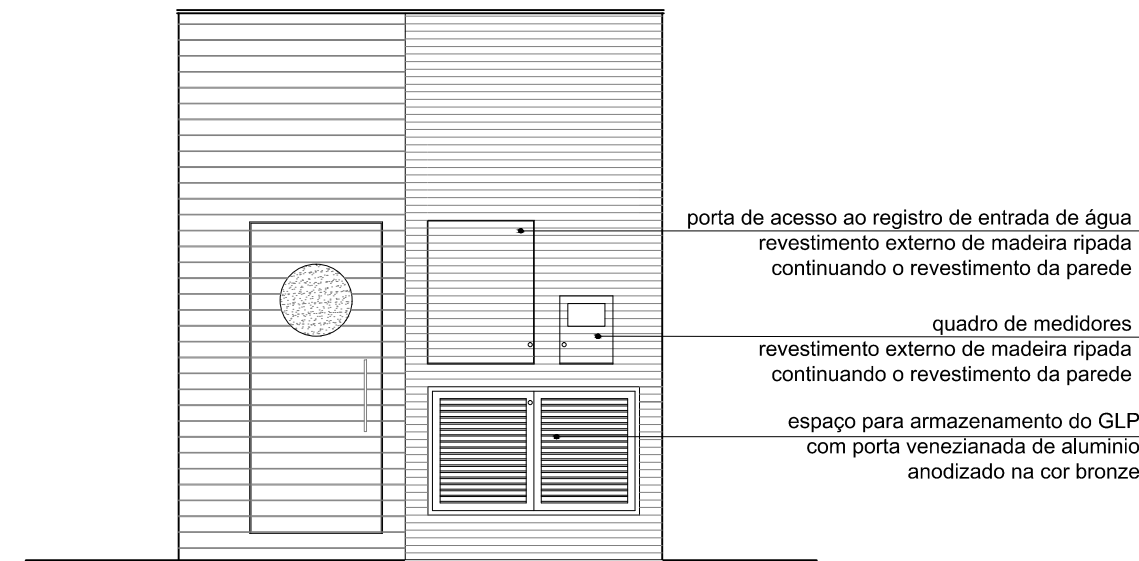


4 DETALHE ARQ. - FACHADA LATERAL  
esc 1:50

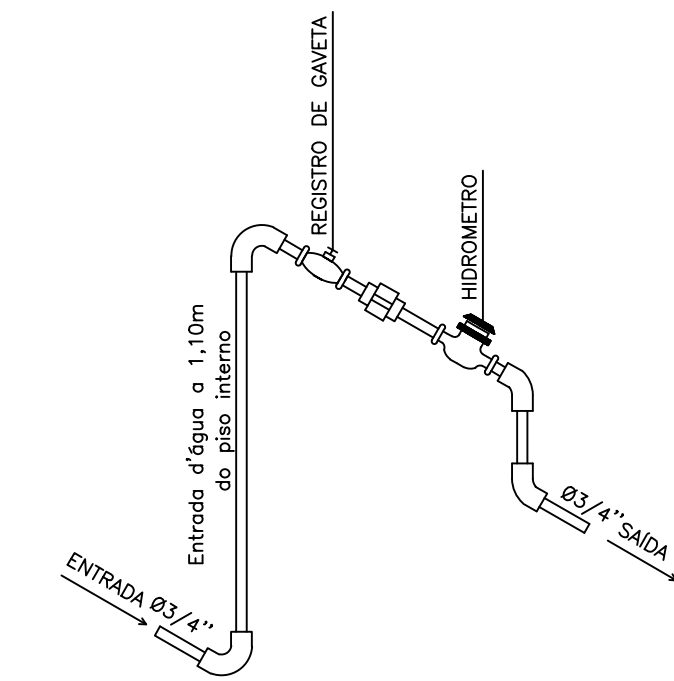

5 DETALHE HIDROMETRO  
SEM ESCALA

#### LEGENDA

	CAIXA DE GORDURA - 18L		CANALIZAÇÃO ÁGUA FRIA (NA PAREDE)
	CAIXA DE INSPEÇÃO - 40X40cm h=variável		CANALIZAÇÃO ÁGUA FRIA (SUBTERRÂNEA)
	COLETOR PLUVIAL - 40X40cm		TUBULAÇÃO DE GÁS
	TUBO DE QUEDA PLUVIAL		TUBULAÇÃO DE ESGOTO PLUVIAL
			TUBULAÇÃO DE ESGOTO CLOACAL

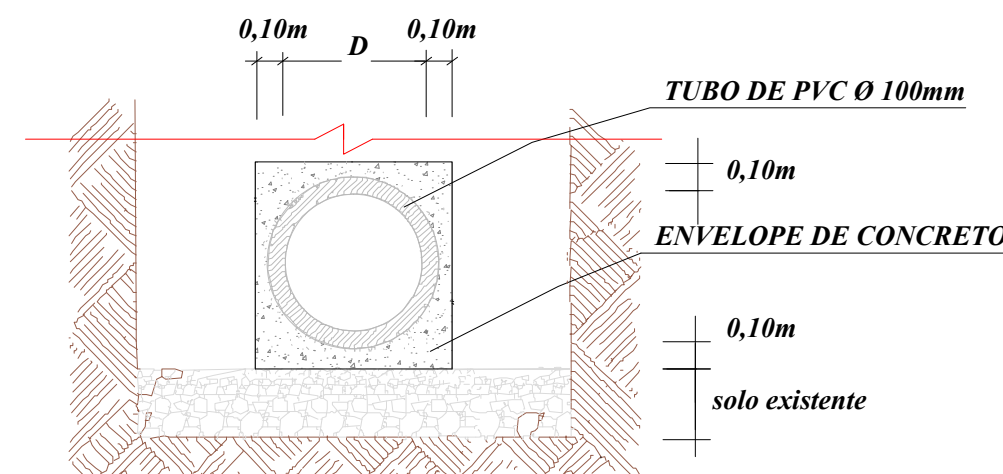

7 Detalhe envelopamento  
sem escala



SECRETARIA DE COORDENAÇÃO E PLANEJAMENTO  
UNIDADE DE GERENCIAMENTO DE PROJETOS

PROJETO QUIOSQUES - ORLA PRAIA DO LARANJAL

HIDROSSANITÁRIO - PONTO 4

Prancha  
PHS 04/05

EQUIPE TÉCNICA DA UGP

Eng. Civil - Karen B. Almeida Esperança - CREA/RS 133.204

Escala  
1 / 50

Data  
JAN / 2014