




1 PLANTA BAIXA - entrada d'água, saída de esgoto e rede de gás
esc 1:50

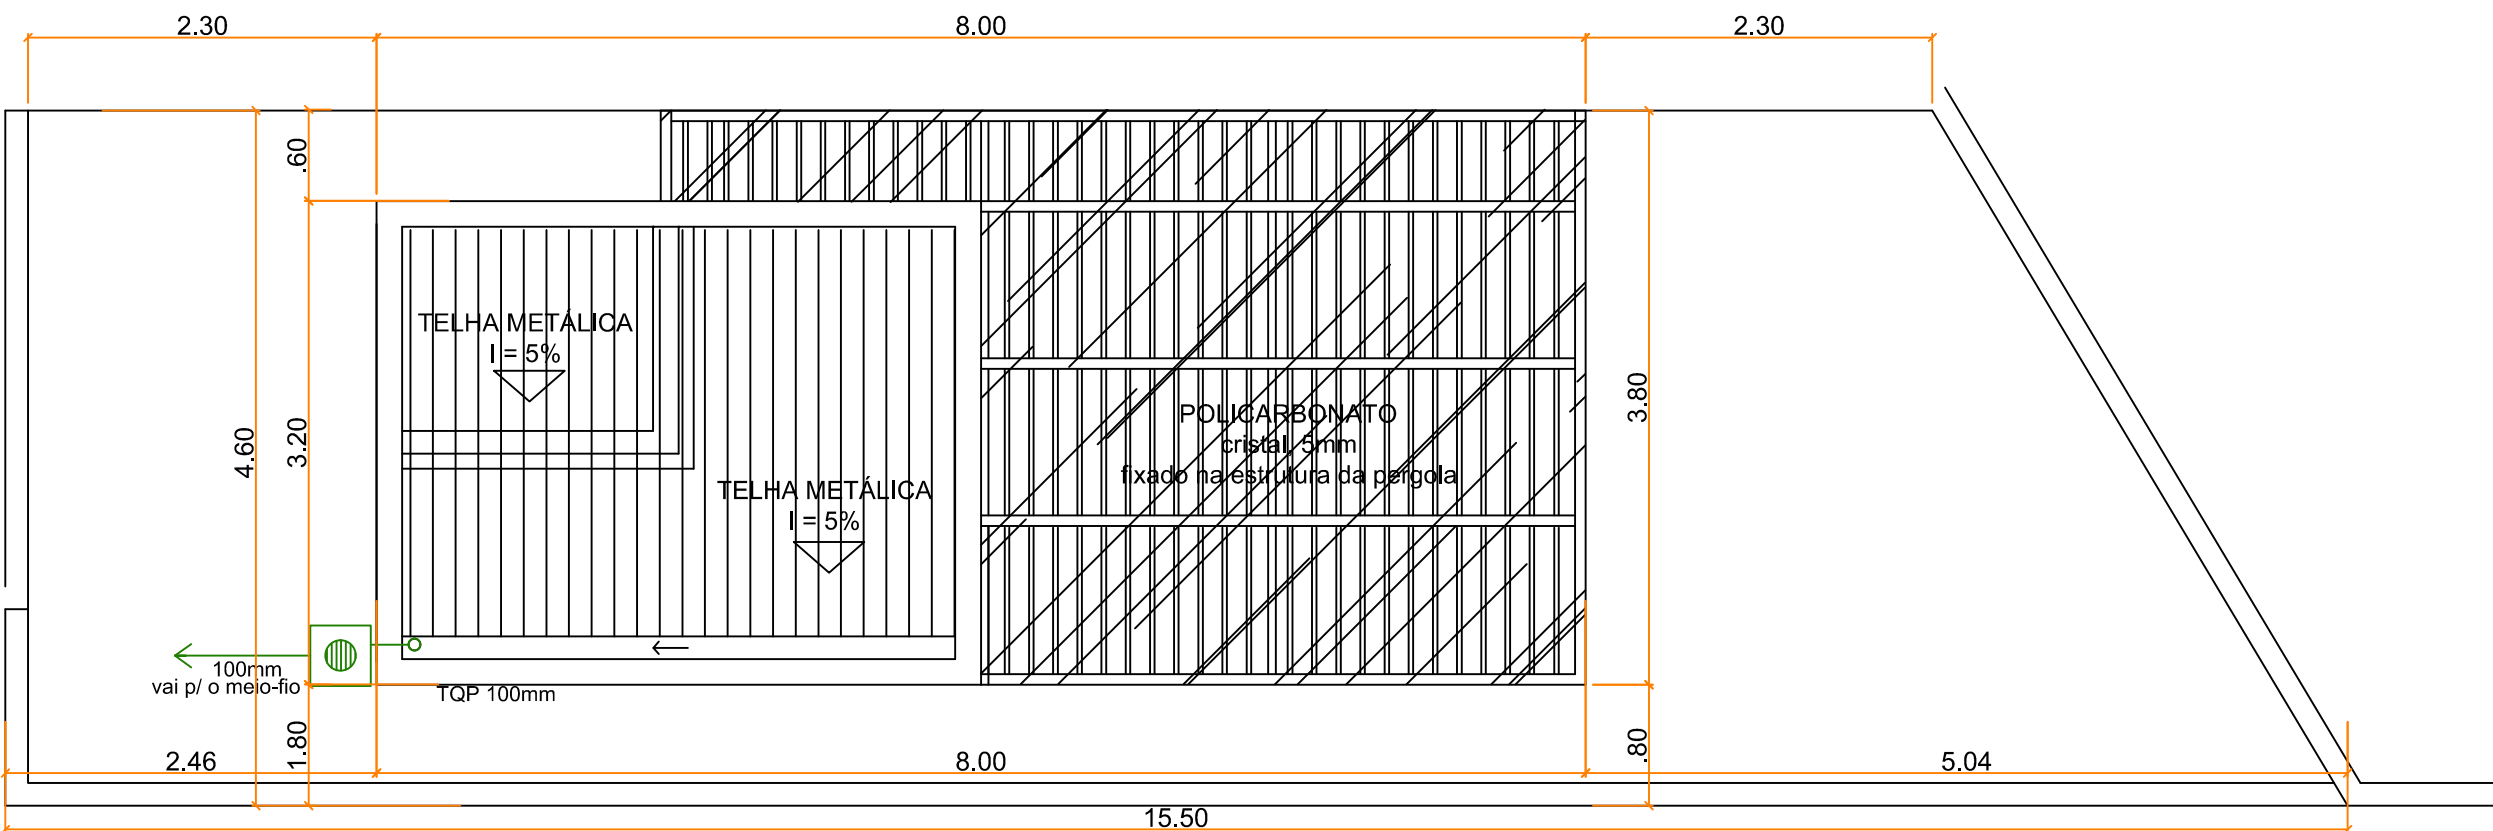


2 PLANTA COBERTURA
esc 1:50

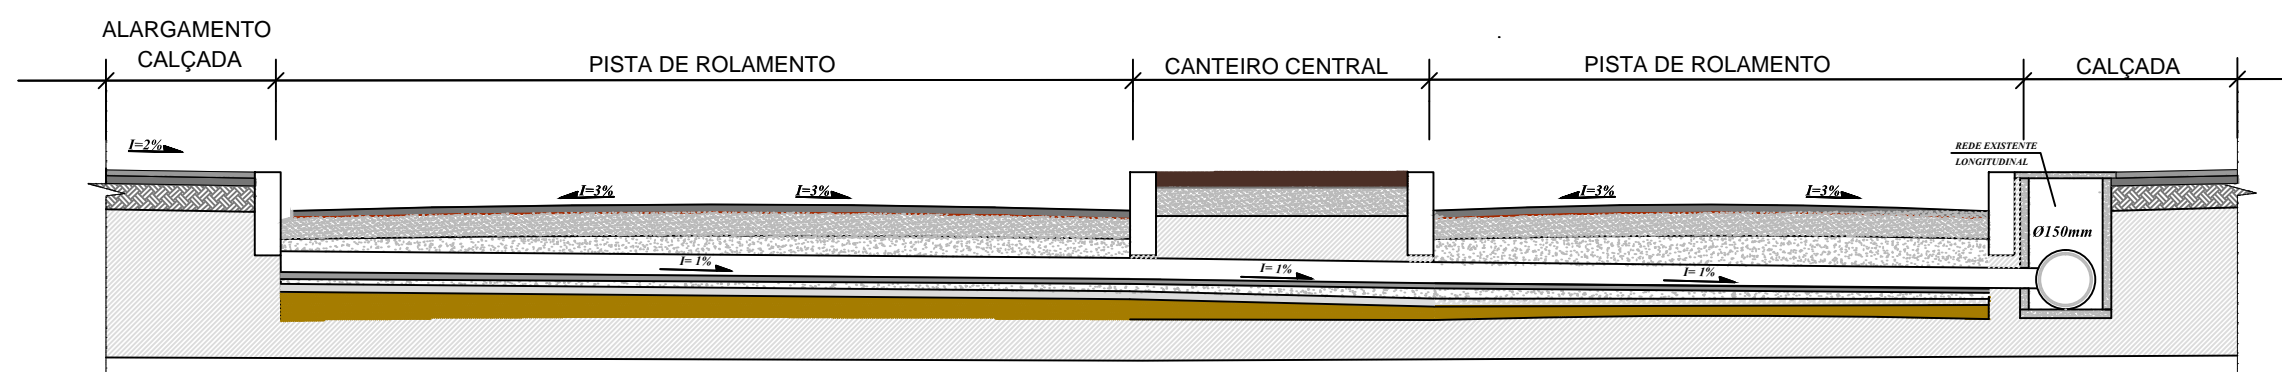

6 Detalhe travessia
sem escala

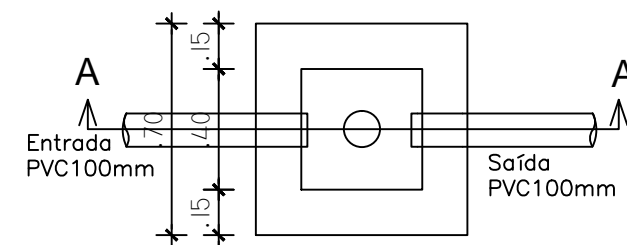


PLANTA BAIXA

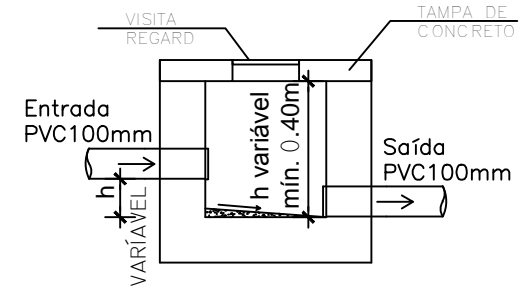


CORTE AA

3 DETALHE CAIXA INSPEÇÃO
SEM ESCALA

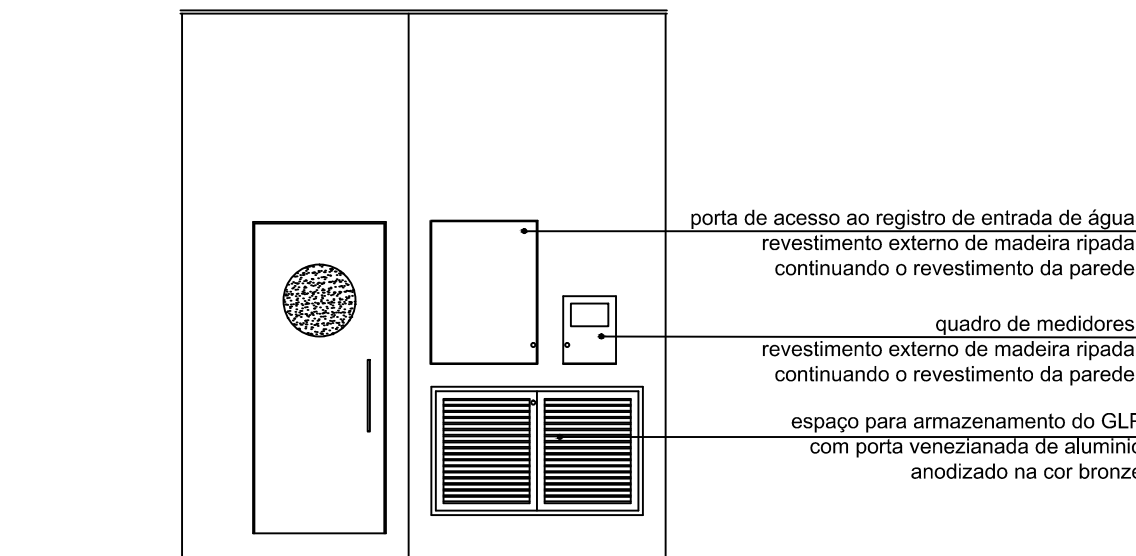


4 DETALHE ARQ. - FACHADA LATERAL
esc 1:50

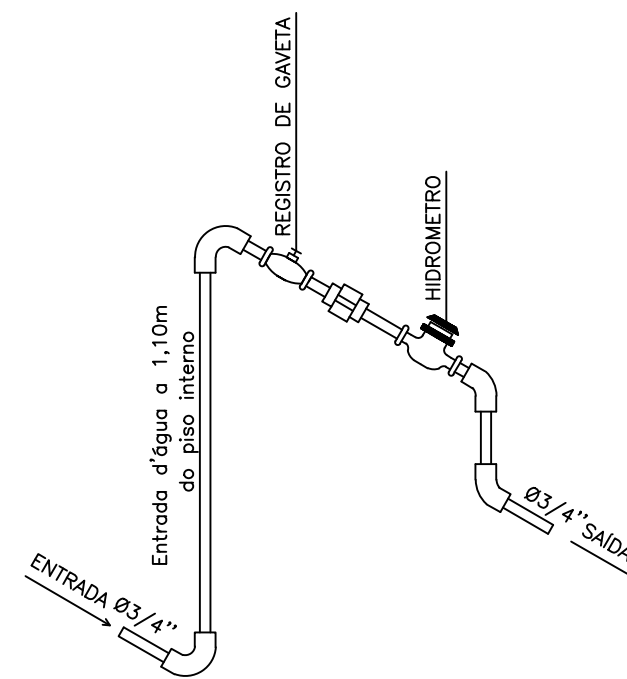

5 DETALHE HIDROMETRO
SEM ESCALA

LEGENDA

| | | | |
|--|---|--|-------------------------------------|
| | CAIXA DE GORDURA - 18L | | CANALIZAÇÃO ÁGUA FRIA (NA PAREDE) |
| | CAIXA DE INSPEÇÃO - 40X40cm h=variável | | CANALIZAÇÃO ÁGUA FRIA (SUBTERRÂNEA) |
| | COLETOR PLUVIAL - 40X40cm | | TUBULAÇÃO DE GÁS |
| | TUBO DE QUEDA PLUVIAL | | TUBULAÇÃO DE ESGOTO PLUVIAL |
| | RS RALO SIFONADO | | TUBULAÇÃO DE ESGOTO CLOACAL |

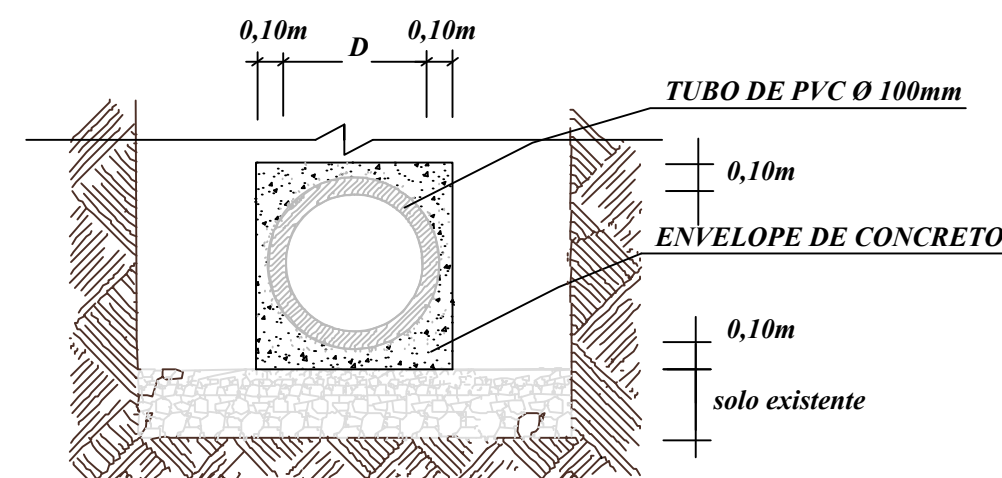

7 Detalhe envelopamento
sem escala



SECRETARIA DE COORDENAÇÃO E PLANEJAMENTO
UNIDADE DE GERENCIAMENTO DE PROJETOS

PROJETO QUIOSQUES - ORLA PRAIA DO LARANJAL

HIDROSSANITÁRIO - PONTO 1

Prancha
01/02

EQUIPE TÉCNICA DA UGP

Eng. Civil - Karen B. Almeida Esperança - CREA/RS 133.204

Escala
1 / 50

Data
JUNHO/2016