


LEGENDA:

ponto GÁS GLP – registro esfera


DN – DIÂMETRO NOMINAL (GASES –COBRE)

REDE GLP


CILINDRO DE GLP – 13kg

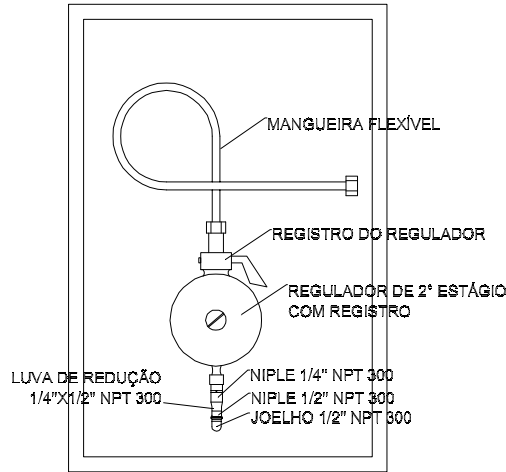


REGULADOR DE 2° ESTÁGIO
INSTALADOS NAS PAREDES PRÓXIMAS AOS PONTOS DE CONSUMO

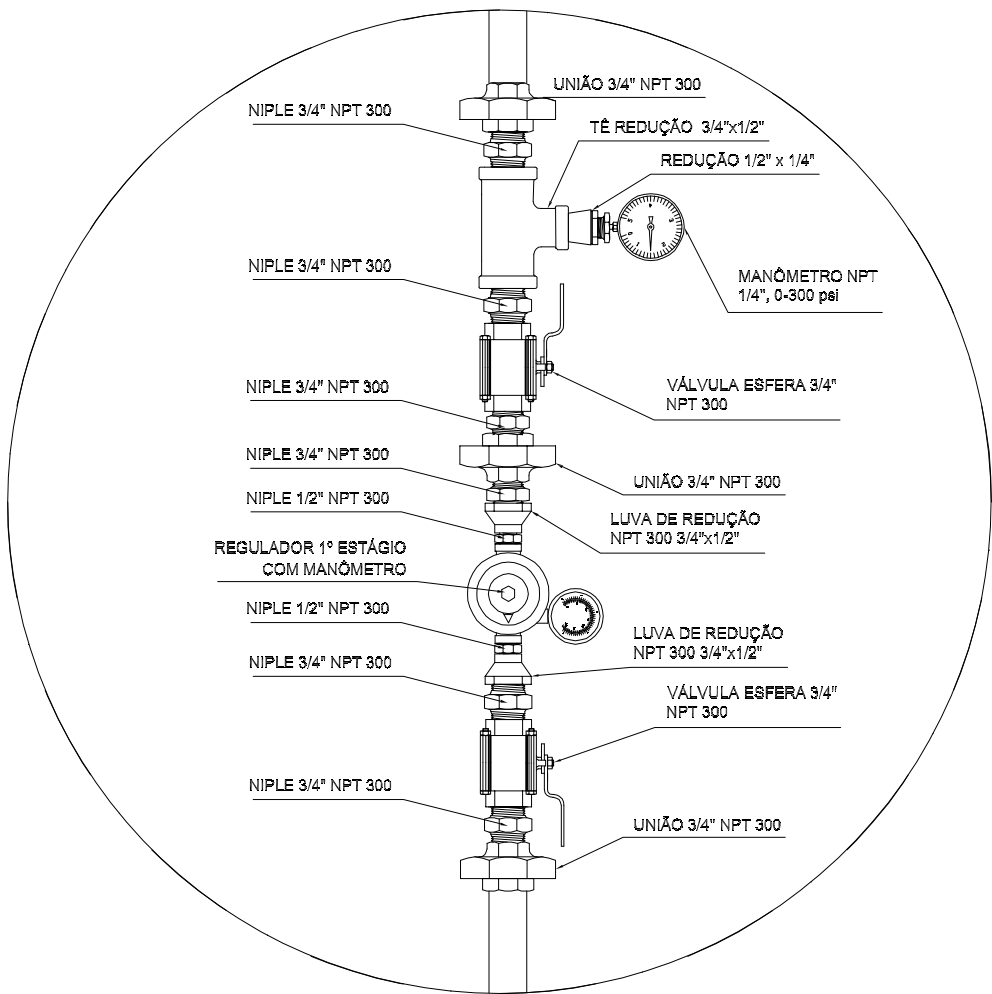


REGULADOR DE 1° ESTÁGIO

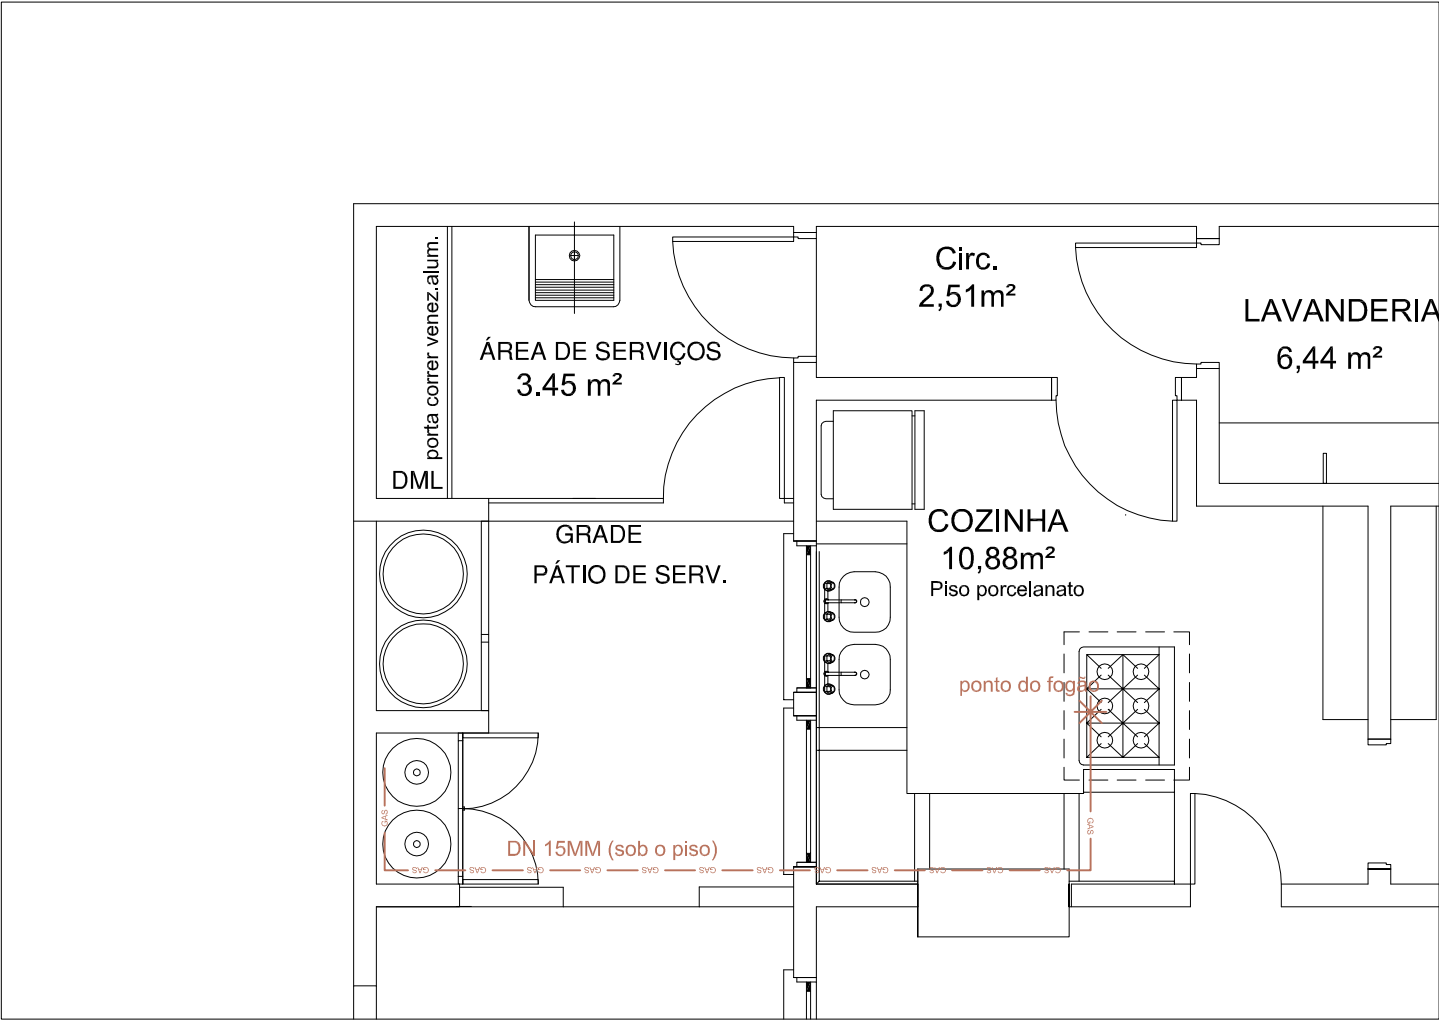

Planta Baixa
Escala:1/50

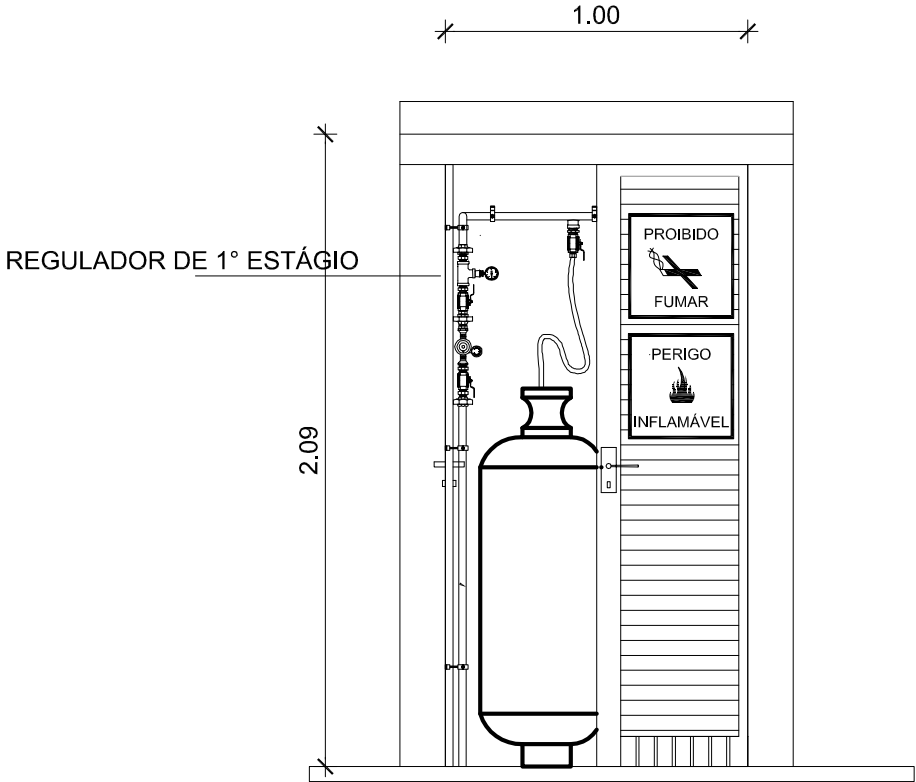

VISTA FRONTAL

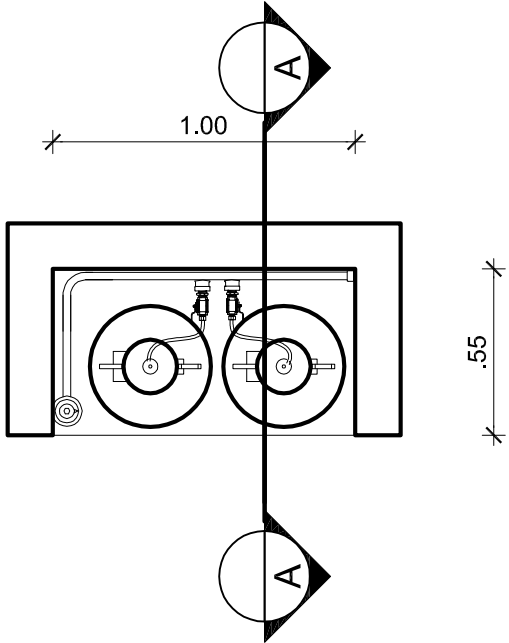

VISTA SUPERIOR

DETLAHE CENTRAL DE GLP
Escala:1/25

REVISÃO	DATA	RESPONSÁVEL	OBSERVAÇÃO
PREFEITURA MUNICIPAL DE PELOTAS SECRETARIA MUNICIPAL DA EDUCAÇÃO DEPARTAMENTO DE PLANEJAMENTO E ENGENHARIA E.M.E.I. MANOEL BANDEIRA SECRETÁRIO MUNICIPAL DA EDUCAÇÃO			
PROJETO: Angela Bosenbecker RUA GEN. TELLES, 357 PELOTAS - RS - CEP 96010-310 FONE: 3303-0021 e-mail: angela.bosenbecker@gmail.com Projeto Arquitetônico: Ângela C. Bosenbecker CAU - A31414-5 Coordenação do Projeto: Ângela C. Bosenbecker CAU - A31414-5			
PROJETO: PROJETO - REDE GLP			PRANCHA: GAS-01
ENDEREÇO: R. Bernardo Pires, 300			
CONTEÚDO: PLANTA BAIXA			
LOCAL E DATA: Pelotas, maio de 2014.		ESCALA: 1/50	