
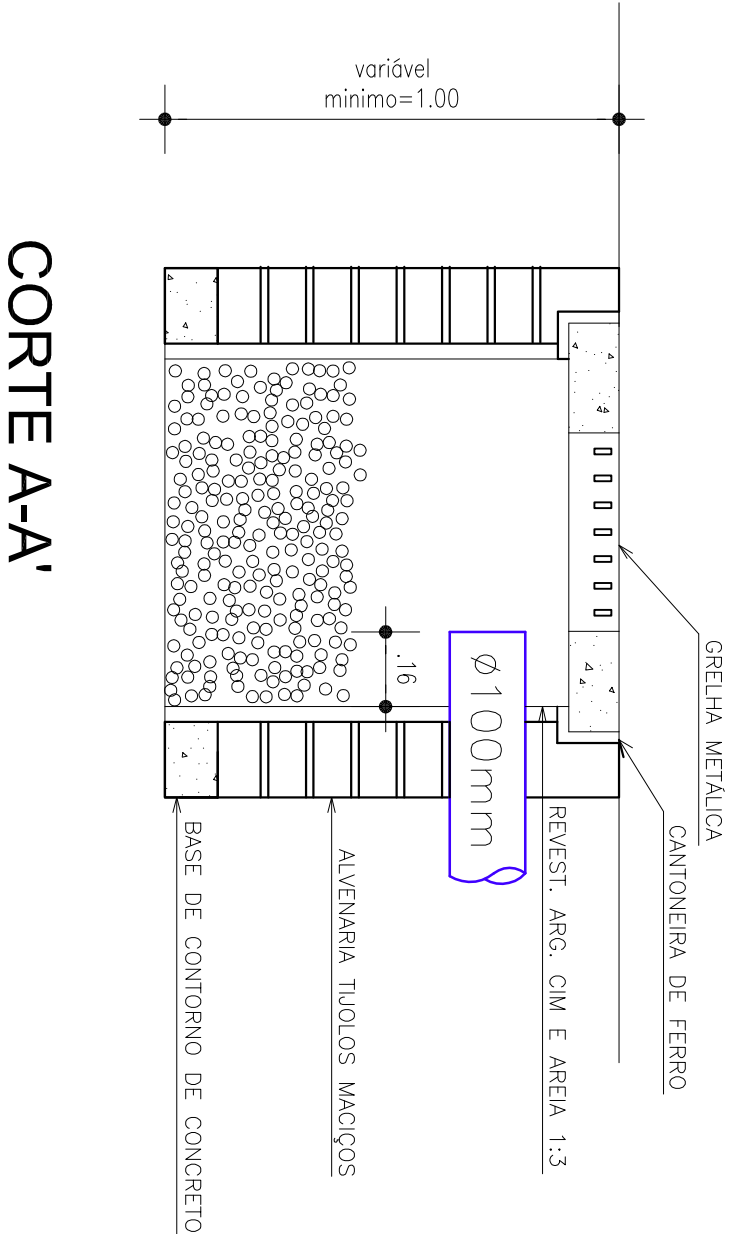



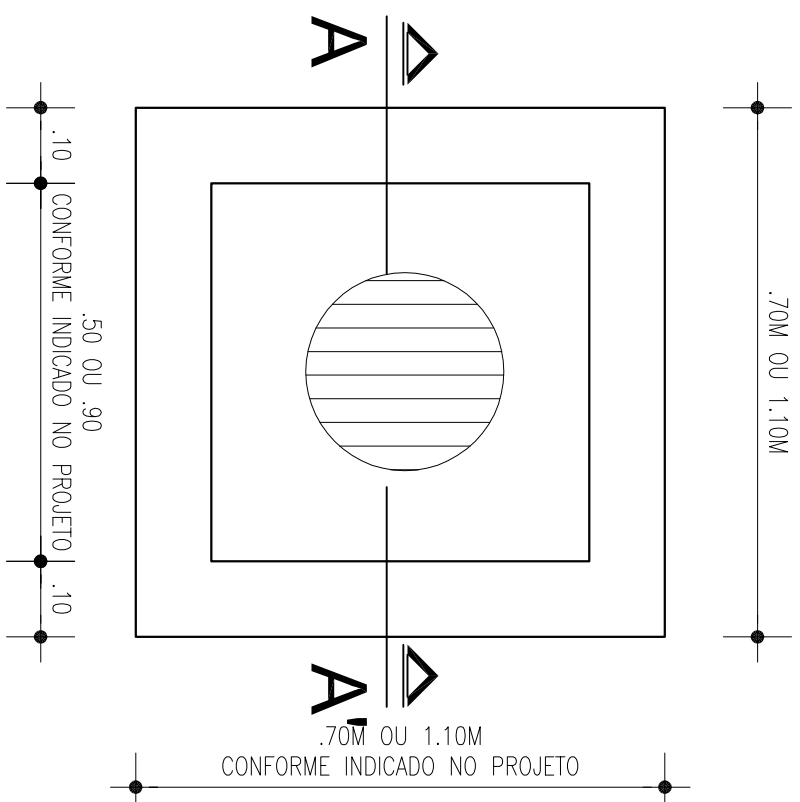


PLANTA BAIXA

CORTE A-A'





DETALHE PADRÃO CAIXAS DE AREIA/BRITA

ESCALA 1:10

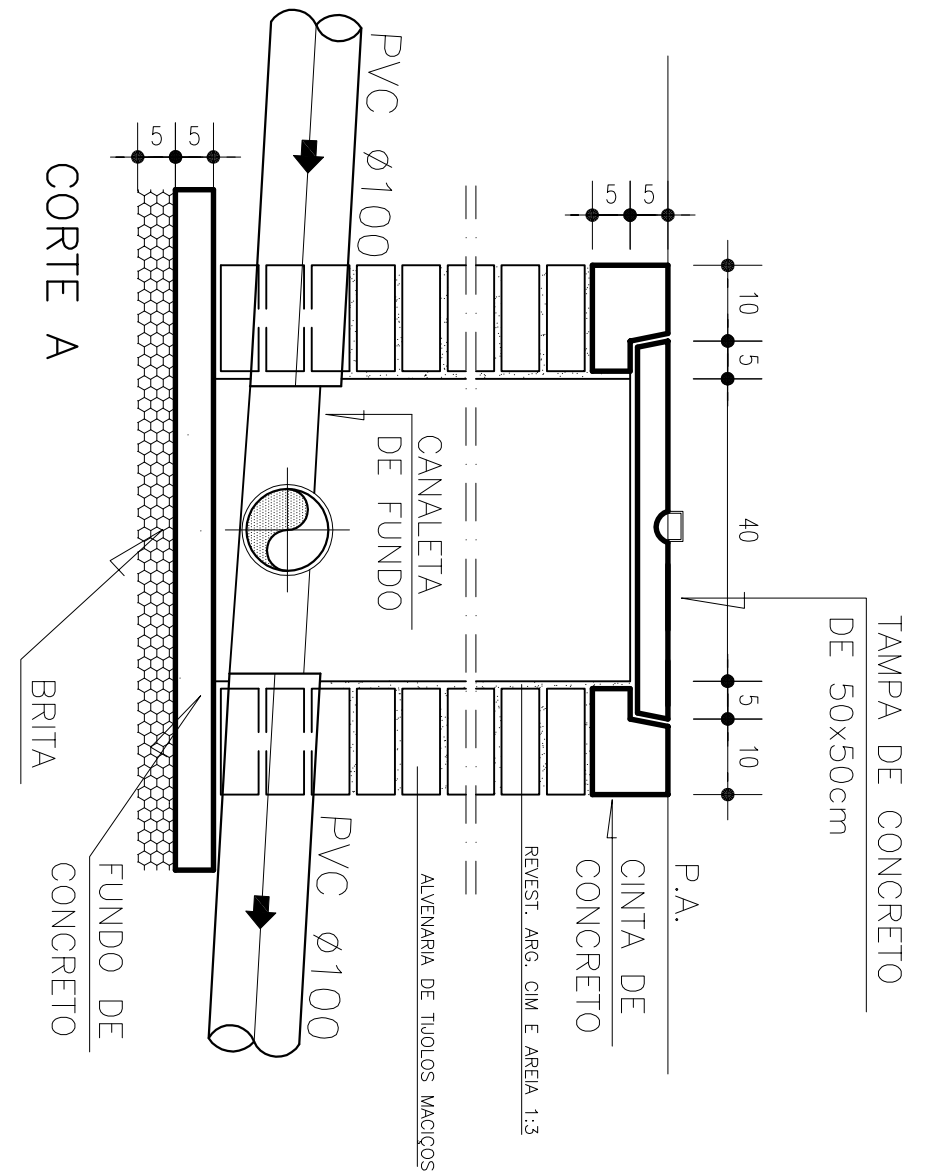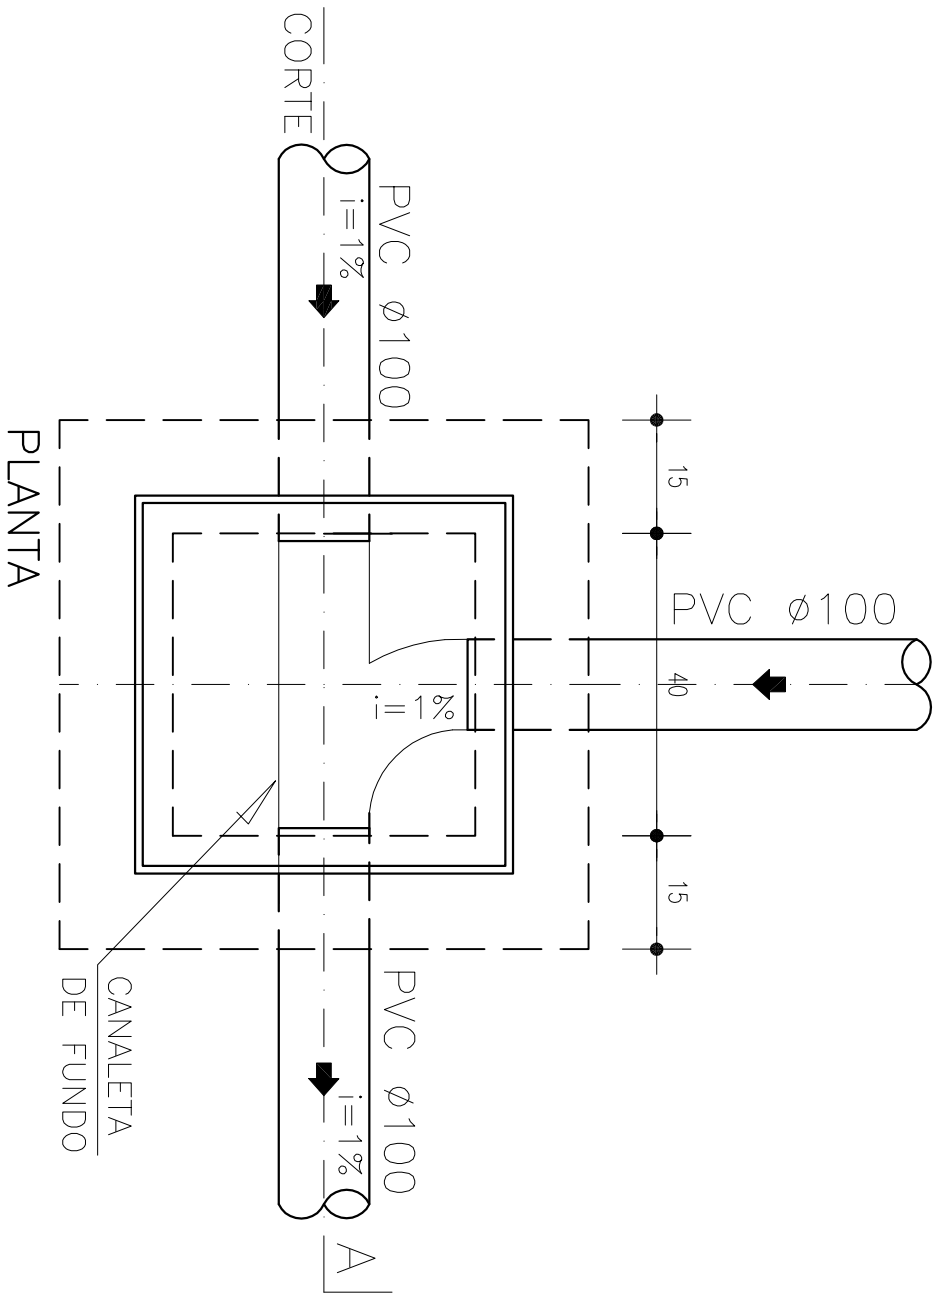


DETALHE PADRÃO - ENTRADAS E SAÍDAS DAS CAIXAS DE INSPEÇÃO

ESCALA: 1/10

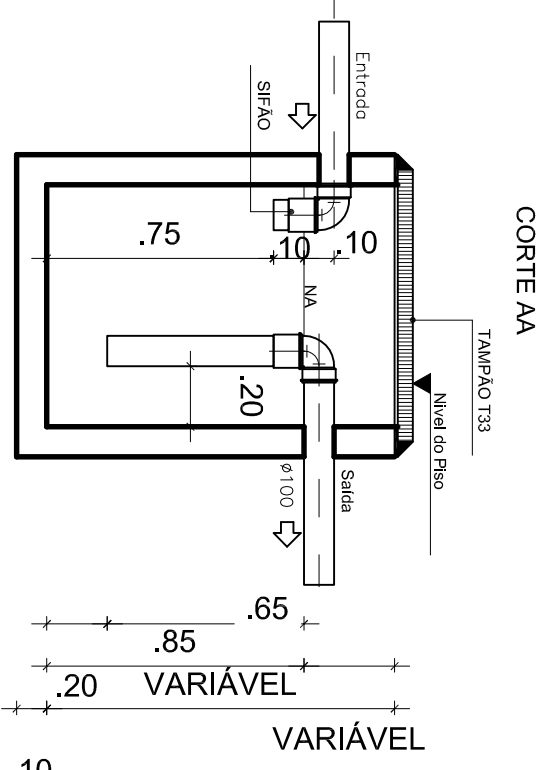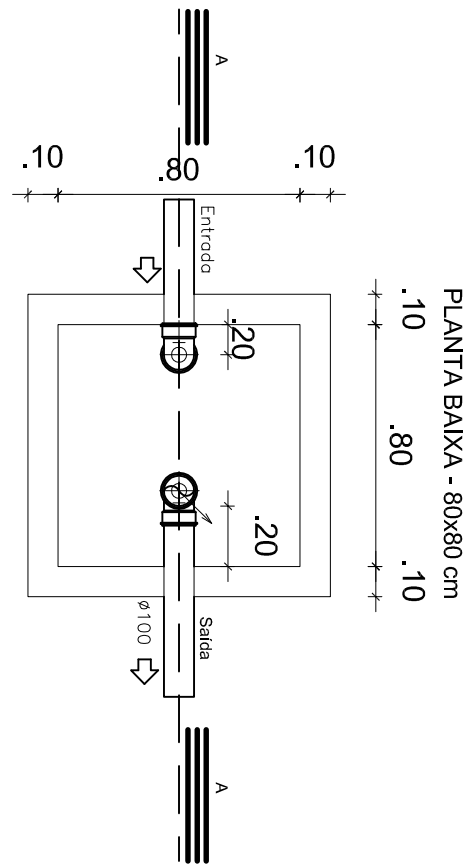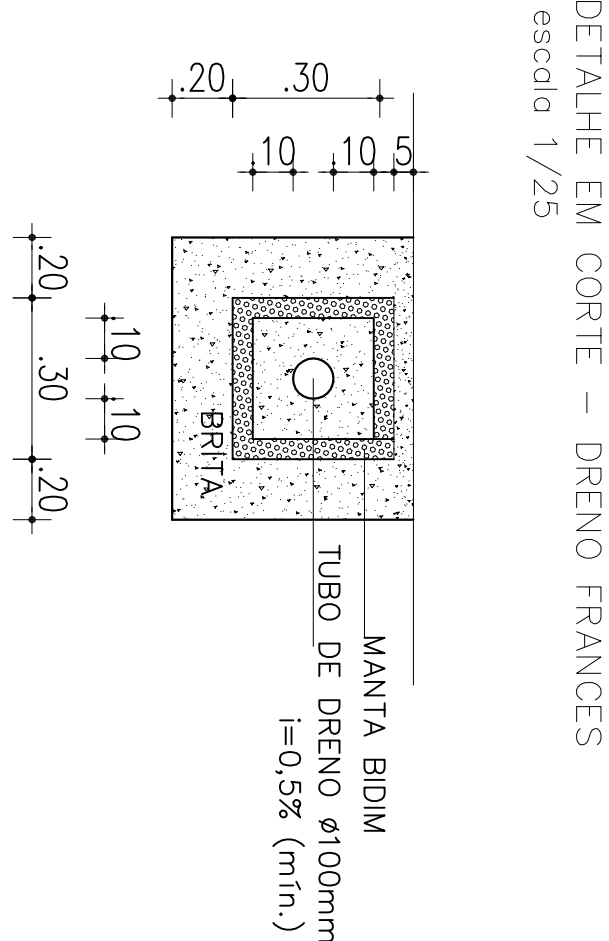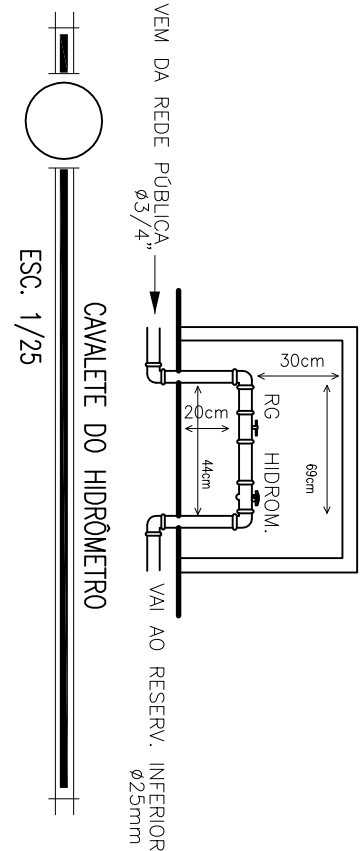

CAIXA DE GORDURA ESPECIAL (CGE) E DE SABÃO (CSS)

ESCALA 1:25

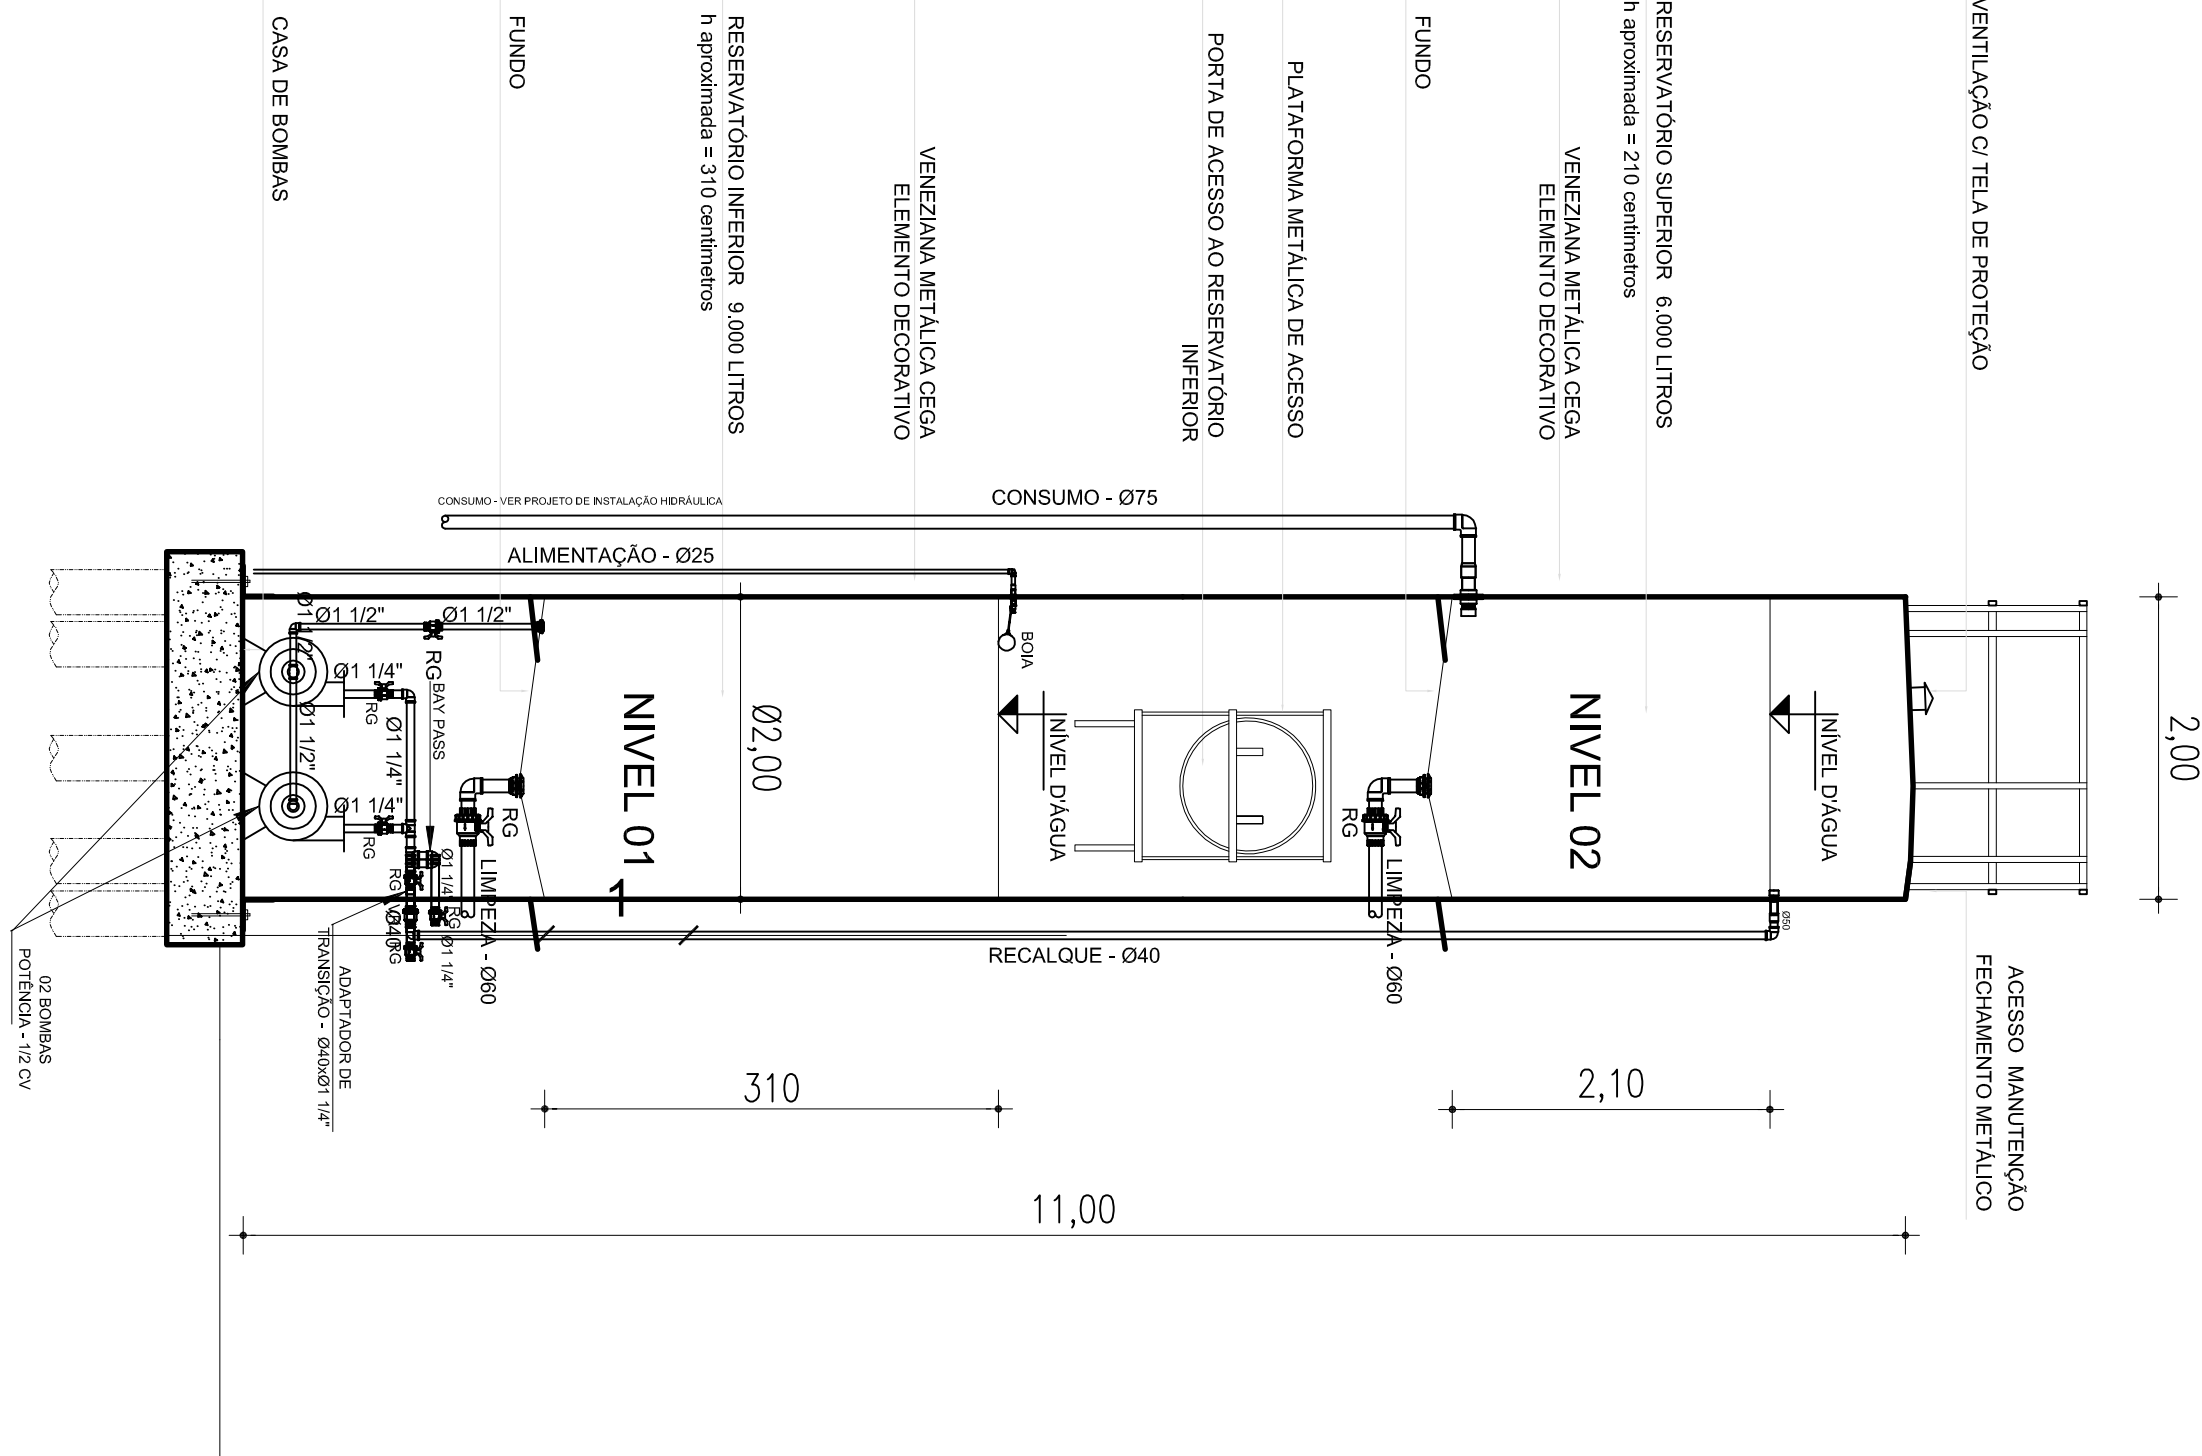

DETALHE RESERVATÓRIO METÁLICO

ESCALA 1:50

REVISÃO	DATA	RESPONSÁVEL	OBSERVAÇÃO

PREFEITURA MUNICIPAL DE PELOTAS SECRETARIA MUNICIPAL DA EDUCAÇÃO DEPARTAMENTO DE PLANEJAMENTO E ENGENHARIA	
E.M.E.I. MANUEL BANDEIRA	
SECRETÁRIO MUNICIPAL DA EDUCAÇÃO	
PROJETO:	
<i>Angela Bosenbecker</i>	Projeto Arquitetônico: Angélio C. Bosenbecker
PROJETO: PROJETO HIDROSSANITÁRIO	CAU - A31414-5
ENDEREÇO: R. Bernardo Pires, 300	
CONTEÚDO: DETALHES	
LOCAL E DATA: Pelotas, OUTUBRO de 2014.	ESCALA: INDICADA
PH-04	