


PLANTA BAIXA  
ESC. 1:500



PLANTA SITUAÇÃO  
ESC. 1:5000

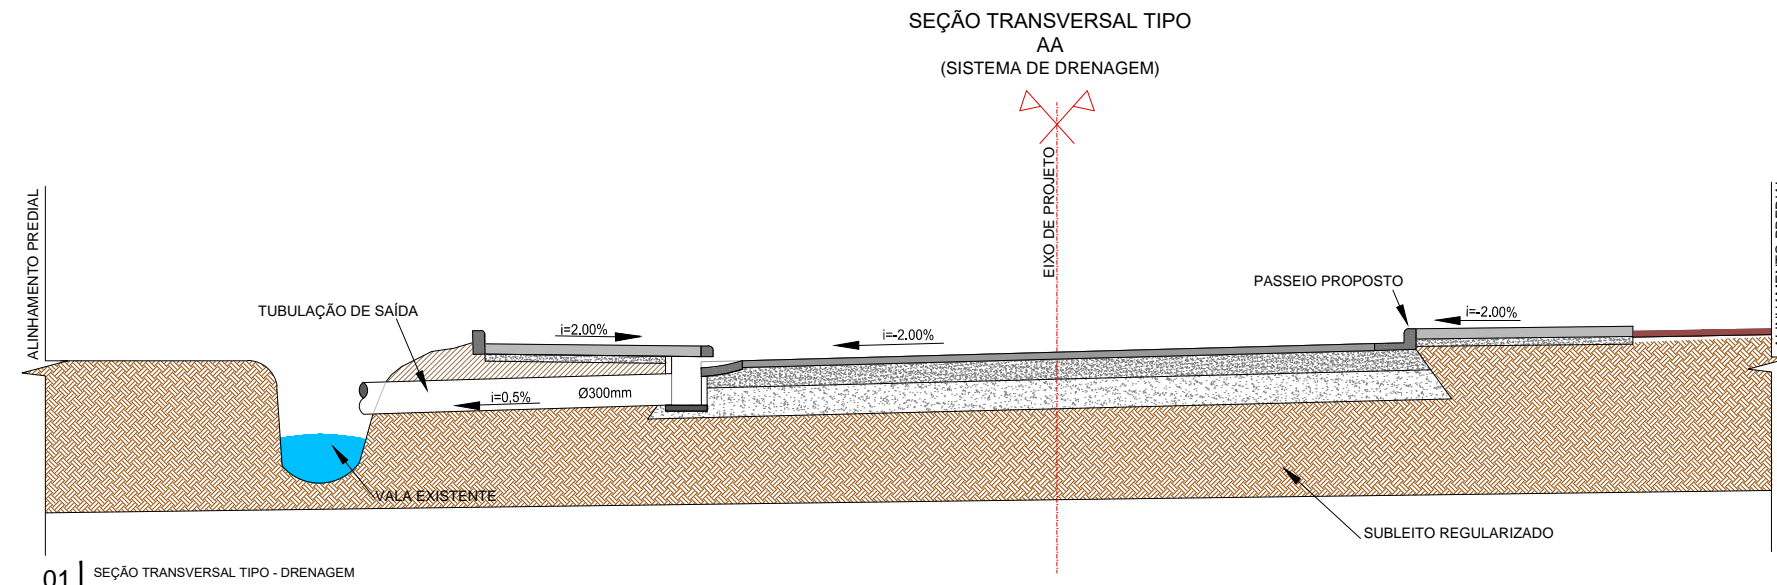

01 | SEÇÃO TRANSVERSAL TIPO - DRENAGEM  
SEM ESCALA


CONVENÇÕES DO PROJETO	
	MEIO-FIO PROJETADO CONJUGADO COM SARJETA
	REDE DE DRENAGEM EXISTENTE
	MEIO-FIO EXISTENTE
	ALINHAMENTO PREDIAL
	TUBO DE CONCRETO ARMADO DN300MM - PROJETADO
	BOCA DE LOBO EM CONCRETO
	POÇO DE VISITA COM BOCA DE LOBO - PROJETADO
	VALA DE DRENAGEM
	BOCA DE LOBO - existente
	TAMPA DE CAIXA EXISTENTE - à ser prolongada

EXTENSÃO SIMPLES E ACUMULADA (m)	
PROFUNDIDADE DO COLETOR (m)	0,41 0,40
COTA DA GERATRIZ INFERIOR INTERNA DO COLETOR (m)	12,155 12,163
COTA DO TERRENO (m)	12,563

EXTENSÃO SIMPLES E ACUMULADA (m)	
PROFUNDIDADE DO COLETOR (m)	0,40 0,40
COTA DA GERATRIZ INFERIOR INTERNA DO COLETOR (m)	12,132 12,137
COTA DO TERRENO (m)	12,567

EXTENSÃO SIMPLES E ACUMULADA (m)	
PROFUNDIDADE DO COLETOR (m)	0,61 0,60
COTA DA GERATRIZ INFERIOR INTERNA DO COLETOR (m)	12,004 12,103
COTA DO TERRENO (m)	12,703

02 | REDES PROJETADAS - RUA PADRE ANCHIETA  
ESCALA: 1/1000

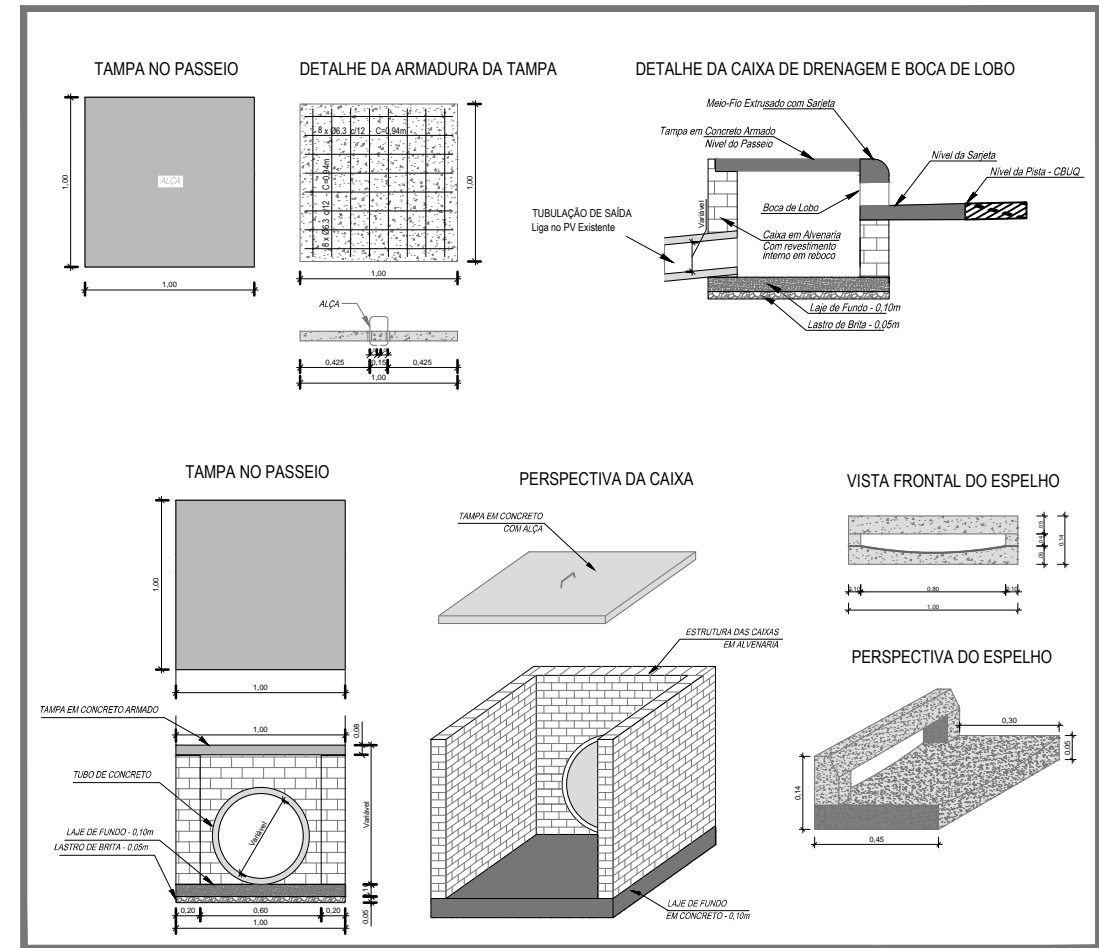

03 | DETALHE BOCA DE LOBO - CAIXA, TAMPA E ESPELHO  
SEM ESCALA

#### OBSERVAÇÕES IMPORTANTES:

1- DEVEM SER OBSERVADAS AS ESPECIFICAÇÕES TÉCNICAS DO PROJETO;

vamos  
compartilhar  
a cidade

## PREFEITURA PAVIMENTAÇÃO - RUA PE. ANCHIETA (ENTRE AV. JUSCELINO K. DE OLIVEIRA E RUA BANDEIRANTES

DIREITOS AUTORAIS RESERVADOS. PROIBIDA A REPRODUÇÃO TOTAL OU PARCIAL DESTA DESENHO SEM O EXPRESSO CONSENTIMENTO DO PROPRIETÁRIO

TÍTULO DO DESENHO

### PROJETO DE DRENAGEM

PLANTA BAIXA TRECHO 01 - DETALHES  
RUA PE. ANCHIETA  
ESCALA: INDICADA

PRANCHA  
01/01

MUNICÍPIO

PELOTAS

ESTADO

RIO GRANDE DO SUL

LOGRADOURO

RUA PE. ANCHIETA ENTRE AV. JUSCELINO K. DE OLIVEIRA E RUA BANDEIRANTES

CÓDIGO DO DESENHO

ANC-DRE-01

NÚMERO DA REVISÃO

02

DATA

28/04/2020

EQUIPE TÉCNICA

MIRELA DE FARIA MIRANDA  
ENGENHEIRA CIVIL | CREA RS146401

ARO. ELISE LOPES DUTRA  
ARQUITETA E URBANISTA | CAU A-46844-4