


1 SISTEMA DE EXAUSTÃO - COZINHA


ESCALA 1/25

LEGENDA

- EXAUSTOR AXIAL
- COIFA DE EXAUSTÃO PARA FOGÃO DE 06 BOCAS
- TUBULAÇÃO DE PASSAGEM DO AR DE EXAUSTÃO
- APOIO E ABRAÇADEIRA DE DUTO PARA TUBULAÇÃO VERTICAL DE EXAUSTÃO
- PONTO DE FORÇA PARA O EXAUSTOR
- INTERRUPTOR SIMPLES

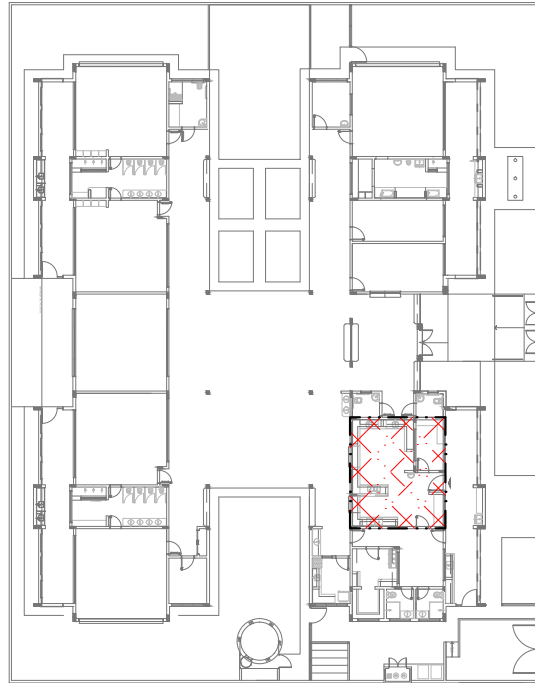

CROQUI DE REFERÊNCIA

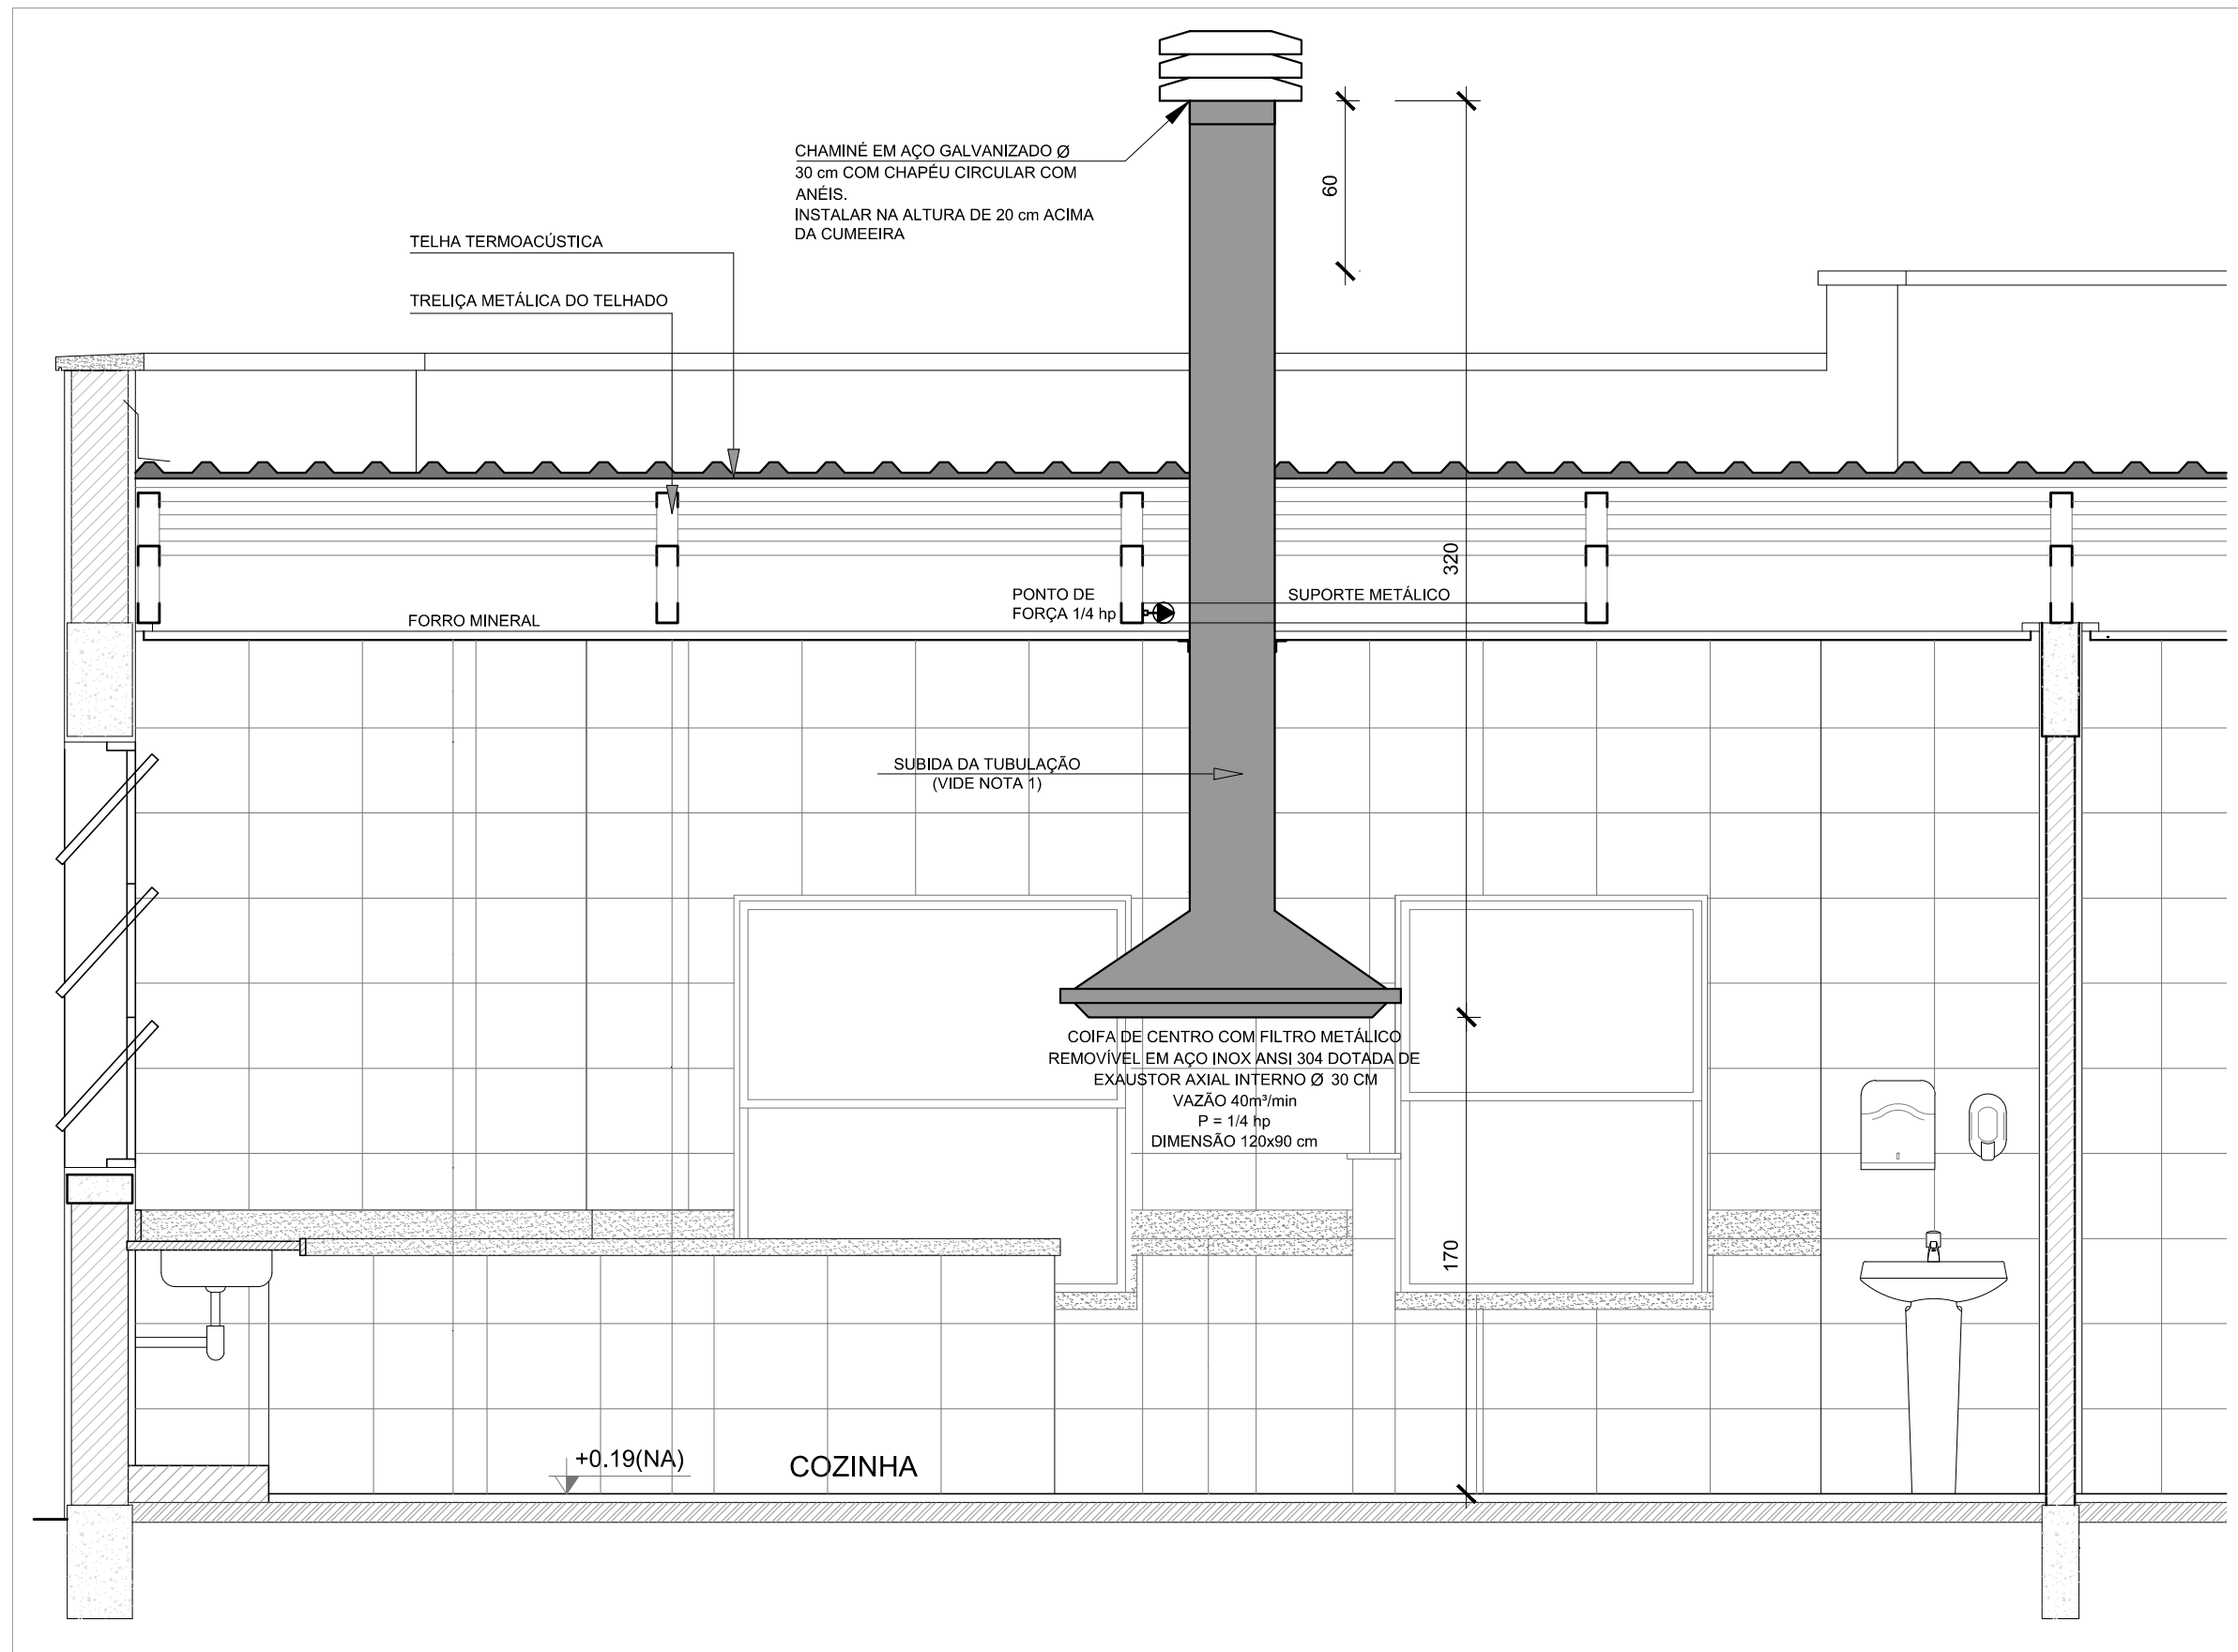

NOTAS TÉCNICAS

- PONTO DE SUBIDA DA TUBULAÇÃO:
 - NESTE PONTO, A TUBULAÇÃO SOBE DA COIFA DIRETAMENTE ATRAVESSANDO O FORRO DE GESSO;
- EXAUSTORES:
 - COMANDO DE ACIONAMENTO DE EXAUSTORES POR INTERRUPTOR SIMPLES CONFORME PROJETO (MAIS DETALHES, VIDE PRANCHA DE INSTALAÇÕES ELÉTRICAS);
- SAÍDA AO AMBIENTE EXTERNO:
 - NA SAÍDA PARA O AMBIENTE EXTERNO, A TUBULAÇÃO DEVE ESTAR VOLTADA EXCLUSIVAMENTE PARA A ABERTURA, SEM RESTRIÇÕES OU DESVIOS À SAÍDA DO AR;
- FIXAÇÃO DAS ABRAÇADEIRAS NOS APOIOS:
 - PARA GARANTIR O ENGATE DA REDE DE DUTOS, AS ABRAÇADEIRAS PERFURADAS SERÃO FIXADAS NOS APOIOS (TANTO VERTICAL, COMO HORIZONTAL) POR MEIO DE PHILIPS "FIXES" CABEÇA DE PANELA BITOLA 6 ou 8;
- FIXAÇÃO DOS APOIOS:
 - A FIXAÇÃO DOS APOIOS NA TRELIÇA METÁLICA DEVERÁ SER FEITA POR MEIO DE "ORELHAS" DE AÇO CHATO ESPESSURA 3 mm OU EQUIVALENTE, DE PREFERÊNCIA SENDO AS MESMAS CONFECCIONADAS DE CORTES DE 14 mm DE LARGURA EM PERFIL CANTONEIRA;
 - A FIXAÇÃO DA "ORELHA" TRELIÇA METÁLICA, HAVERÁ A UTILIZAÇÃO DE PARAFUSO PHILIPS AUTO ATARRAXANTE CABEÇA DE PANELA, BITOLA 6 ou 8;

2 DETALHE - TUBULAÇÃO VERTICAL E EQUIPAMENTO

ESCALA 1/25

<div><div>FNDE<div>Fundo Nacional de Desenvolvimento da Educação</div></div><div>Ministério da Educação</div><div>GOVERNO FEDERAL<div>BRASIL<div>PÁTRIA EDUCADORA</div></div></div></div>			
PROJETO PADRÃO - FNDE			
PROPRIETÁRIO: : PREFEITURA MUNICIPAL DE PELOTAS			
ENDEREÇO: EMEI LARANJAL - EMEI NAVEGANTES - EMEI VASCO PIRES			
MUNICÍPIO - UF: PELOTAS - RS			
PROPRIETÁRIO			
RESP. TÉCNICO		CREA	
AUTOR DO PROJETO		CAU	
DLFO		CREA	
		RA	
ENDEREÇOS PROJETO TIPO 2: EMEI LARANJAL - PRAÇA NOVA PALMA, 48 EMEI NAVEGANTES - PASSEIO DOIS, S/Nº EMEI VASCO PIRES - RUA FAGUNDES VARELA, 874			
OBSERVAÇÕES:			
PROJETO EXECUTIVO			
PROGRAMA PROINFÂNCIA - PROJETO TIPO 2			
SISTEMA DE EXAUSTÃO			
COORDENAÇÃO CGEST - Coordenação Geral de Infraestrutura Educacional		PLANTA BAIXA E DETALHES SETOR DE SERVIÇOS - COZINHA	
FORMATO A1 (594x841)		EEX	
REVISÃO R.00		ESCALA INDICADA DATA EMISSÃO JUNHO/2015	
		PRANCHA 01/01	